

Акционерное общество
«Проектно-изыскательский и научно-исследовательский
институт «Гидропроект» имени С.Я. Жука»



**Разработка проектно-сметной документации по модернизации
(техническому перевооружению, реконструкции) Загорской ГАЭС**

**Раздел 6. Проект реконструкции вентсистем здания ГАЭС,
СПК, Водоприемника.
Договор 23-2015 от 11.06.2015**

Отчёт о предпроектном обследовании.
Обследование технического состояния вентиляционных систем
здания ГАЭС, СПК, Водоприемника.

Приложение Ж. Исполнительные чертежи систем вентиляции.
Здание ГАЭС.

1975.06-24-001.ПЗ.6

Том 6

Изм.	№ док.	Подп.	Дата

Москва 2015



 
Акционерное общество
«Проектно-изыскательский и научно-исследовательский
институт «Гидропроект» имени С.Я. Жука»



РусГидро
Институт Гидропроект

СОГЛАСОВАНО:

Заместитель генерального директора -
Главный инженер Филиала
ПАО «РусГидро» «Загорская ГАЭС

 В.А. Крымов
«30» 12 2015 г.

УТВЕРЖДАЮ:

Главный инженер-
Первый заместитель генерального
директора АО «Институт Гидропроект»



Е.Н. Беллендир

«25» 12 2015 г.

**Разработка проектно-сметной документации по модернизации
(техническому перевооружению, реконструкции) Загорской ГАЭС**

**Раздел 6. Проект реконструкции вентсистем здания ГАЭС, СПК,
Водоприемника.**

Договор 23-2015 от 11.06.2015

Отчёт о предпроектном обследовании.


Обследование технического состояния вентиляционных систем здания
ГАЭС, СПК, Водоприемника.

Приложение Ж. Исполнительные чертежи систем вентиляции. Здание ГАЭС.

1975.06-24-001.ПЗ.6


Том 6

Заместитель главного инженера
по технологическому оборудованию

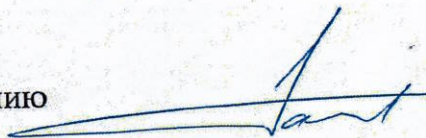

А.В. Галкин

Главный инженер проекта

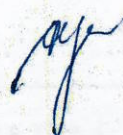

О.З. Серая

Изм.	№ док.	Подп.	Дата


Москва 2015


 
 



Взам. инв. №

Подпись и дата

Инв. № подл.

Настоящий документ разработан в соответствии с требованиями действующих в Российской Федерации строительных норм и правил, государственных стандартов в области строительства, а также законодательных и других нормативных правовых актов в области гражданской обороны, защиты населения и территорий от чрезвычайных ситуаций природного и техногенного характера, технических условий и исходных данных, выданных органами государственного надзора (контроля) и заинтересованными организациями при согласовании места размещения объекта и обеспечивает безопасную эксплуатацию зданий и сооружений при соблюдении предусмотренных проектом мероприятий.

 О.З. Серая

Согласовано						Главный инженер проекта ТПиР	 О.З. Серая						
Взам. инв. №													
Подпись дата													
Инв. № подл.							1975.06-24-001.ПЗ.6						
	Изм.	Кол. уч.	Лист	№ док.	Подпись	Дата							
	Разраб.		Шишов			25.12							
	Пров.		Дудов			25.12							
	Нач. отд.		Новиков			25.12							
Н. контр.		Горская			25.12								
ГИП		Серая			25.12								
Разработка ПСД по модернизации (техническому перевооружению, реконструкции) ЗаГАЭС. Проект по реконструкции вентсистем здания ГАЭС, СПК, Водоприемника. Отчёт о предпроектном обследовании							<table><tr><td>Стадия</td><td>Лист</td><td>Листов</td></tr><tr><td>П</td><td>1</td><td>4</td></tr></table> <p>АО «Институт Гидропроект» г. Москва ОВТС 2015</p>	Стадия	Лист	Листов	П	1	4
Стадия	Лист	Листов											
П	1	4											

Состав отчета о предпроектном обследовании

Но- мер тома	Обозначение	Наименование тома
1	1975.06-24-001.ПЗ.1	Отчёт о предпроектном обследовании. Обследование технического состояния вентиляционных систем здания ГАЭС, СПК, Водоприемника. Пояснительная записка. Приложение А. Паспорта вентиляционных установок. СПК.
2	1975.06-24-001.ПЗ.2	Отчёт о предпроектном обследовании. Обследование технического состояния вентиляционных систем здания ГАЭС, СПК, Водоприемника. Приложение А. Паспорта вентиляционных установок. Здание ГАЭС (начало).
3	1975.06-24-001.ПЗ.3	Отчёт о предпроектном обследовании. Обследование технического состояния вентиляционных систем здания ГАЭС, СПК, Водоприемника. Приложение А. Паспорта вентиляционных установок. Здание ГАЭС (продолжение).
4	1975.06-24-001.ПЗ.4	Отчёт о предпроектном обследовании. Обследование технического состояния вентиляционных систем здания ГАЭС, СПК, Водоприемника. Приложение А. Паспорта вентиляционных установок. Водоприемник.

Инв. № подл.	Подпись и дата	Взам. инв. №							Лист 2
Изм.	Кол.уч	Лист	№ док.	Подп.	Дата	1975.06-24-001.ПЗ.6			

Но- мер тома	Обозначение	Наименование тома
5	1975.06-24-001.ПЗ.5	Отчёт о предпроектном обследовании. Обследование технического состояния вентиляционных систем здания ГАЭС, СПК, Водоприемника. Приложения Б, В, Г, Д, Е: паспорта помещений СПК; здания ГАЭС; водоприемника; паспорта испытаний естественной вентиляции; тепловой расчёт помещений; воздушный баланс помещений; результаты испытаний шкафов управления.
6	1975.06-24-001.ПЗ.6	Отчёт о предпроектном обследовании. Обследование технического состояния вентиляционных систем здания ГАЭС, СПК, Водоприемника. Приложение Ж. Исполнительные чертежи систем вентиляции. Здание ГАЭС.
7	1975.06-24-001.ПЗ.7	Отчёт о предпроектном обследовании. Обследование технического состояния вентиляционных систем здания ГАЭС, СПК, Водоприемника. Приложение Ж. Исполнительные чертежи систем вентиляции СПК, водоприемника.
8	1975.06-24-001.ПЗ.8	Отчёт о предпроектном обследовании. Обследование технического состояния вентиляционных систем здания ГАЭС, СПК, Водоприемника. Приложения З, К. Исполнительные чертежи и аксонометрические схемы систем теплоснабжения приточных установок.

Изм.	Кол.уч	Лист	№ док.	Подп.	Дата

Изм.	Кол.уч	Лист	№ док.	Подп.	Дата

1975.06-24-001.ПЗ.6

Но- мер тома	Обозначение	Наименование тома
9	1975.06-24-001.ПЗ.9	Отчёт о предпроектном обследовании. Обследование технического состояния вентиляционных систем здания ГАЭС, СПК, Водоприемника. Приложение Л. Размещение шкафов управления вентиляционными установками СПК, здания ГАЭС, водоприемника.
10	1975.06-24-001.ПЗ.10	Отчёт о предпроектном обследовании. Обследование технического состояния вентиляционных систем здания ГАЭС, СПК, Водоприемника. Приложения М, Н: фотоотчет; фактические параметры основного оборудования систем вентиляции; лицензии и сертификаты.

Инв. № подл.	Подпись и дата	Взам. инв. №						
Изм.	Кол.уч	Лист	№ док.	Подп.	Дата	1975.06-24-001.ПЗ.6		Лист
								4


Приложение Ж

Исполнительные чертежи систем


Вентиляции

1975.06.24-001.ПЗ.Ж

План 1-го этажа на отм. 11,850
M1:100

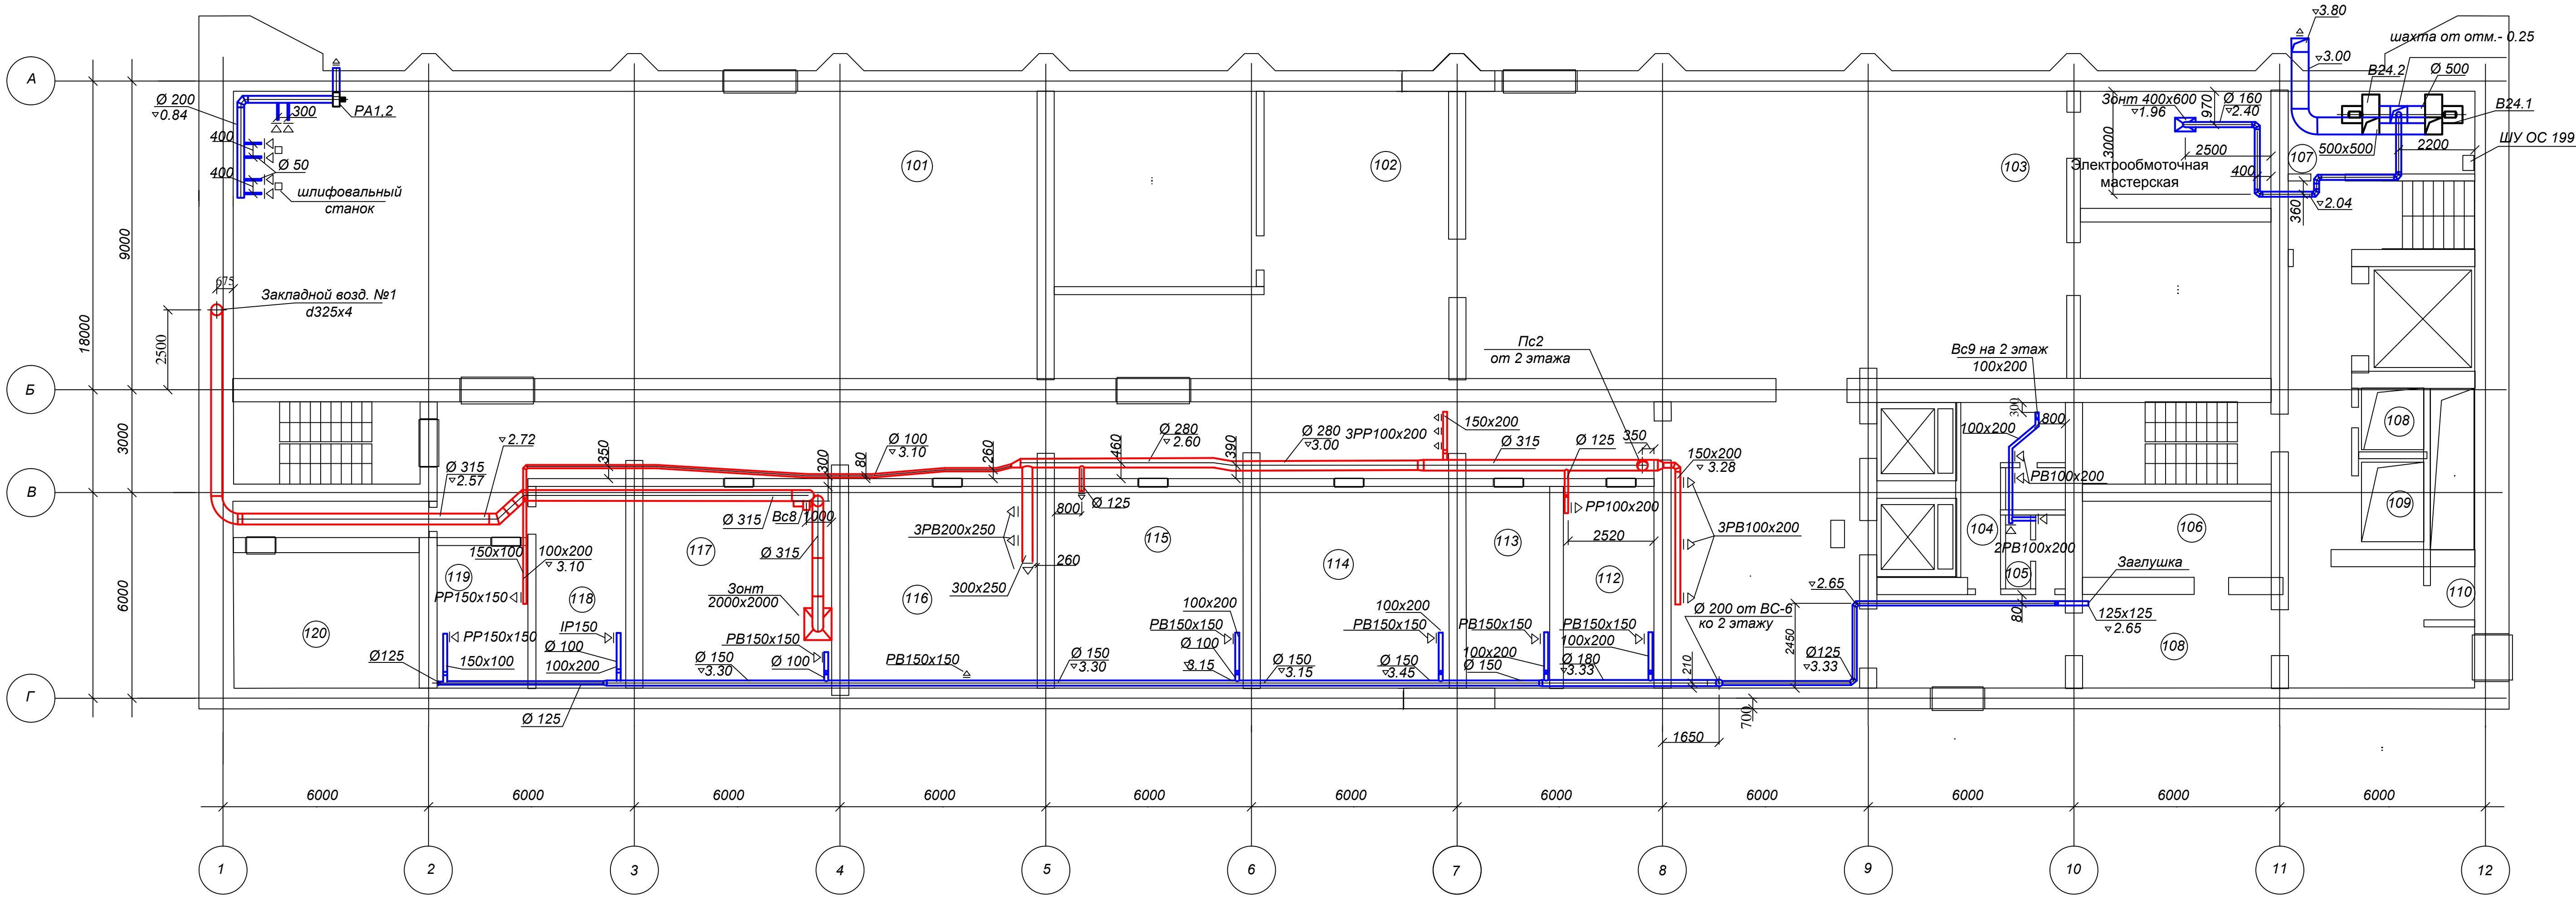


План 2-го этажа на отм. 16,050
М1:100

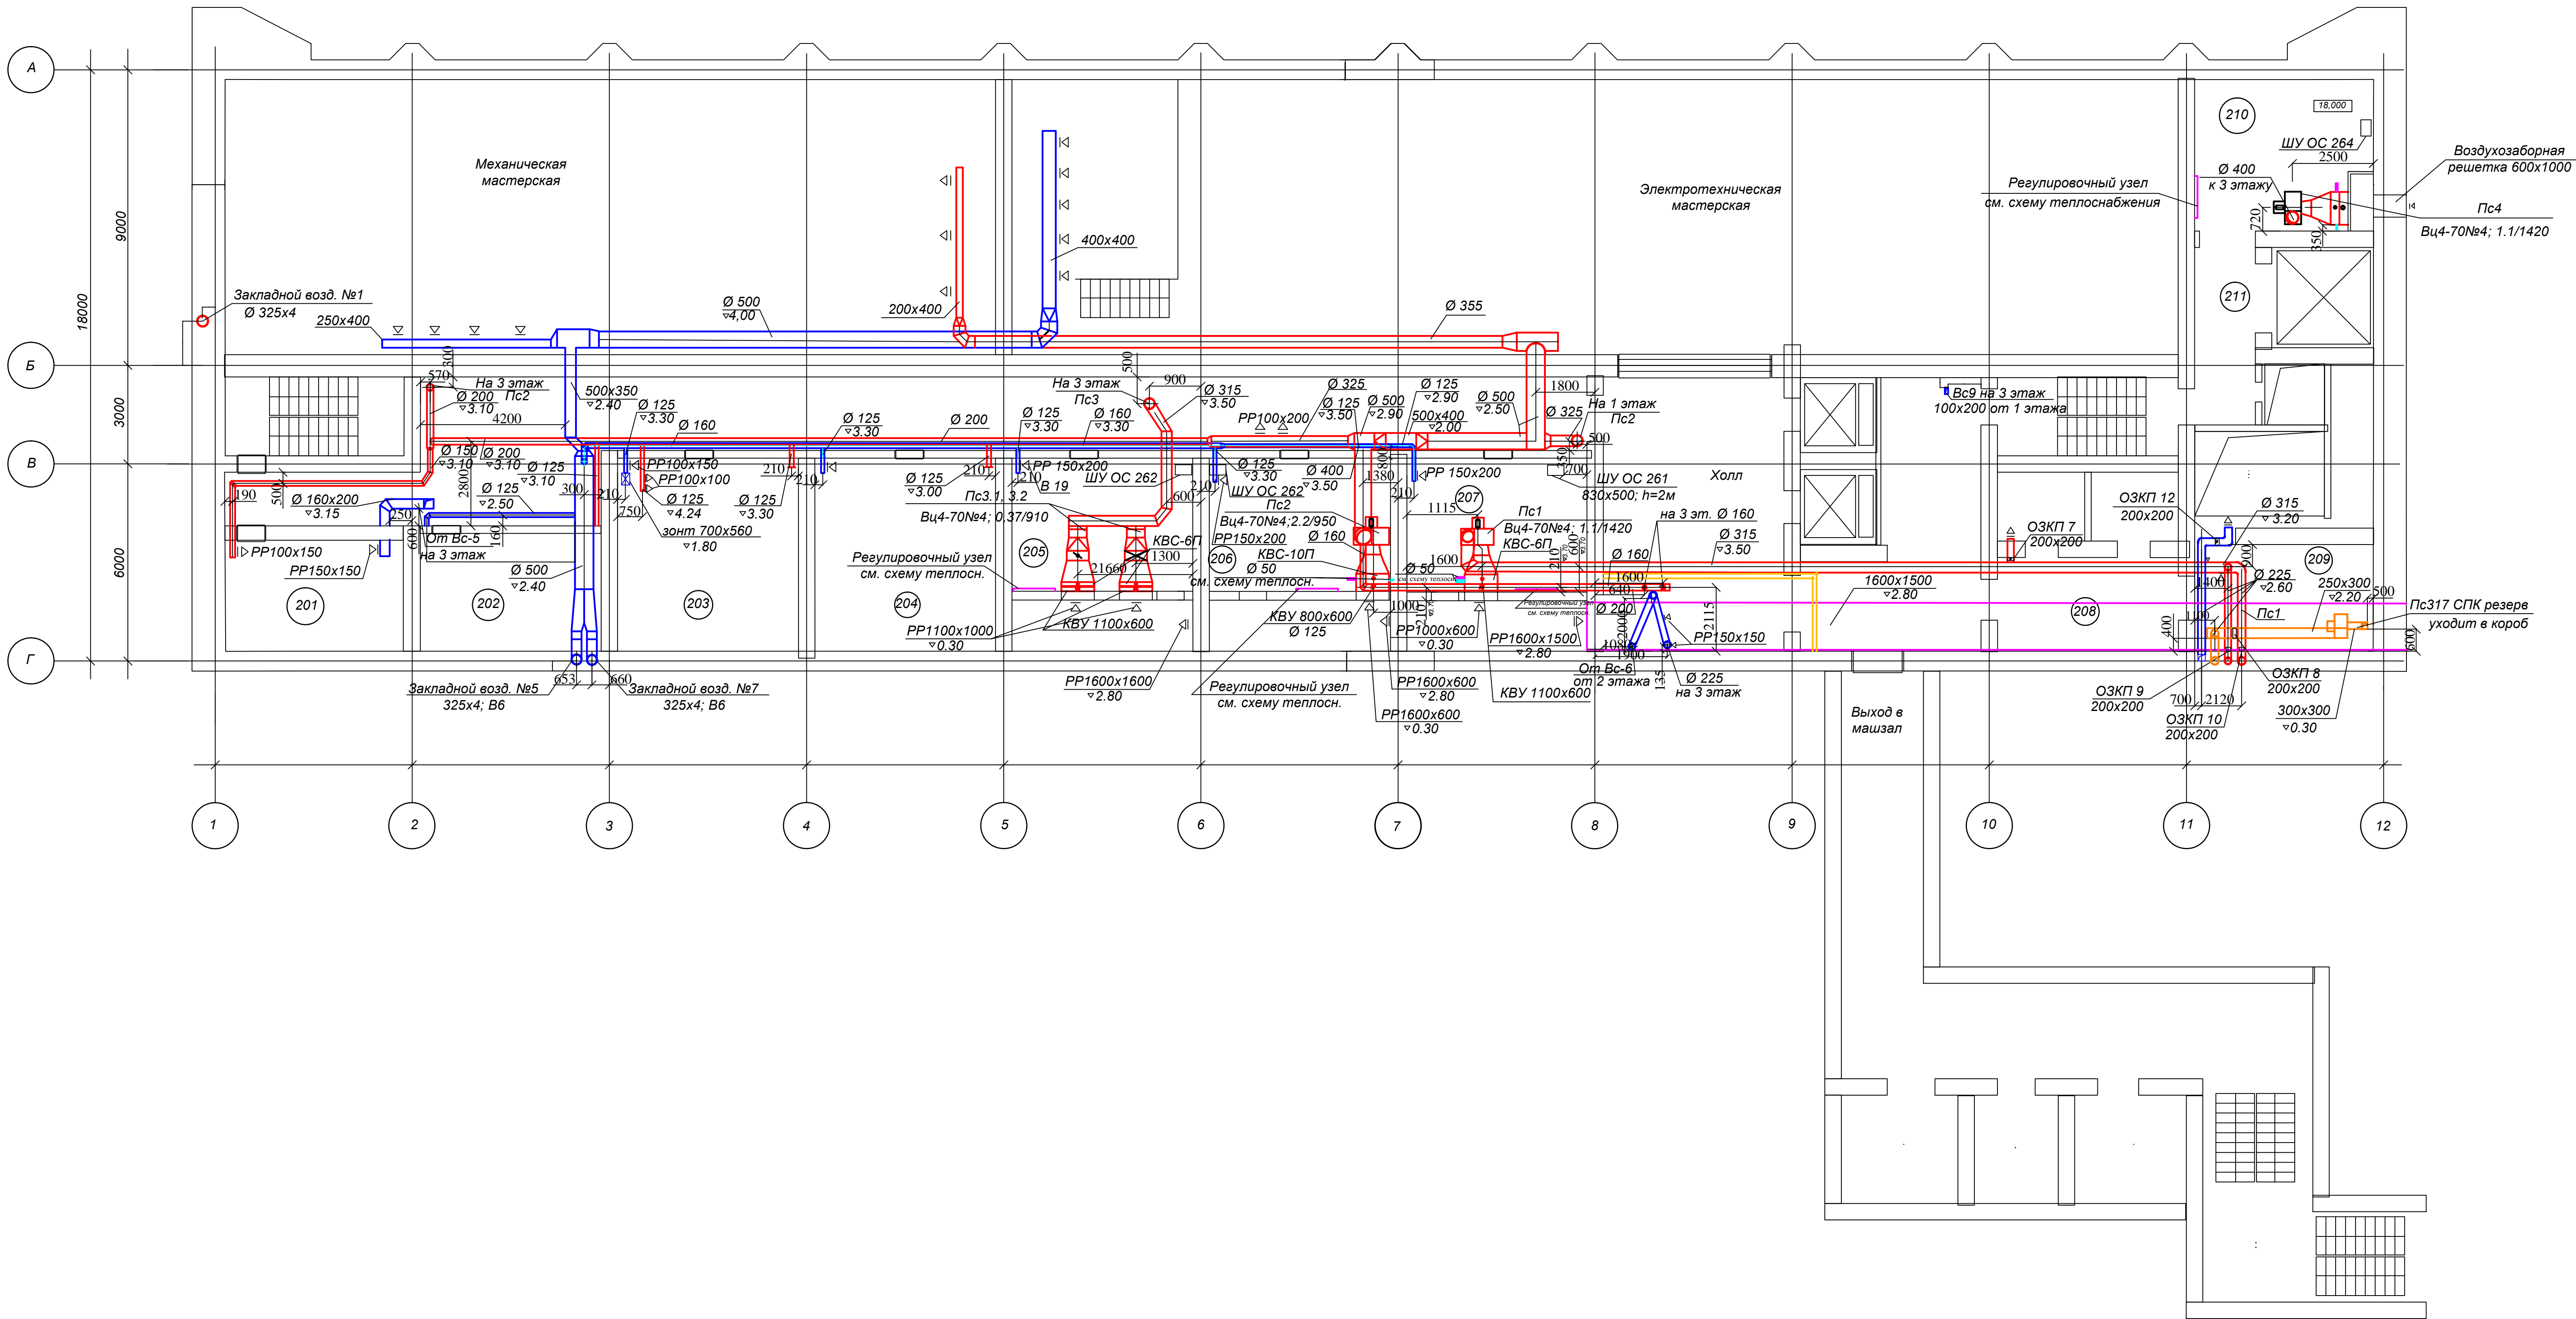


Инв.№	подл.	Подпись и дата	Взам.инв.№	Согласовано		Согласовано
</						


M1:100

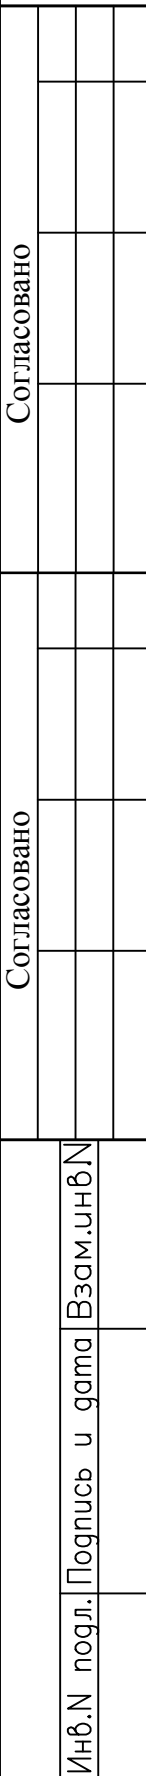


M1:100

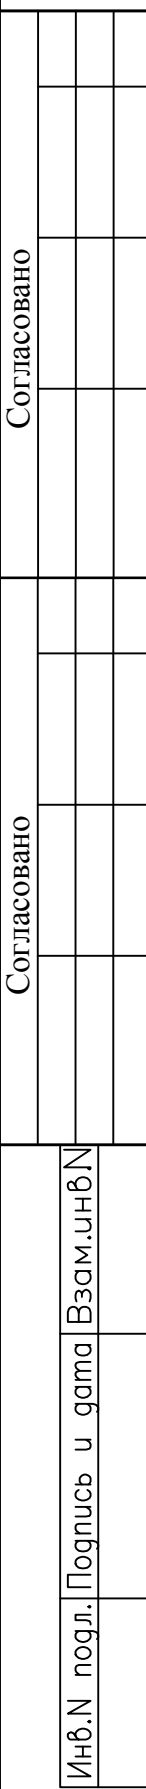


M1:100

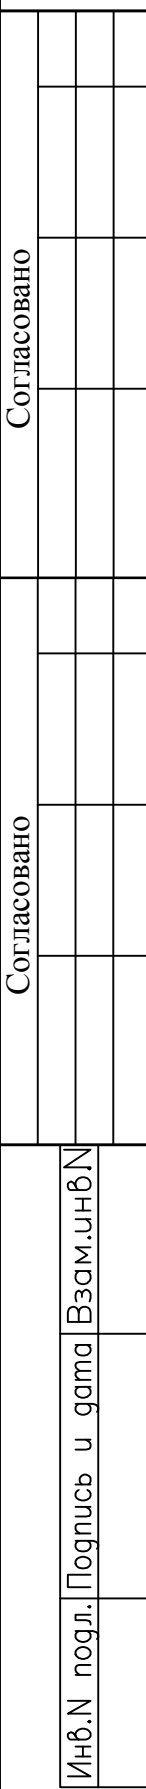

M1:100

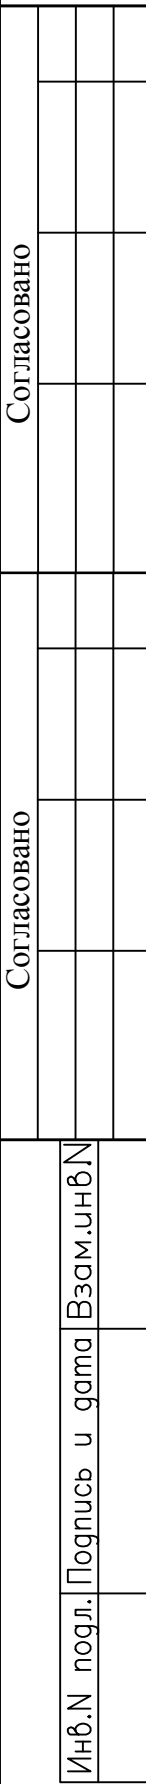


План 6-го этажа на отм. 37,250
M1:100

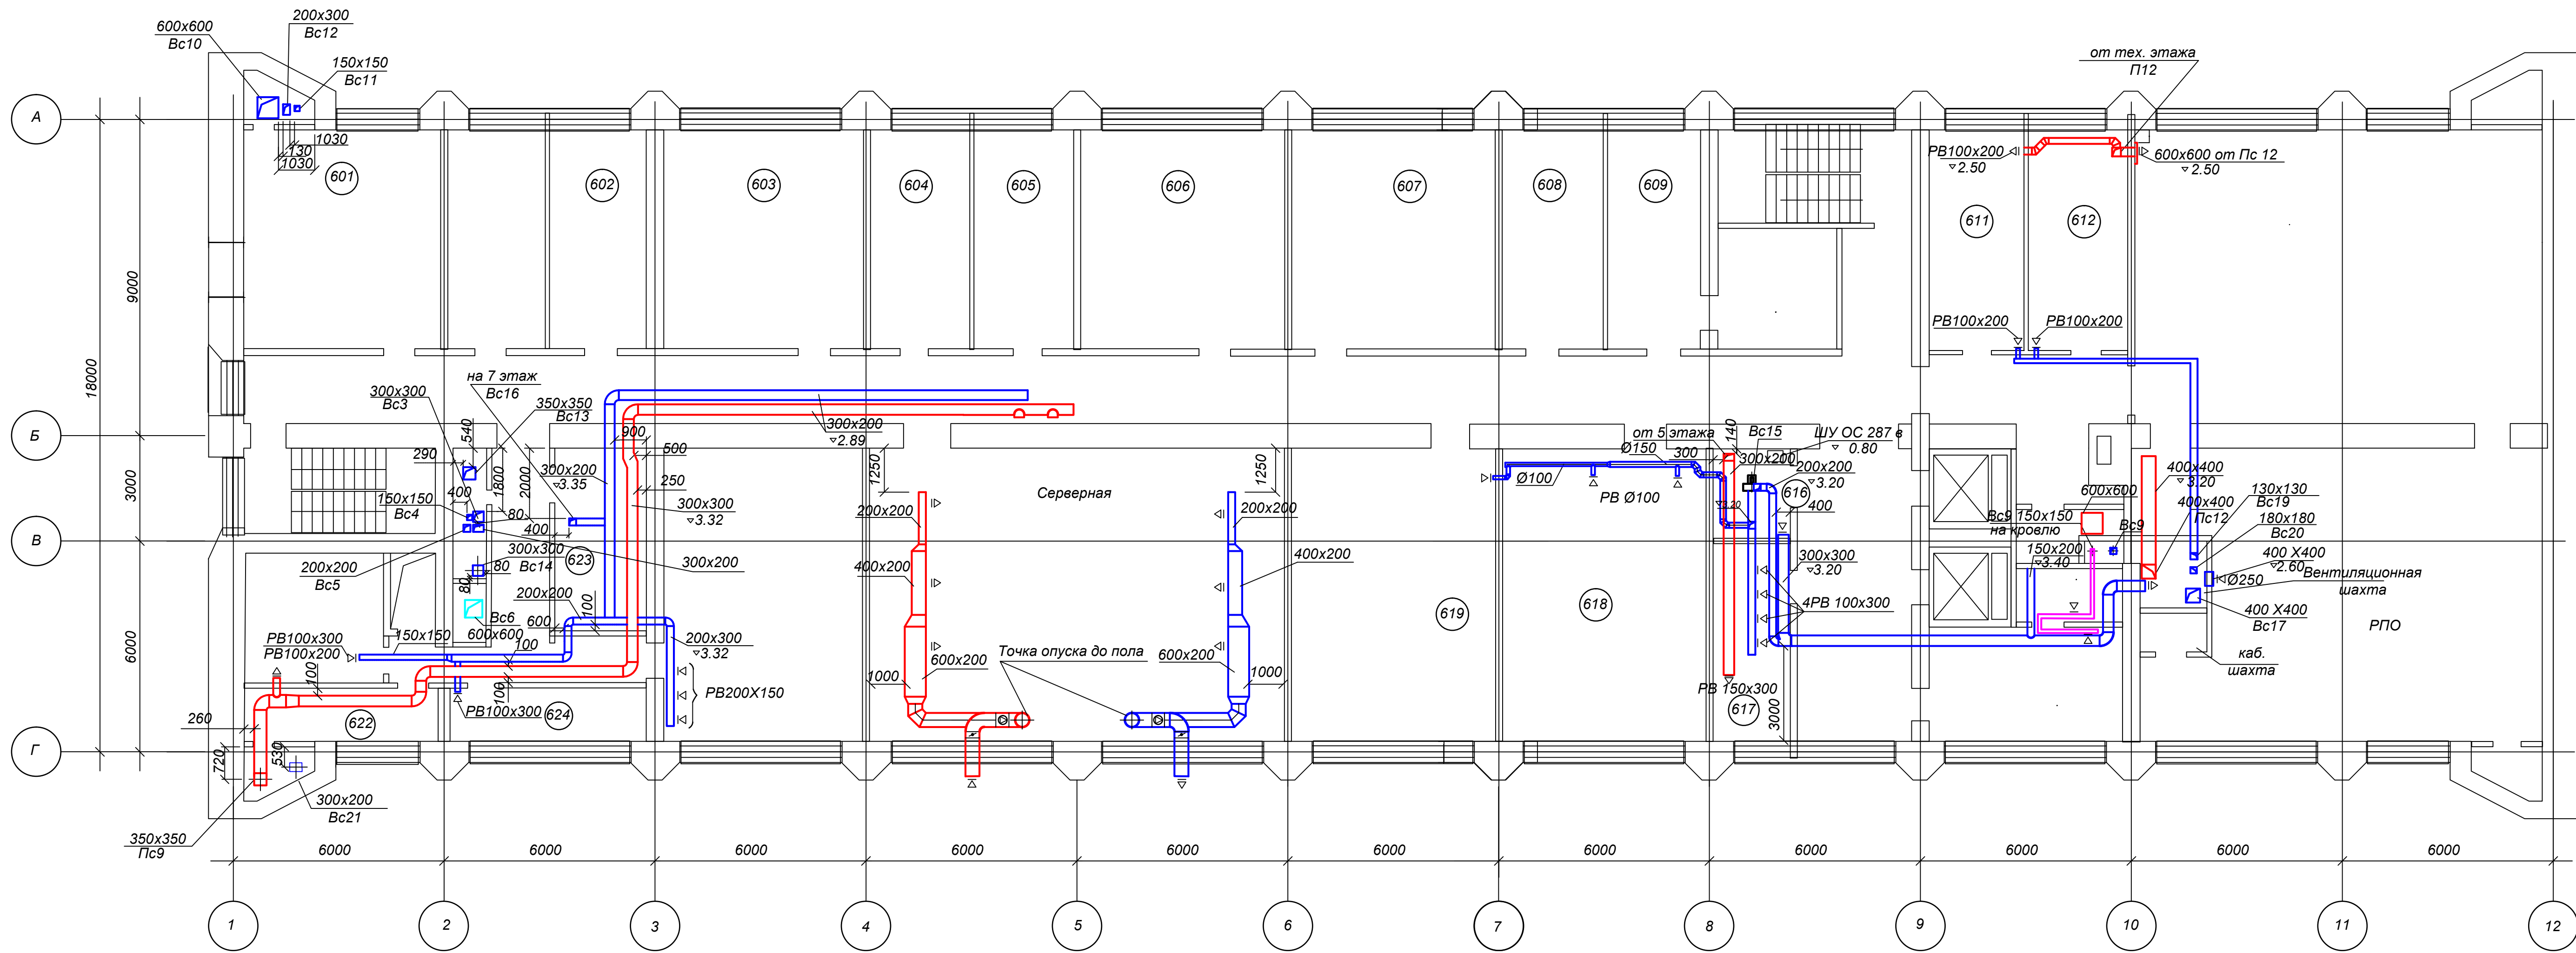


Инв.№ подл. Подпись и дата	Взам.инв.№	Согласовано	
		Согласовано	

План 7-го этажа на отм. 41,450
М 1:100

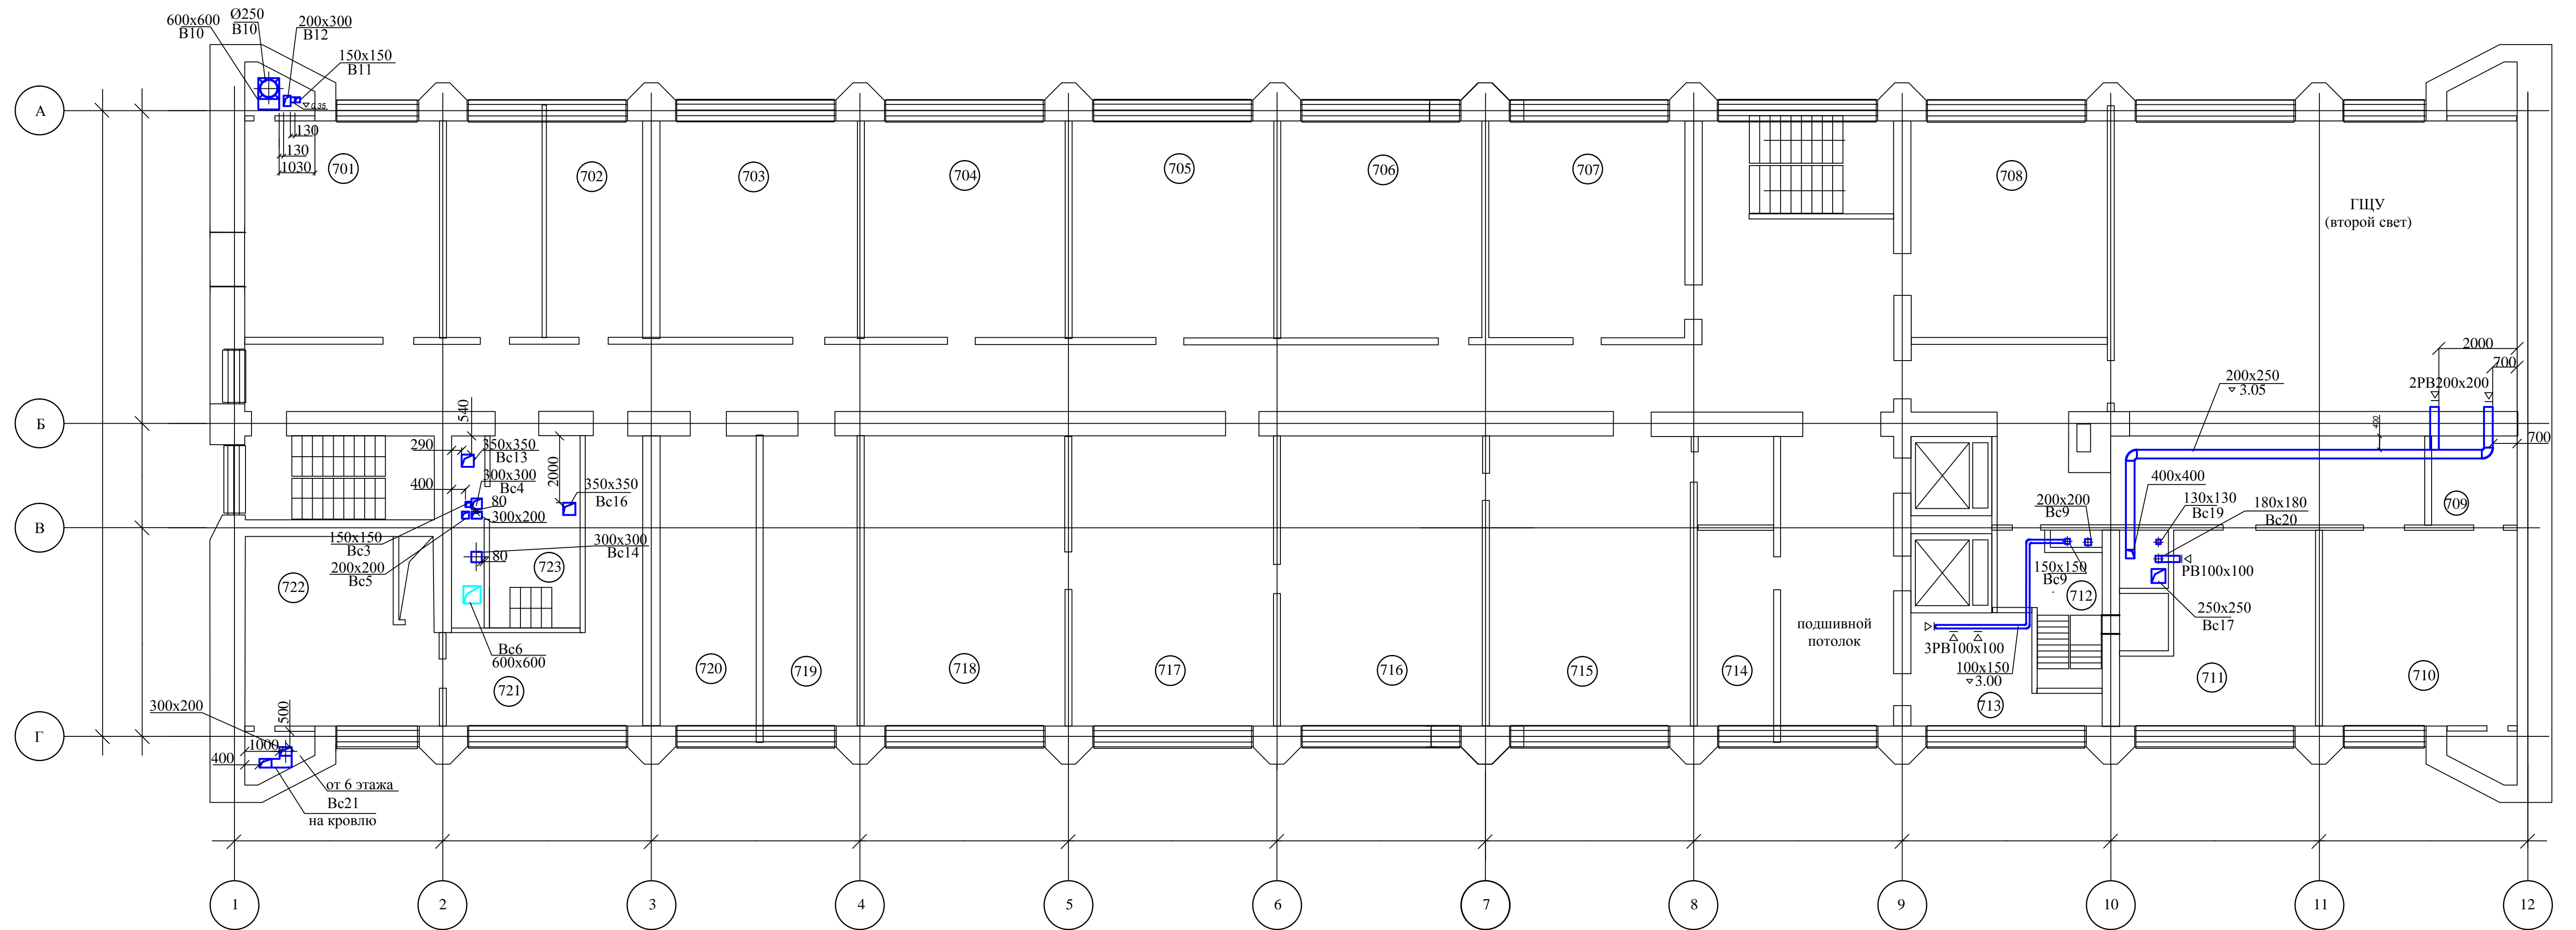

Инв.Н подл.	Подпись и дата	Взам.инв.Н	Согласовано	Согласовано

План кровли на отм. 45,050
М 1:100

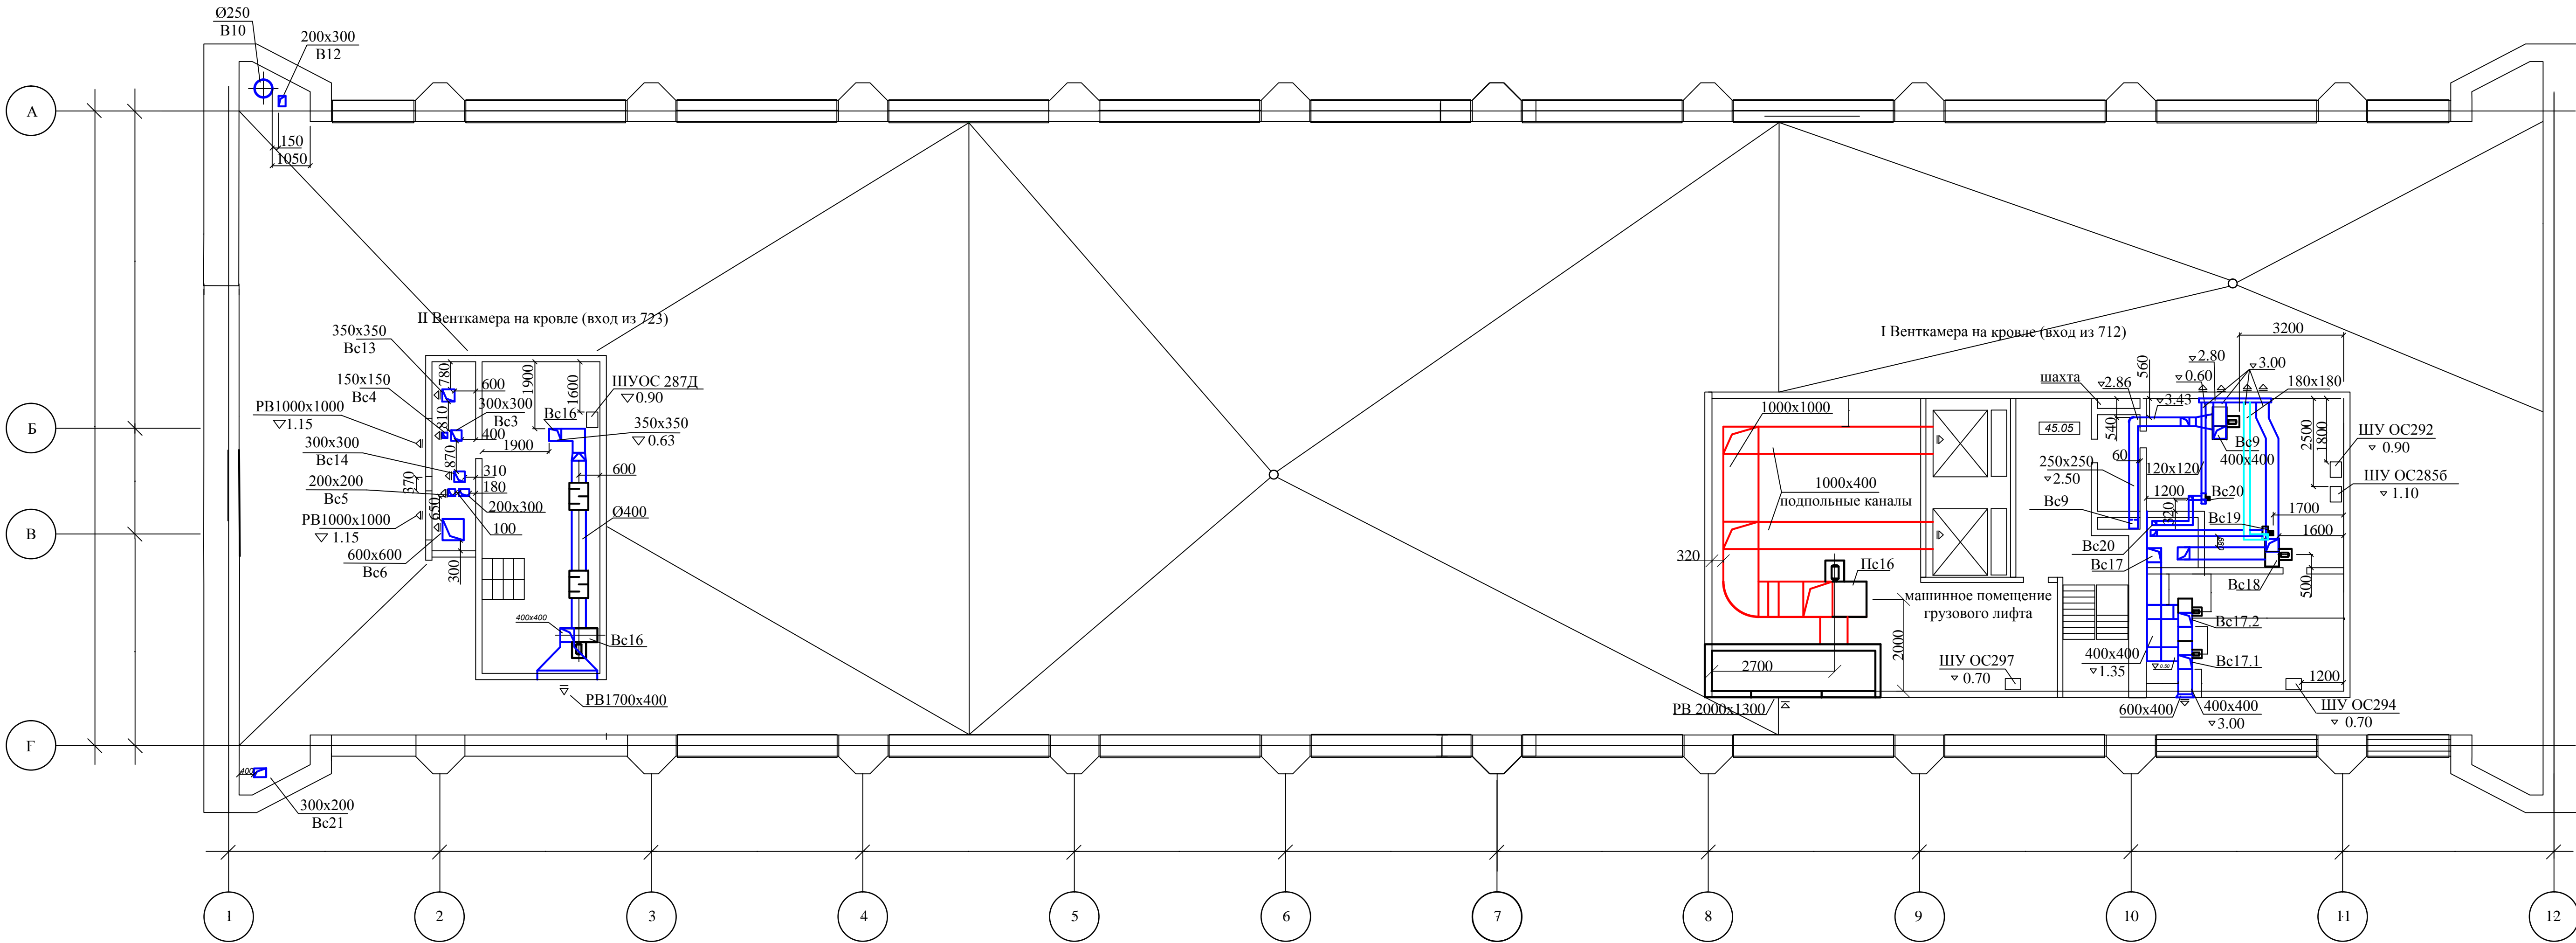

Инв.№ подл. Подпись и дата	Согласовано	
Инв.№ подл. Подпись и дата	Согласовано	