



 


# Приложение 3

Исполнительные чертежи системы  
теплоснабжения приточных установок  
1975.06-24-001.ПЗ.3


План 2-го этажа на отм. 16,050  
М 1:100

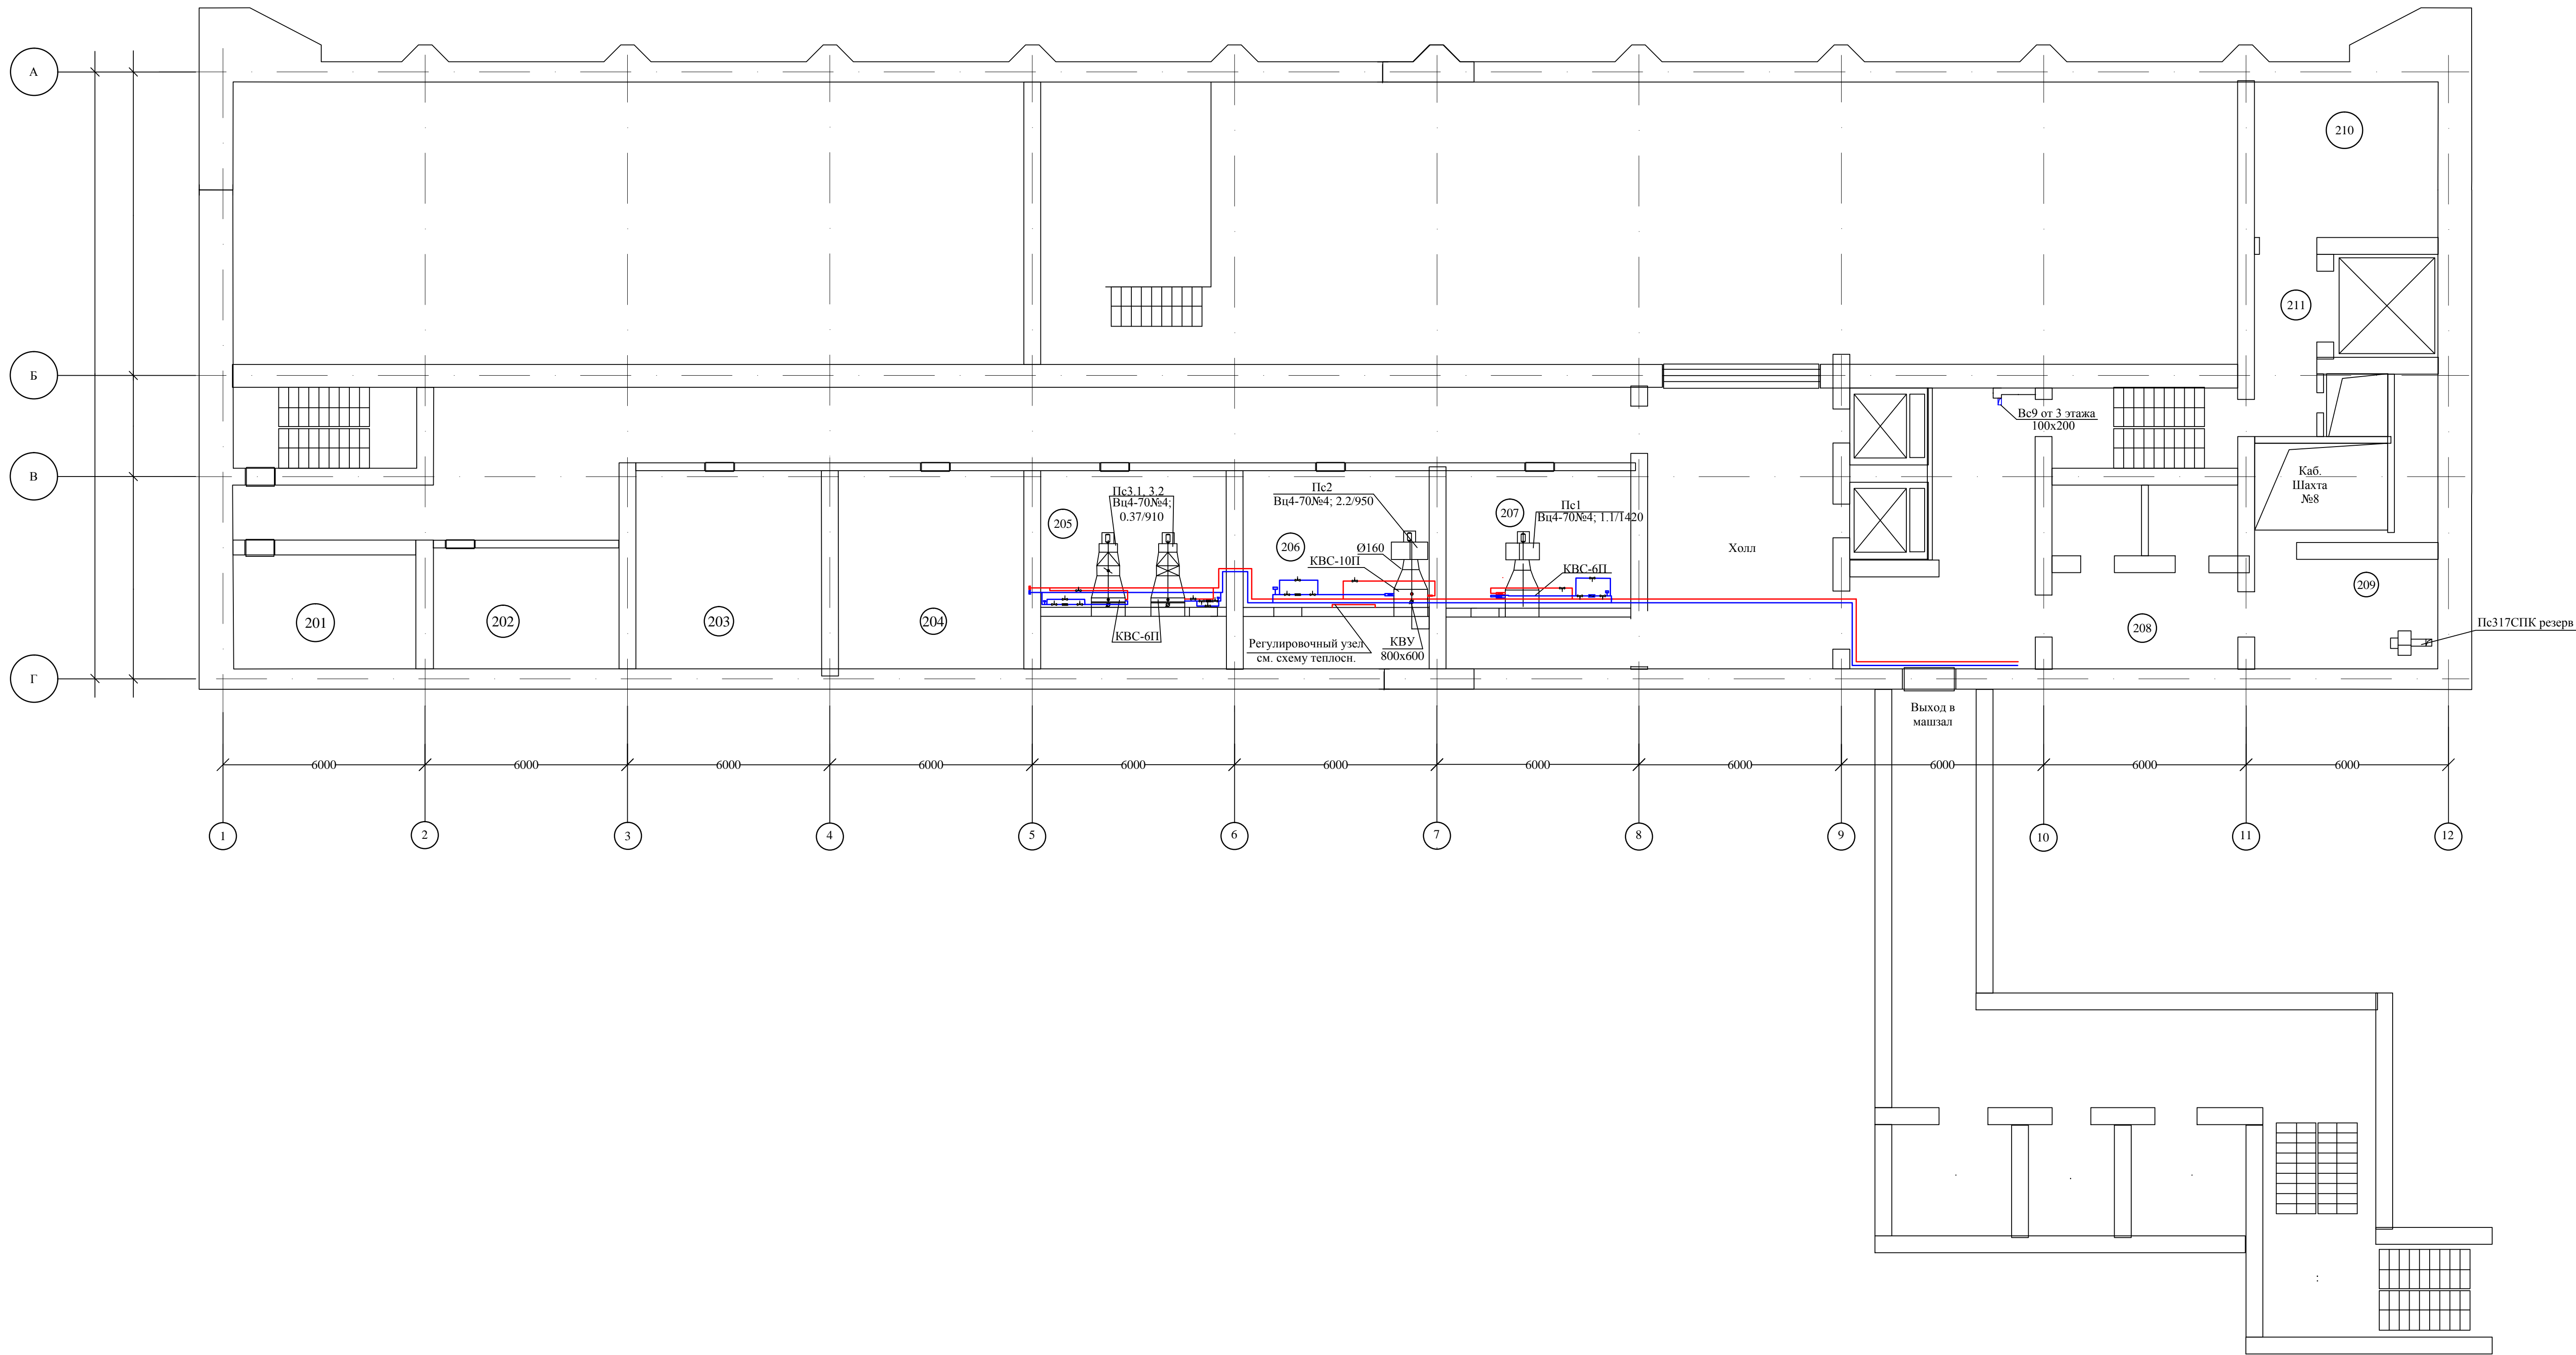

Инв.Н подл. Подпись и дата	Взам.инв.Н	Согласовано	
Инв.Н подл. Подпись и дата	Взам.инв.Н	Согласовано	


					1975.06-24-001.П3.32			
					Обследование систем вентиляции и теплоснабжения Загорской ГАЗС			
Изм. Кол.уч.	Лист	№ док.	Подп.	Дата	Основные гидротехнические сооружения и здания Загорской ГАЗС	Стадия	Лист	Листов
Разраб.	Егоров В.В.			15.11.15				
Пров.	Безбородов А.Д.			15.11.15				
Нач. отд.	Миненков А.В.			15.11.15				
Н. контр.	Безбородов А.Д.			15.11.15	Приложение 3. Исполнительные чертежи системы теплоснабжения приточных установок. Здание СПК. План этажа на отм. 16,05	ООО "Северус" г.Санкт-Петербург		

План Технического этажа на отм. 33,650  
М 1:100

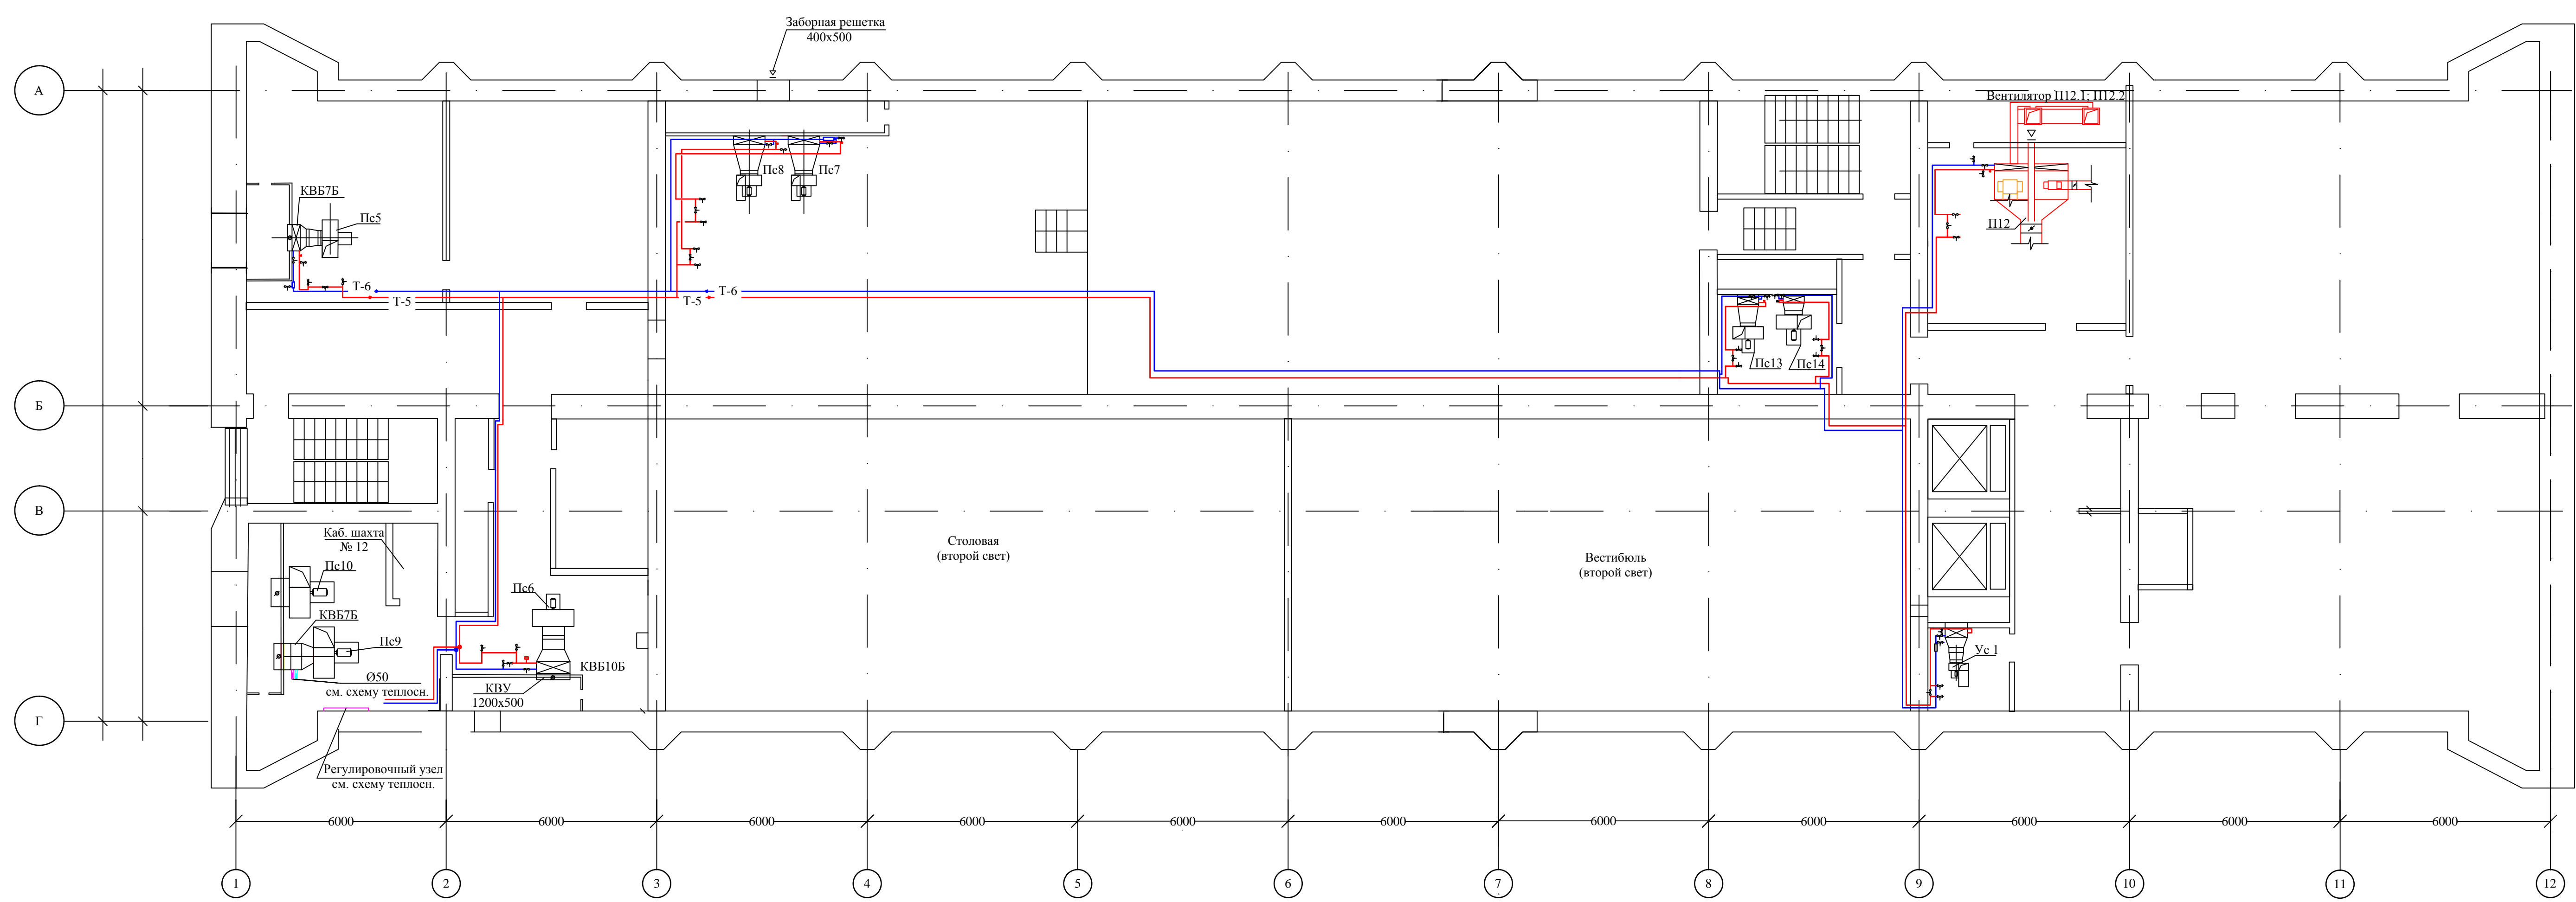


Инв.№	подл.	Подпись и дата	Взам.инв.№	Согласовано	
Инв.№	подл.	Подпись и дата	Взам.инв.№	Согласовано	

Водоприемник  
План-разрез на отм. 16,700  
М 1:100

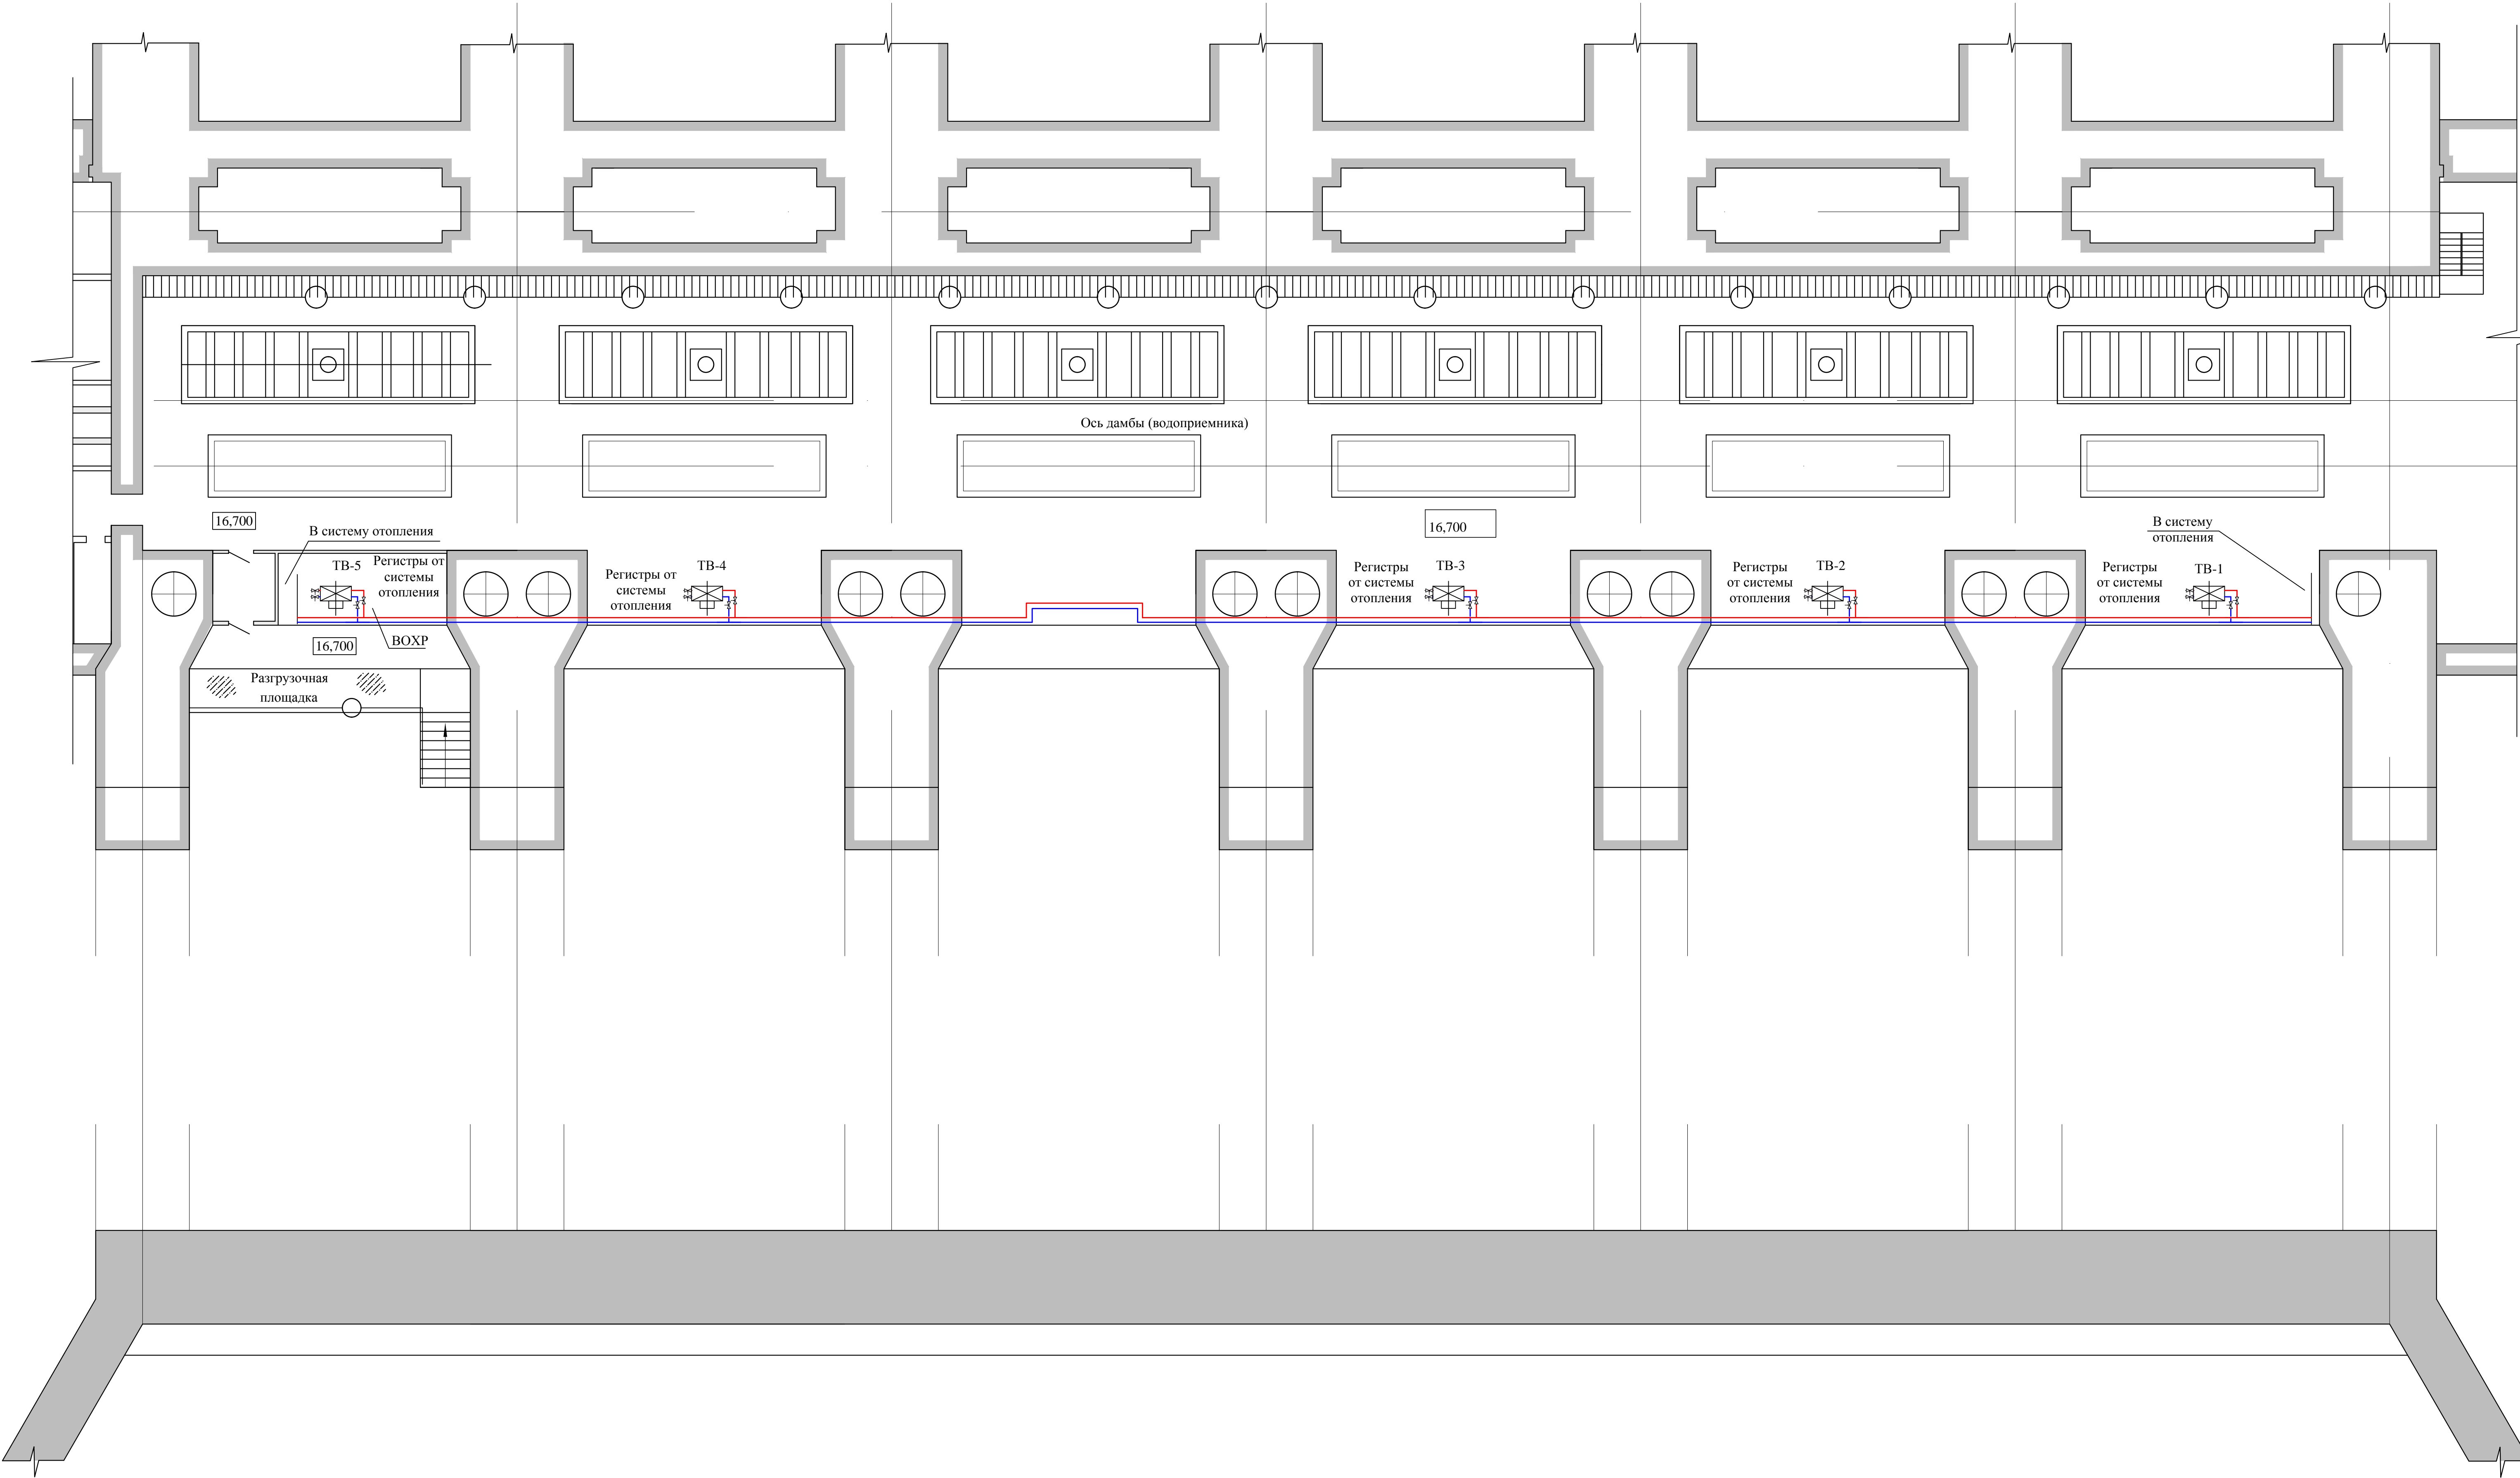

Инв. № подл.	Подп. и дата	Взам. инв. №	Инв. № дубл.	Подп. и дата	Справ. №	Перв. примен.

Левобережный устой.  
План-разрез на отм. 9,800  
М 1:100

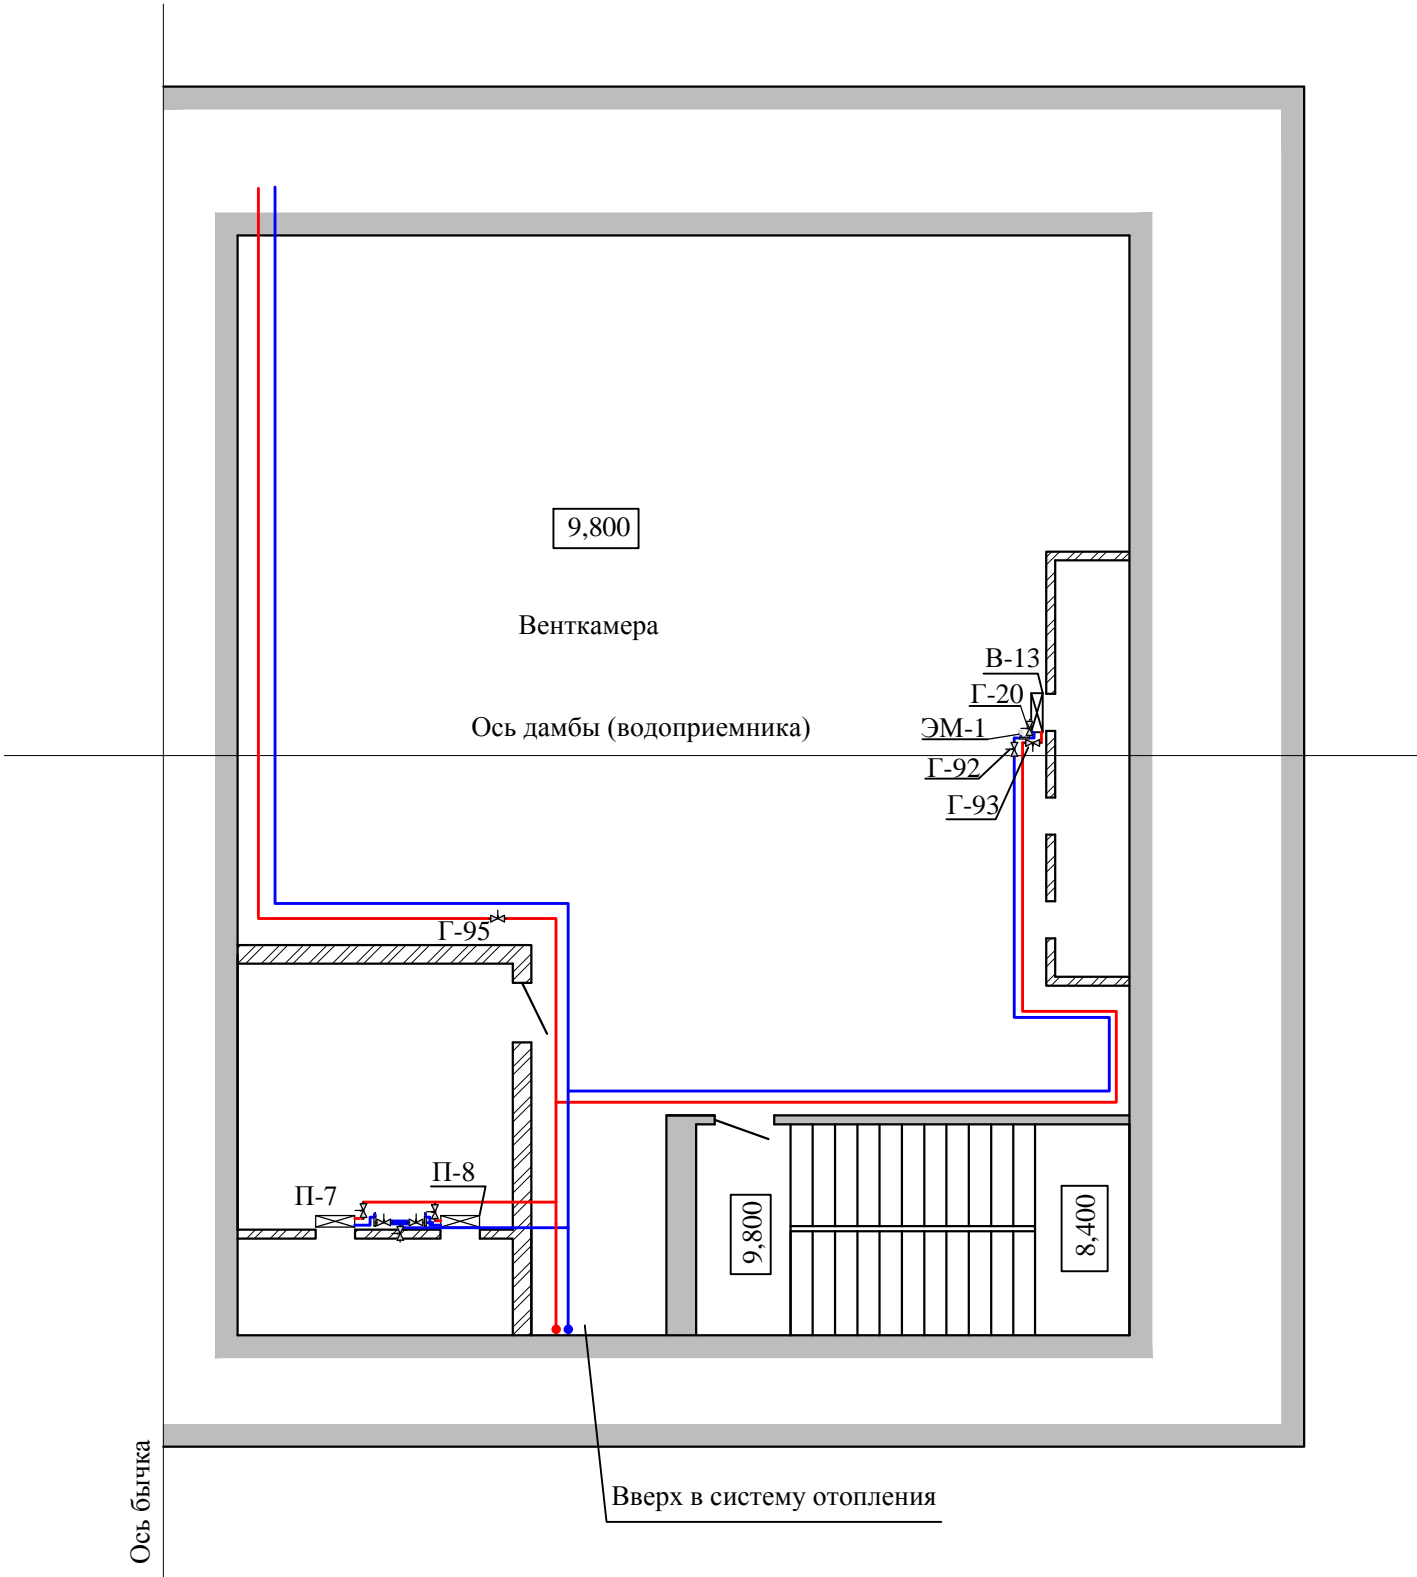


Изм.	Лист	№ докум.	Подп.	Дата	1975.06-24-001.ПЗ.33	Лист
						4


Правобережный устой.

План-разрез на отм. 28,100

М 1:50

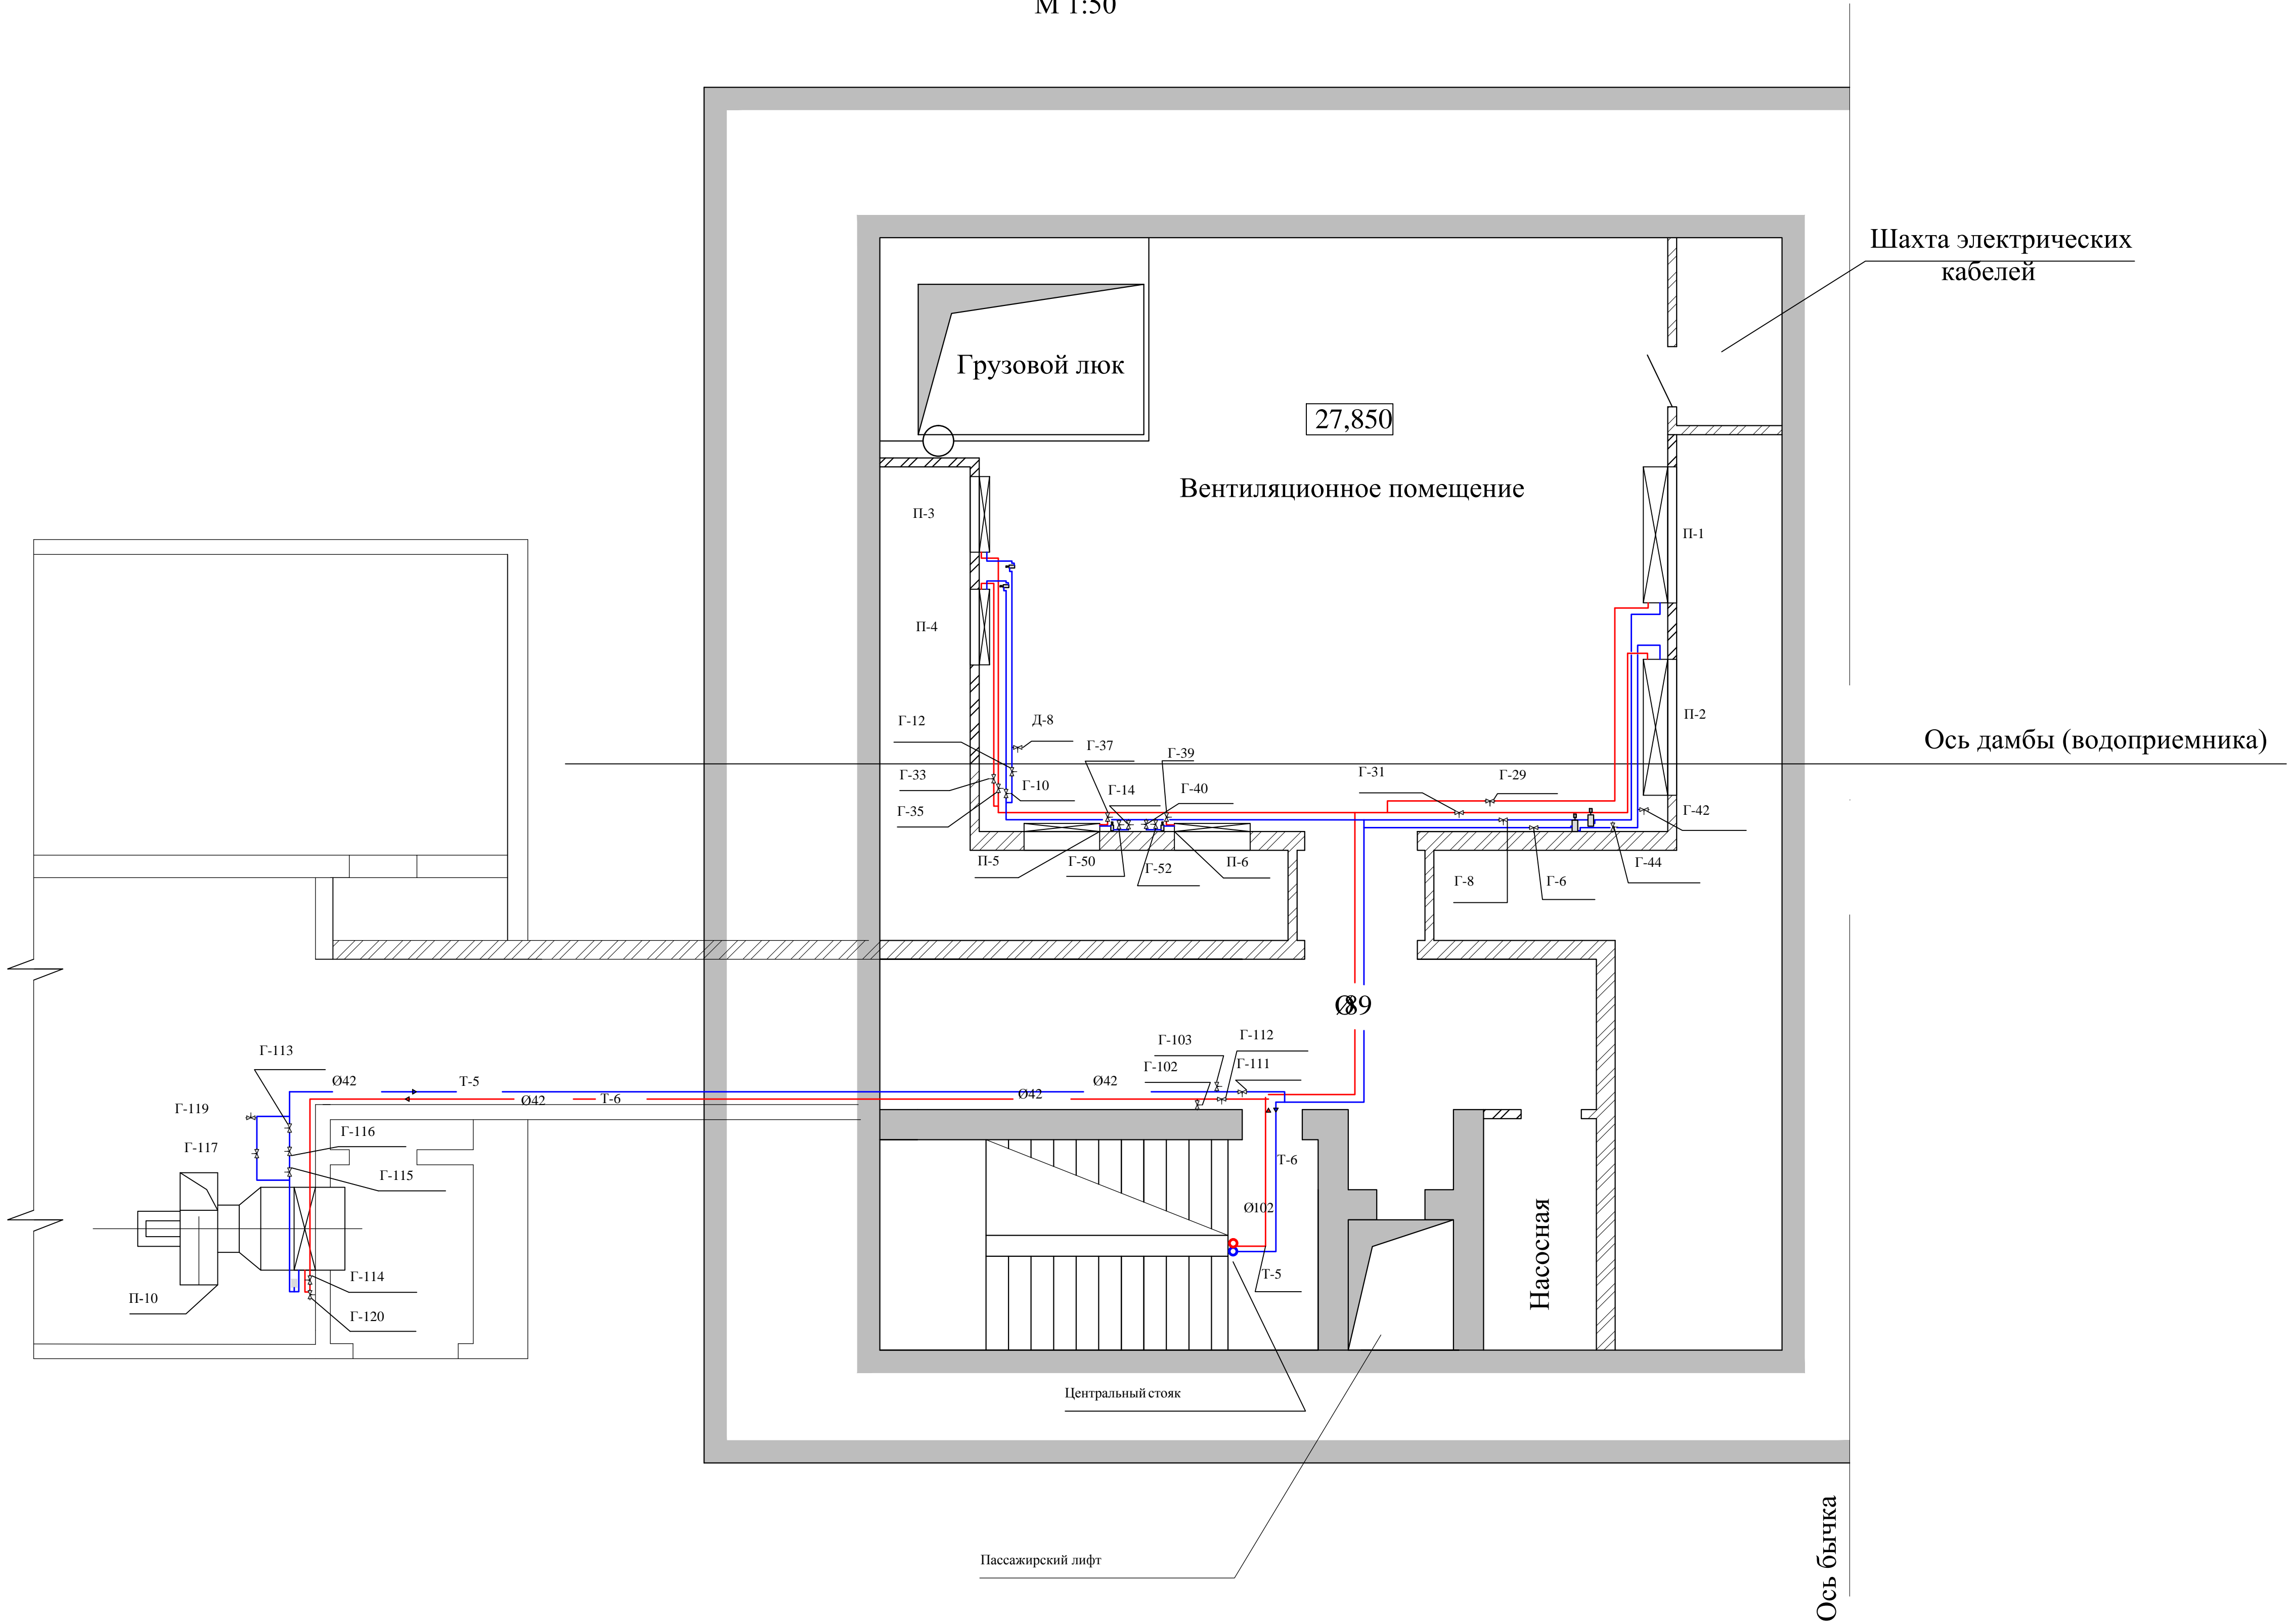

План этажа на отм. 11,850; 20,100  
М 1:100

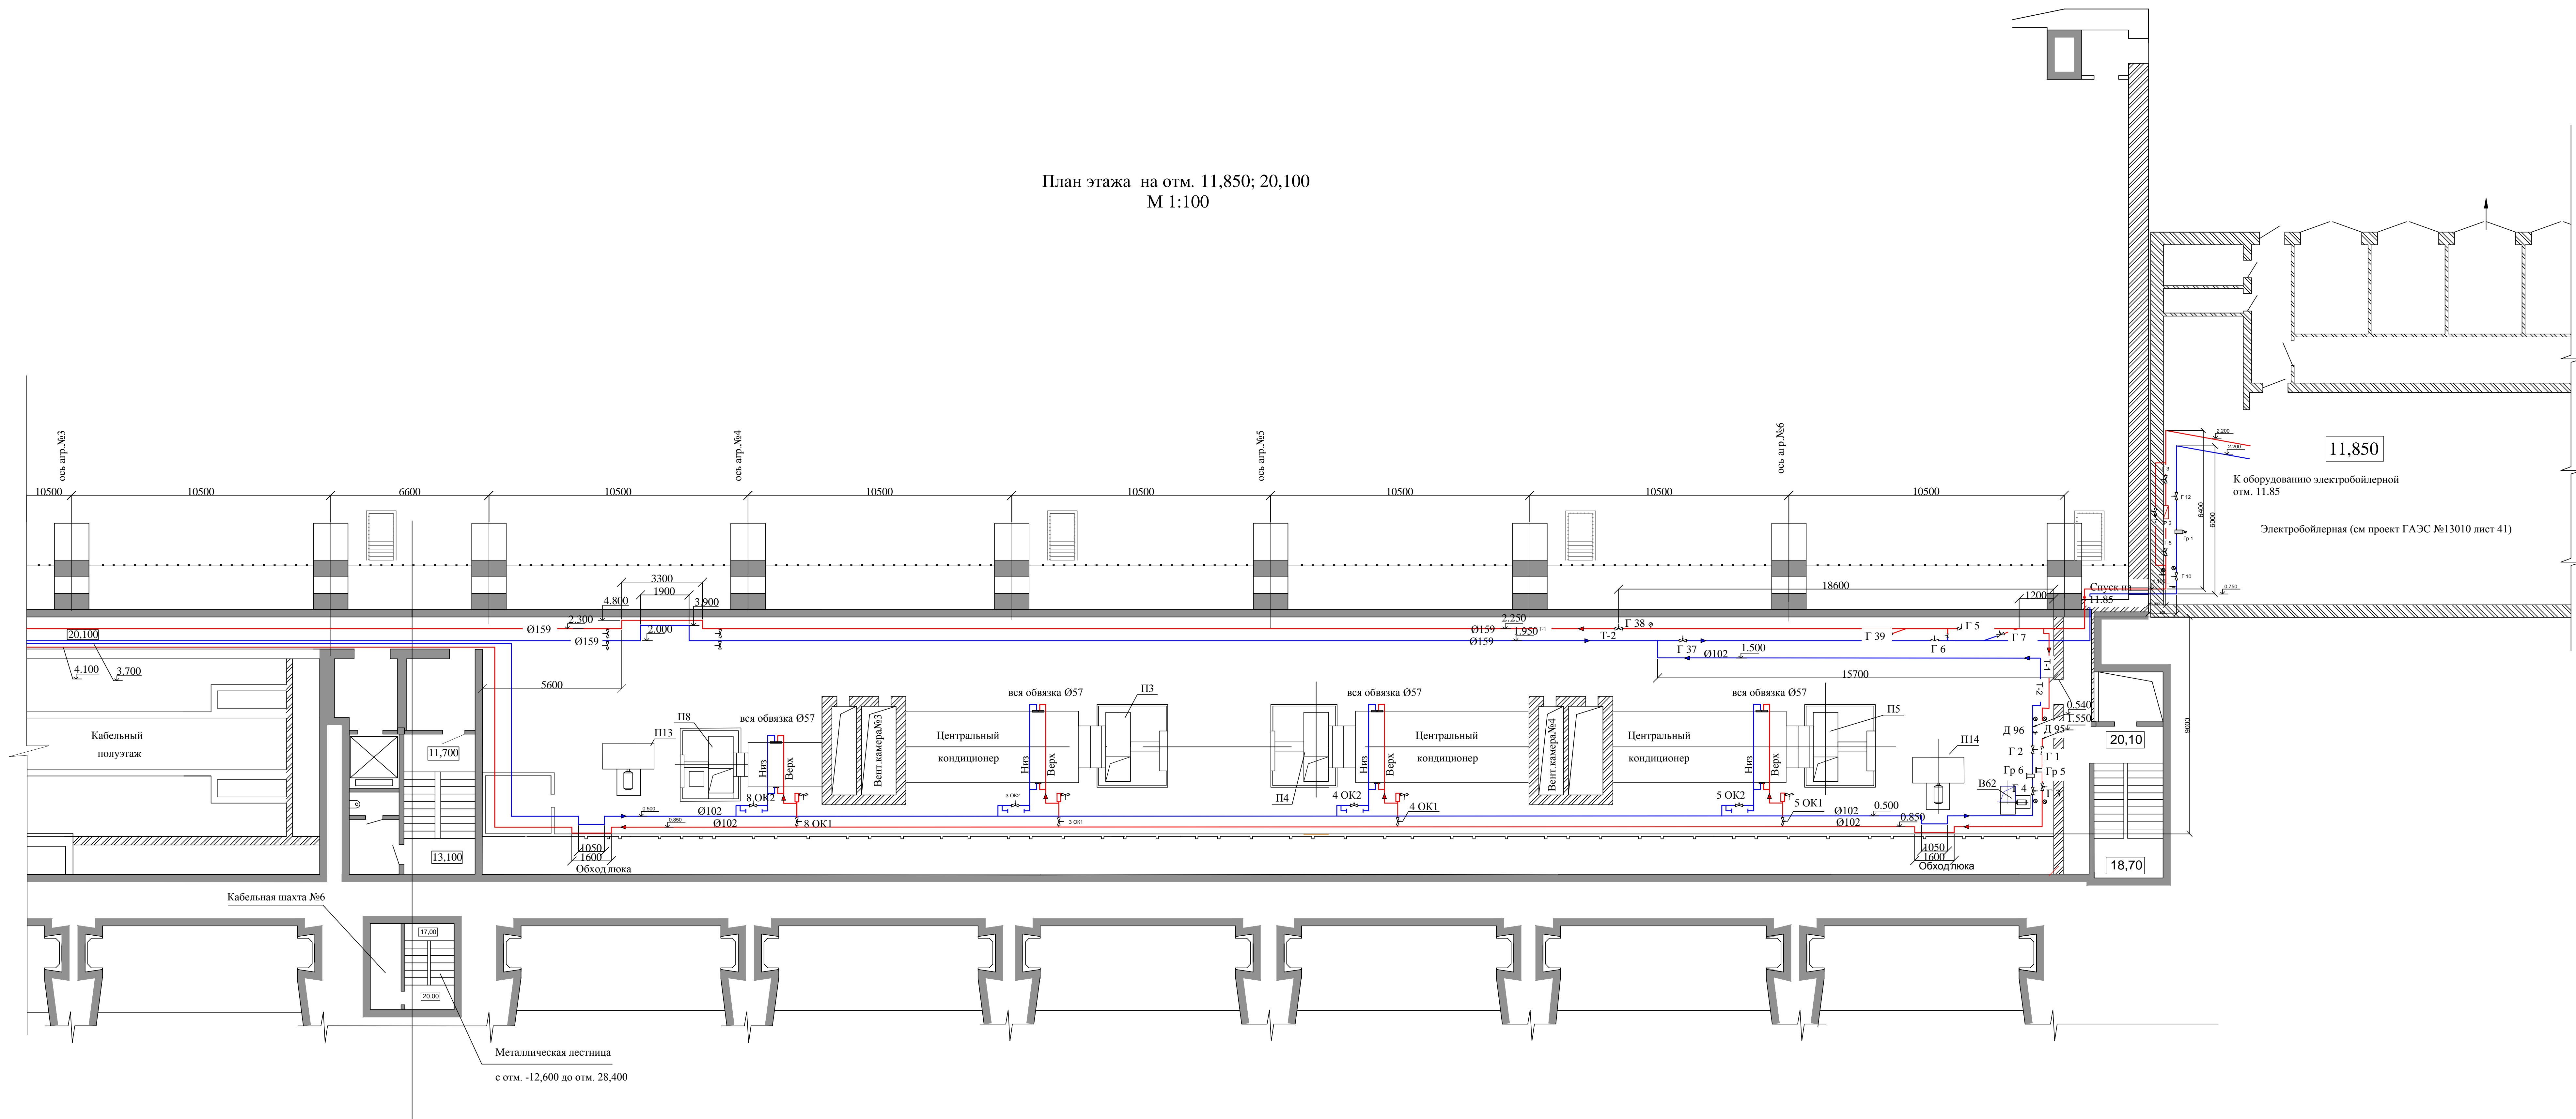

Условные обозначения для труб с теплоносителем  
Т-1 подающий трубопровод  
Т-2 обратный трубопровод  
запорная трубопроводная арматура  
Высотные отметки от пола (пол - 0.00)


Изм.	Лист	№ докум.	Посл.	Дата







Трансформаторная мастерская  
План-разрез на  
отм. 22,650

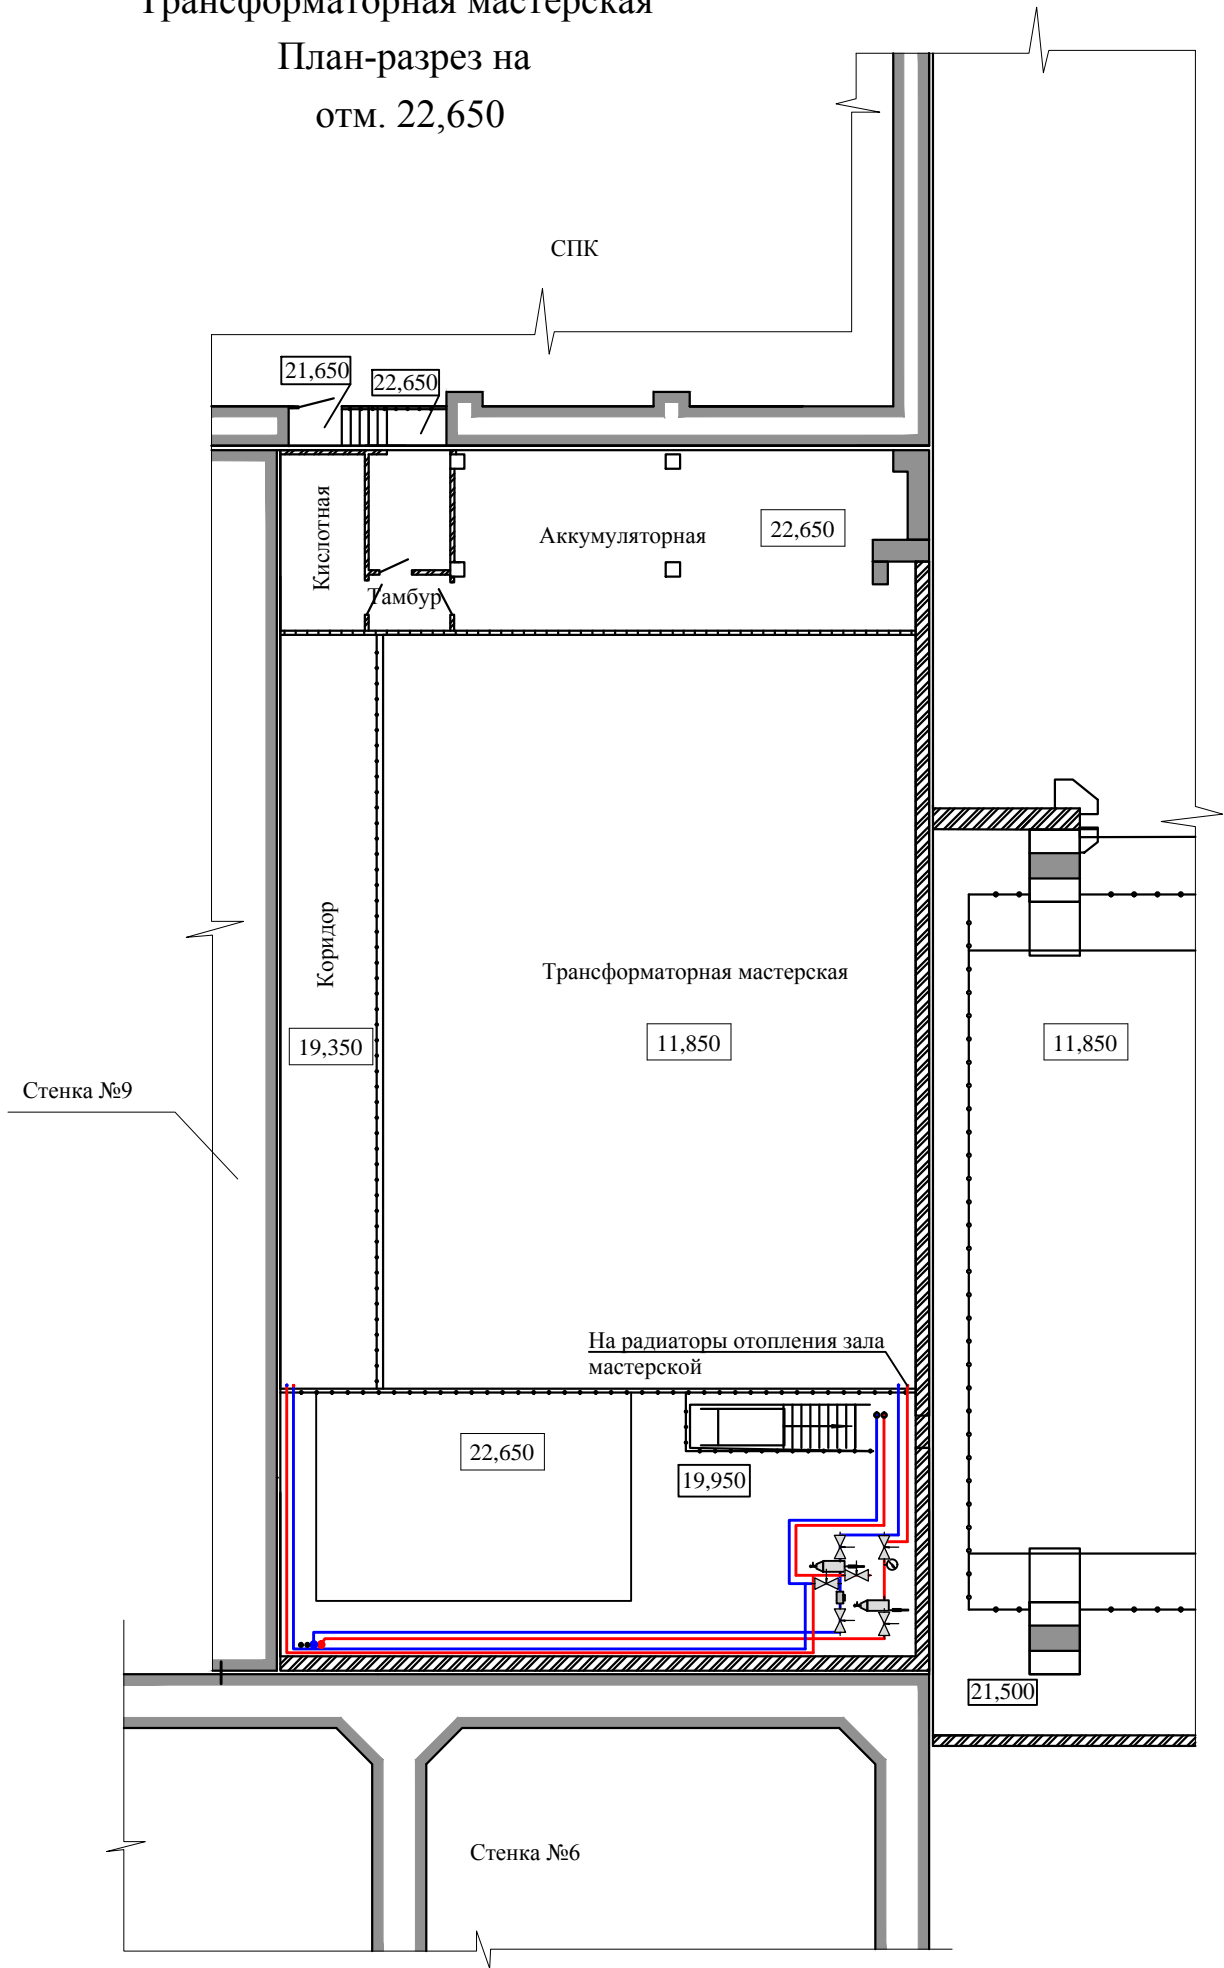

Инв. № подл.	Подп. и дата	Взам. инв. №	Инв. № дубл.	Подп. и дата	Перв. примен.

Изм.	Лист	№ докум.	Подп.	Дата

1975.06-24-001.ПЗ.31