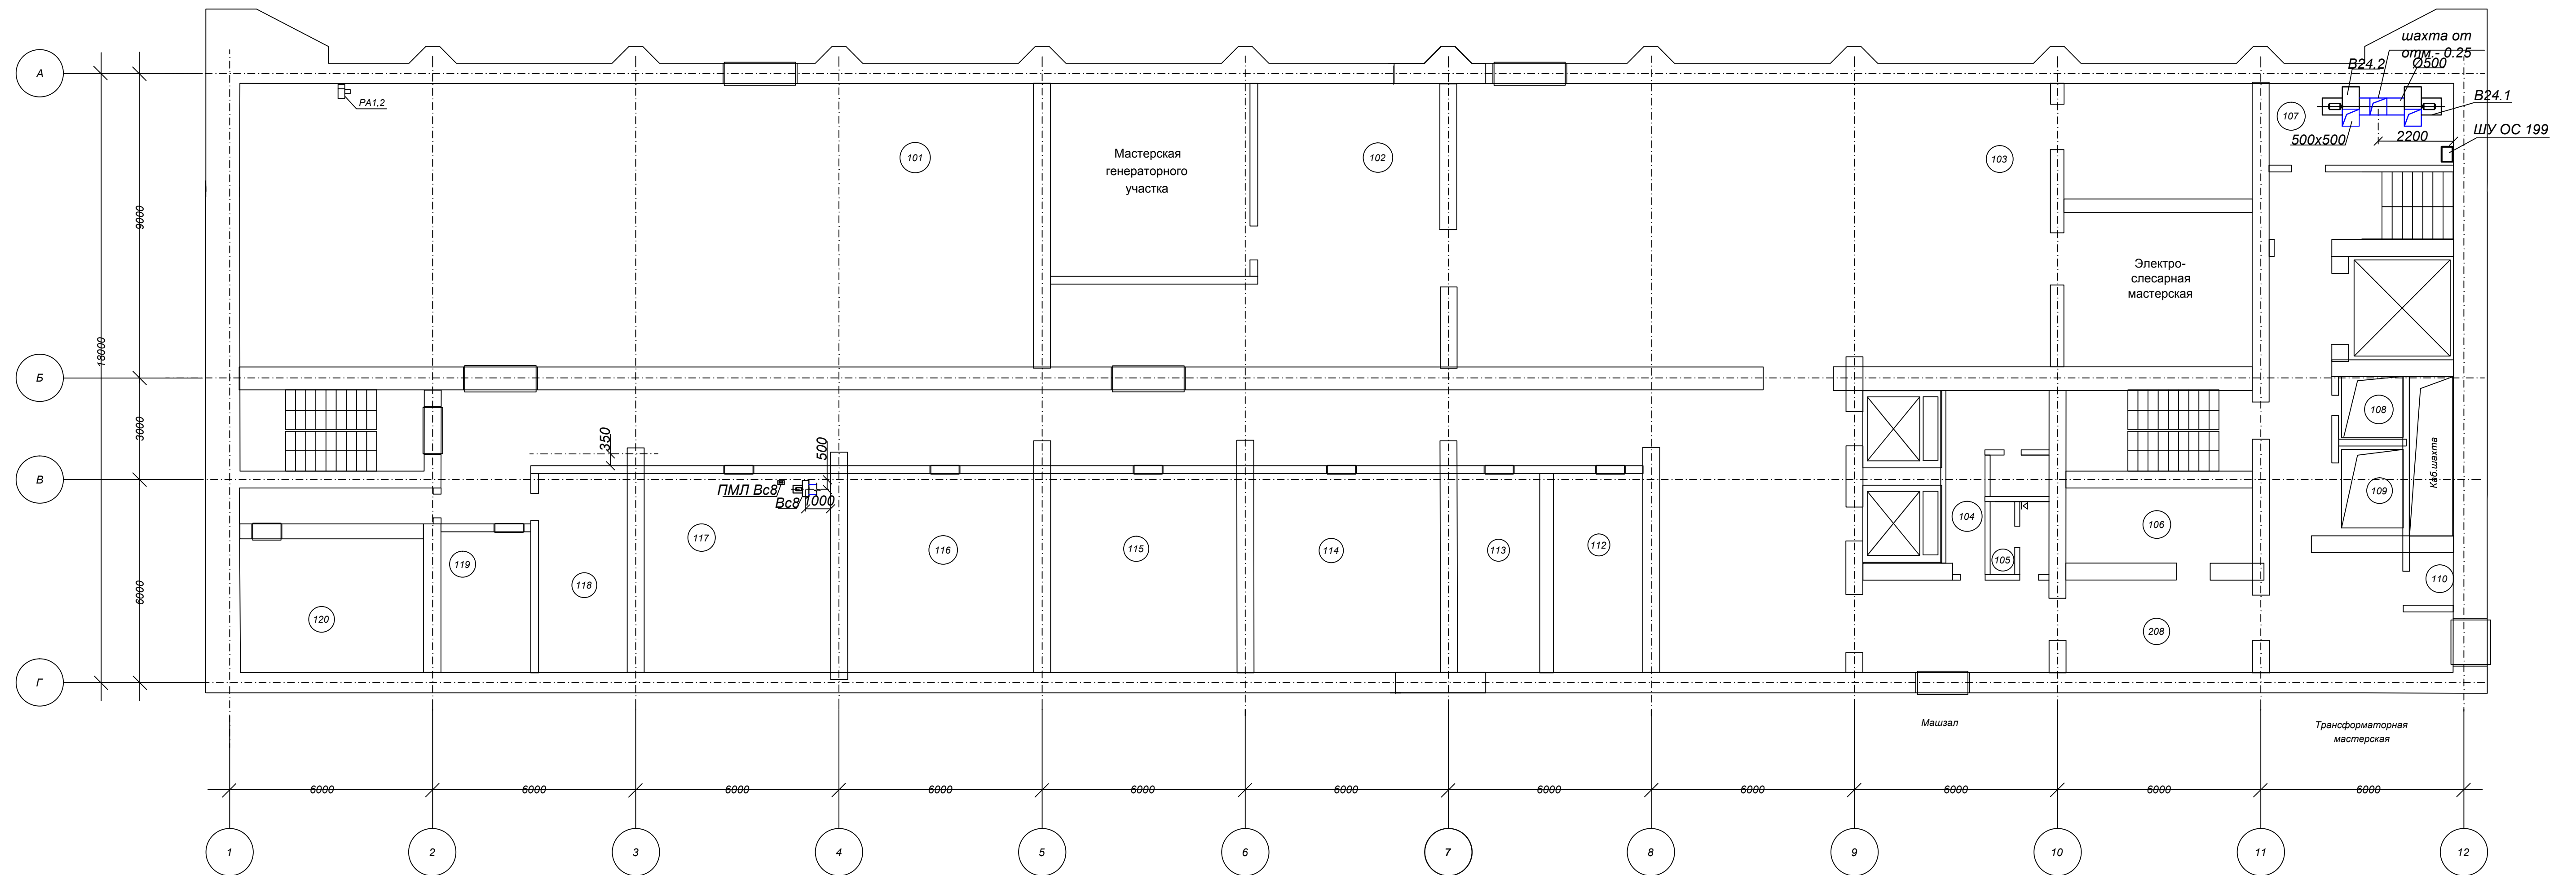


Приложение Л

Размещение шкафов управления
вентиляционными установками


1975.06.24-001.ПЗ.Л

План 1-го этажа на отм. 11,850
М 1:100


[illegible]

						1975.06-24.001.П3.12			
						Загорская ГАЗС. Проект реконструкции вентсистем здания ГАЗС, СТП, водоприемника. Предпроектное обследование.			
Изм.	Кол.уч.	Лист	№ док.	Подп.	Дата	Основные гидротехнические сооружения и здания Загорской ГАЗС	Стадия	Лист	Листов
Разраб.		Бегоров В.В.		<i>В.В. Бегоров</i>	15.11.15	Приложение Л. Размещение шкафов управления вентиляционными установками. Здание СТП. Пздм 1 этажа на отс. 11,85	ООО "Северус" г. Санкт-Петербург		
Пров.		Безбородов А.Д.		<i>А.Д. Безбородов</i>	15.11.15				
Нач. отд.		Миненков А.В.		<i>А.В. Миненков</i>	15.11.15				
					15.11.15				

M 1:100

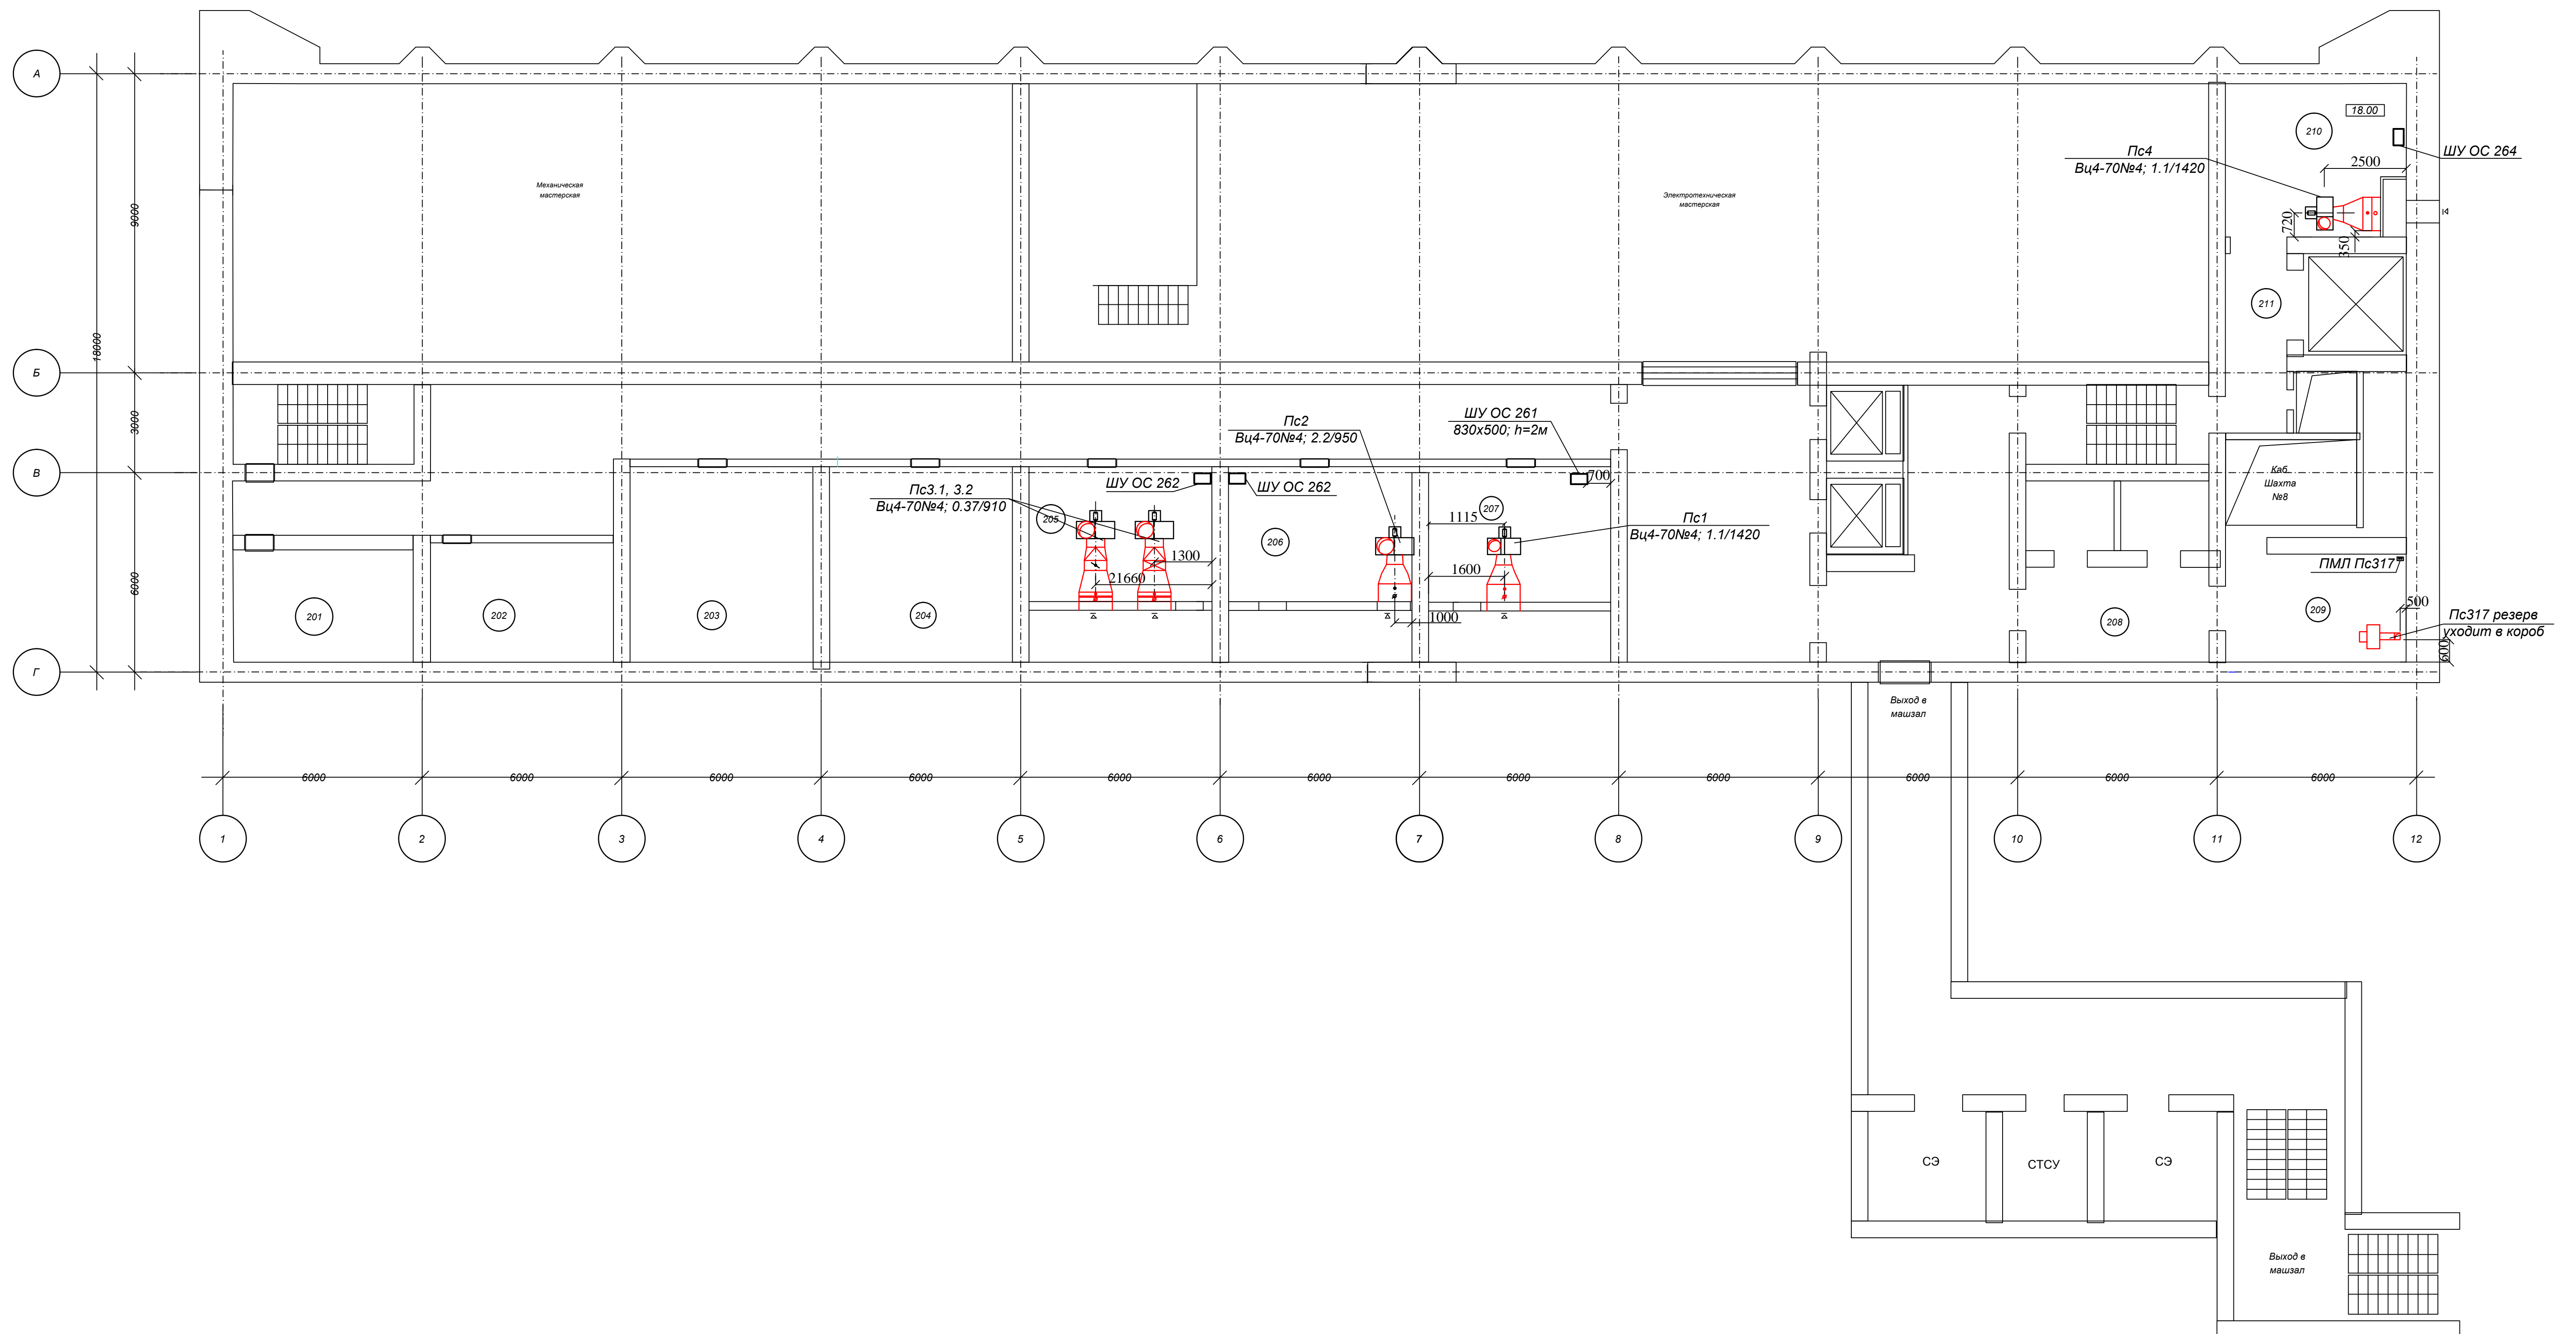
[illegible]

План 4-го этажа на отм. 25,850
М 1:100

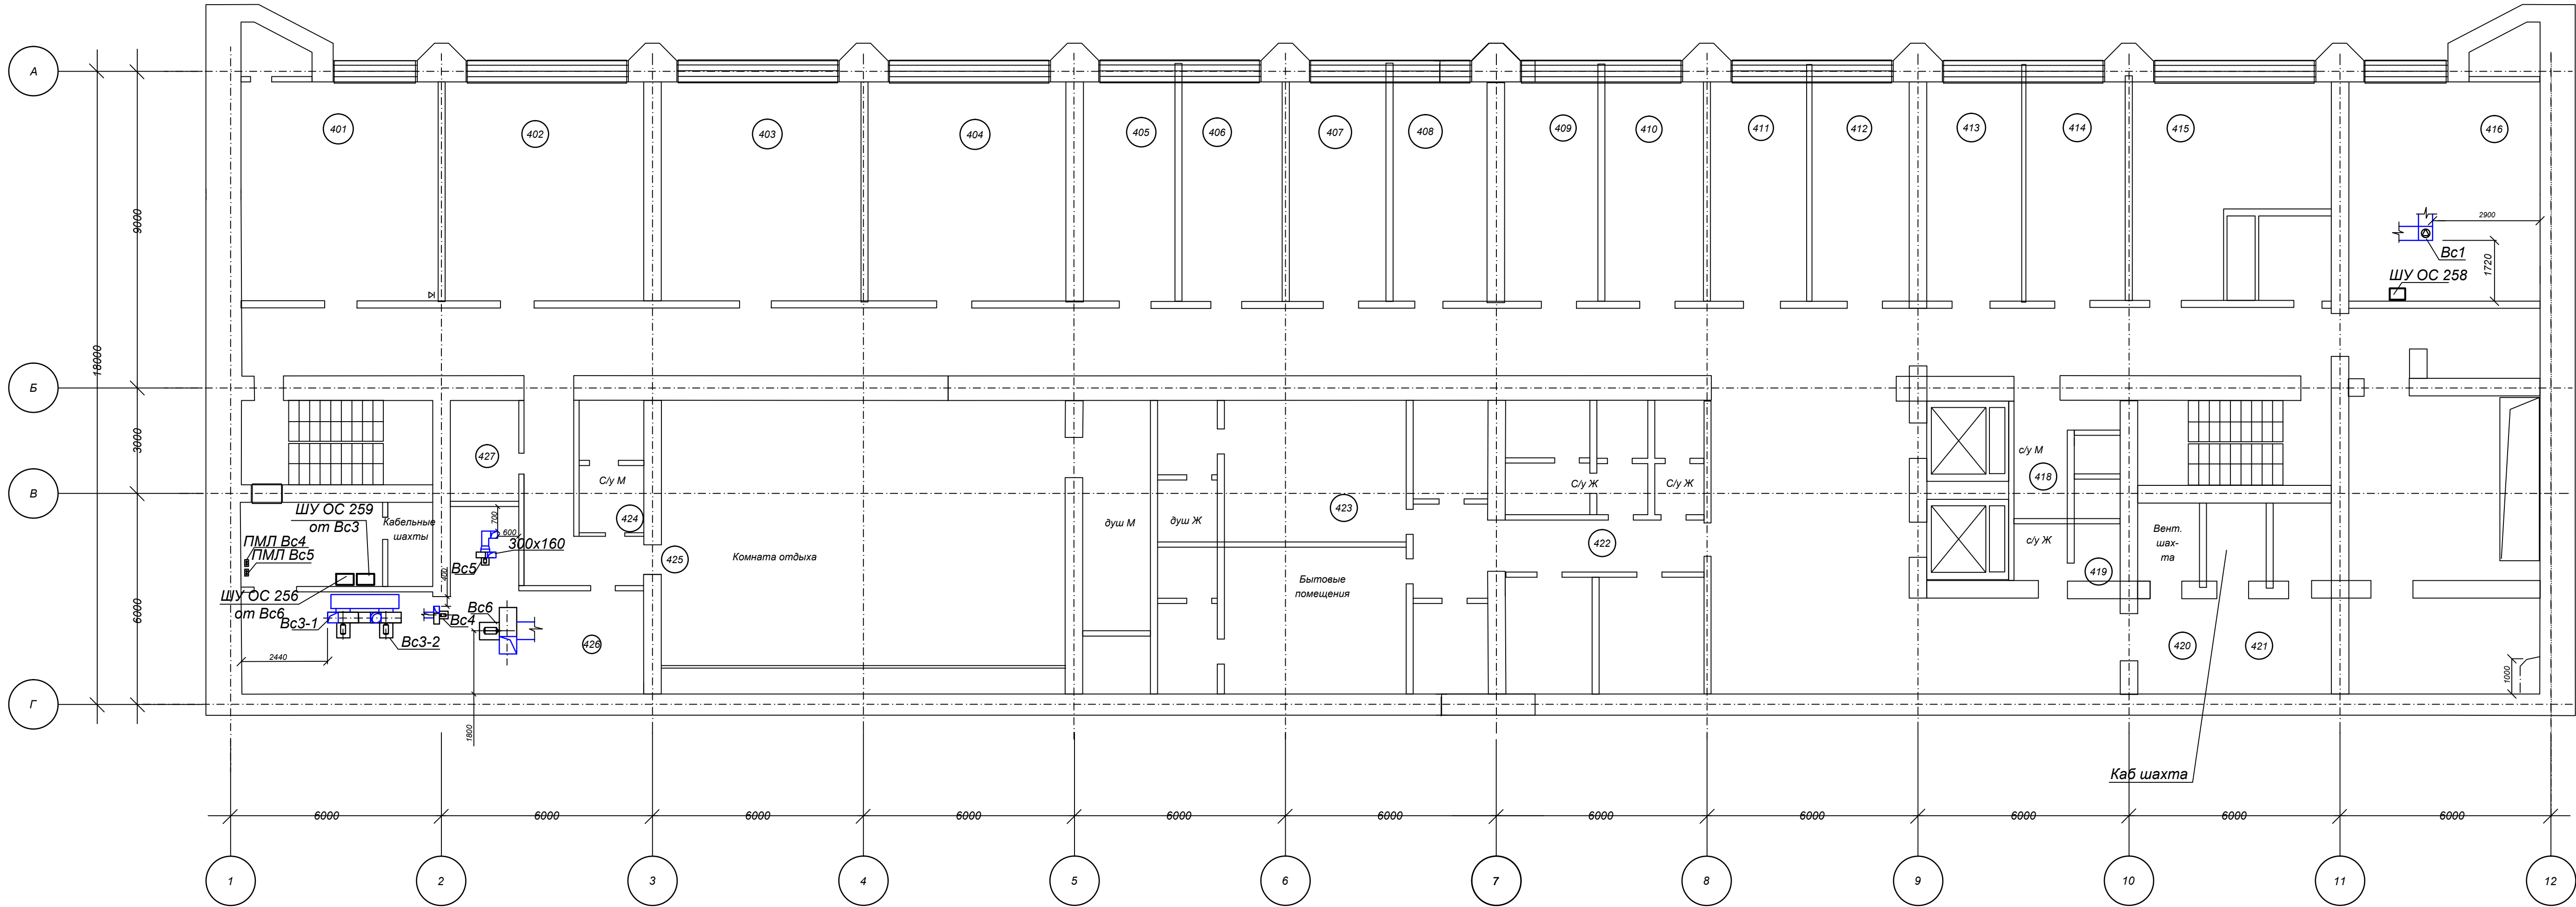


Инв.№ подл.	Подпись и дата	Взам.инв.№	Согласовано	
Инв.№ подл.	Подпись и дата	Взам.инв.№	Согласовано	

M 1:100

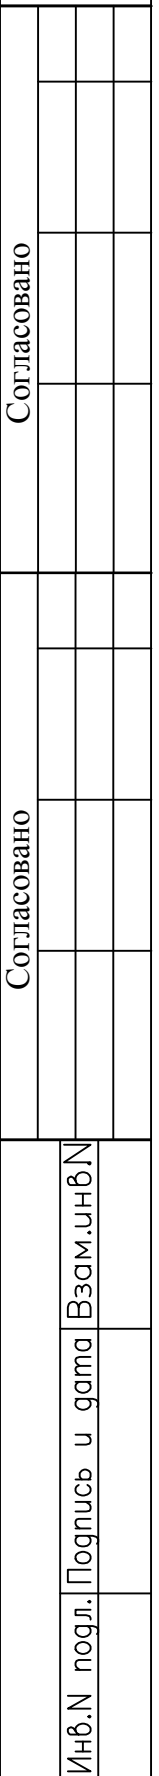


Формат A1

План Технического этажа на отм. 33,650
М 1:100

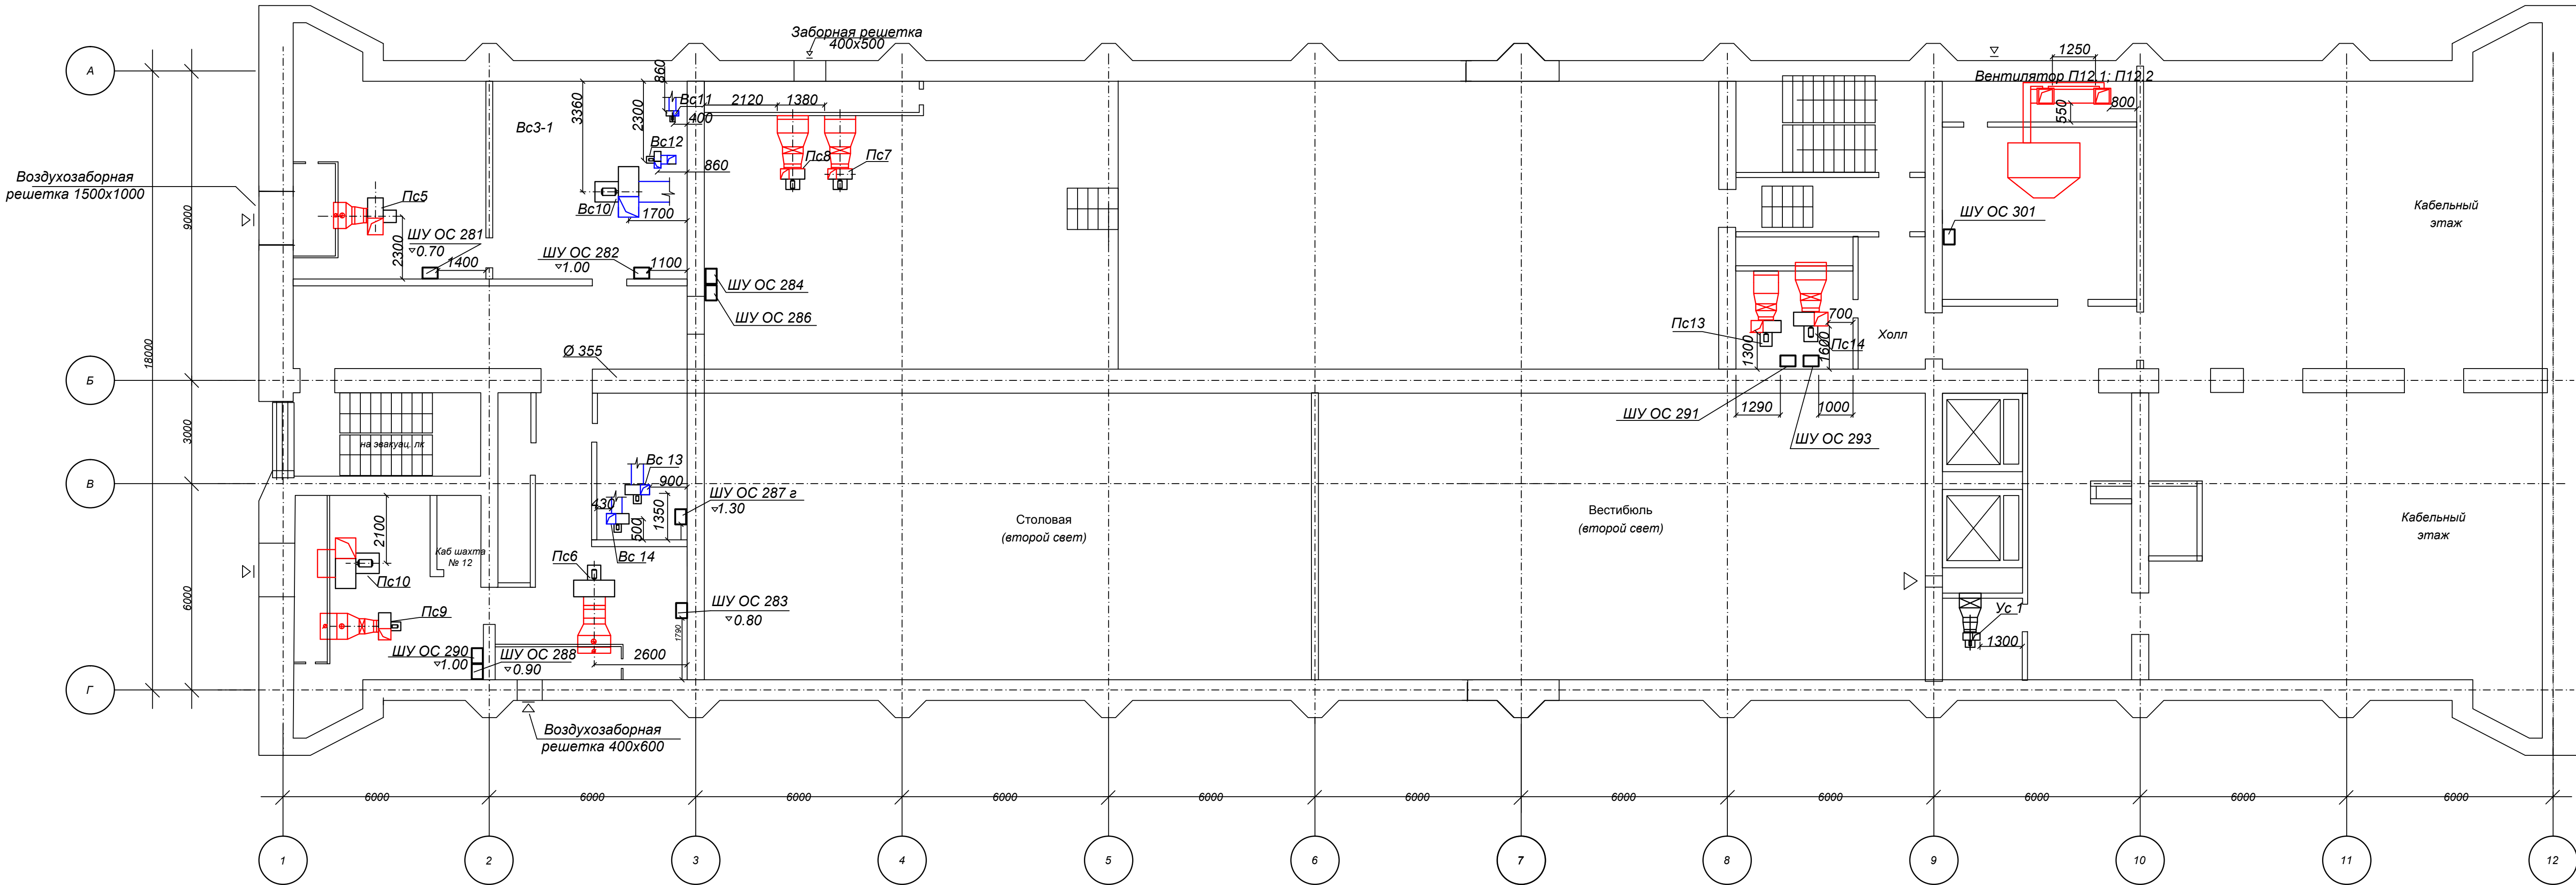


Инв.№	подл.	Подпись и дата	Взам.инв.№	Согласовано		Согласовано	

План 6-го этажа на отм. 37,250
М 1:100

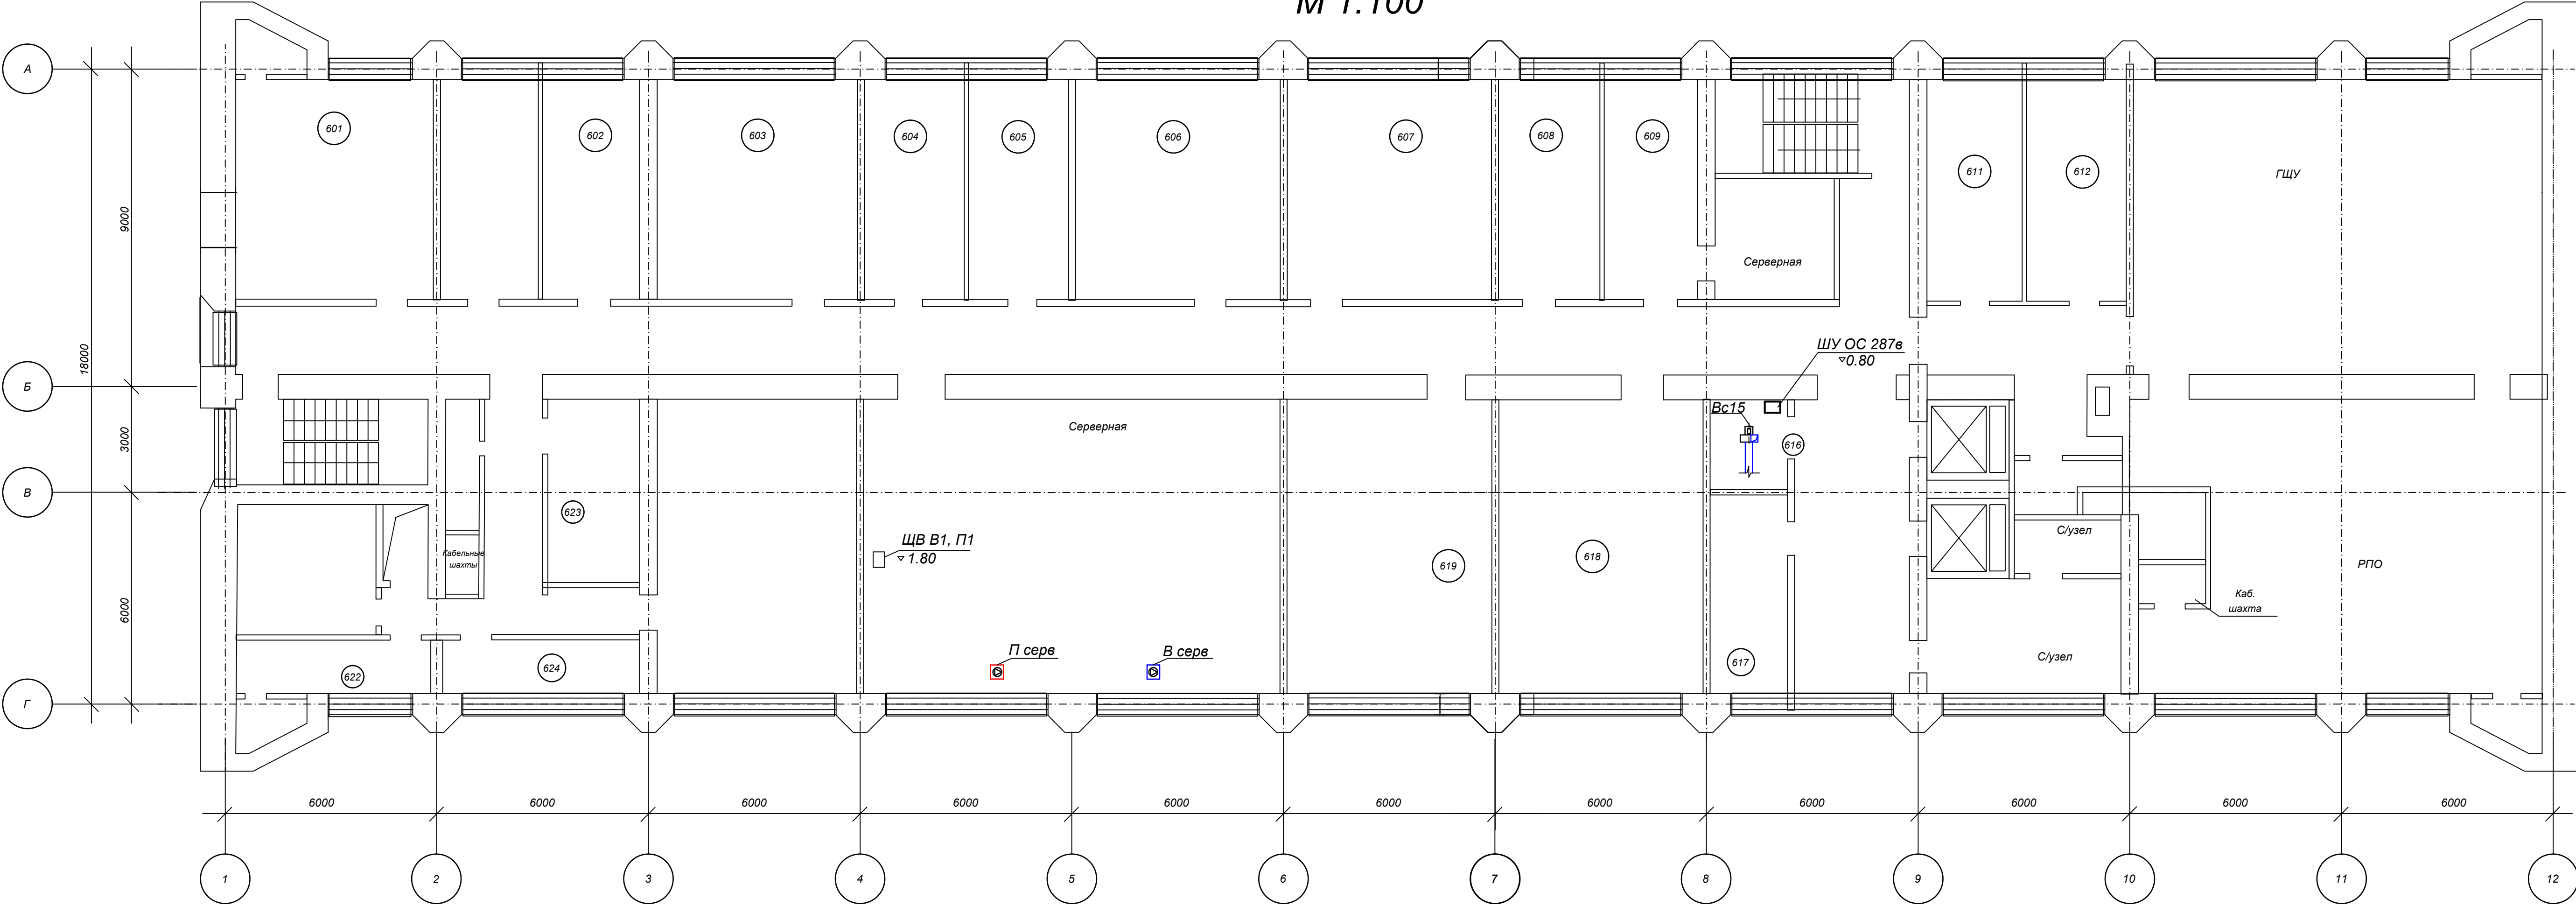


План кровли 45,050
М 1:100

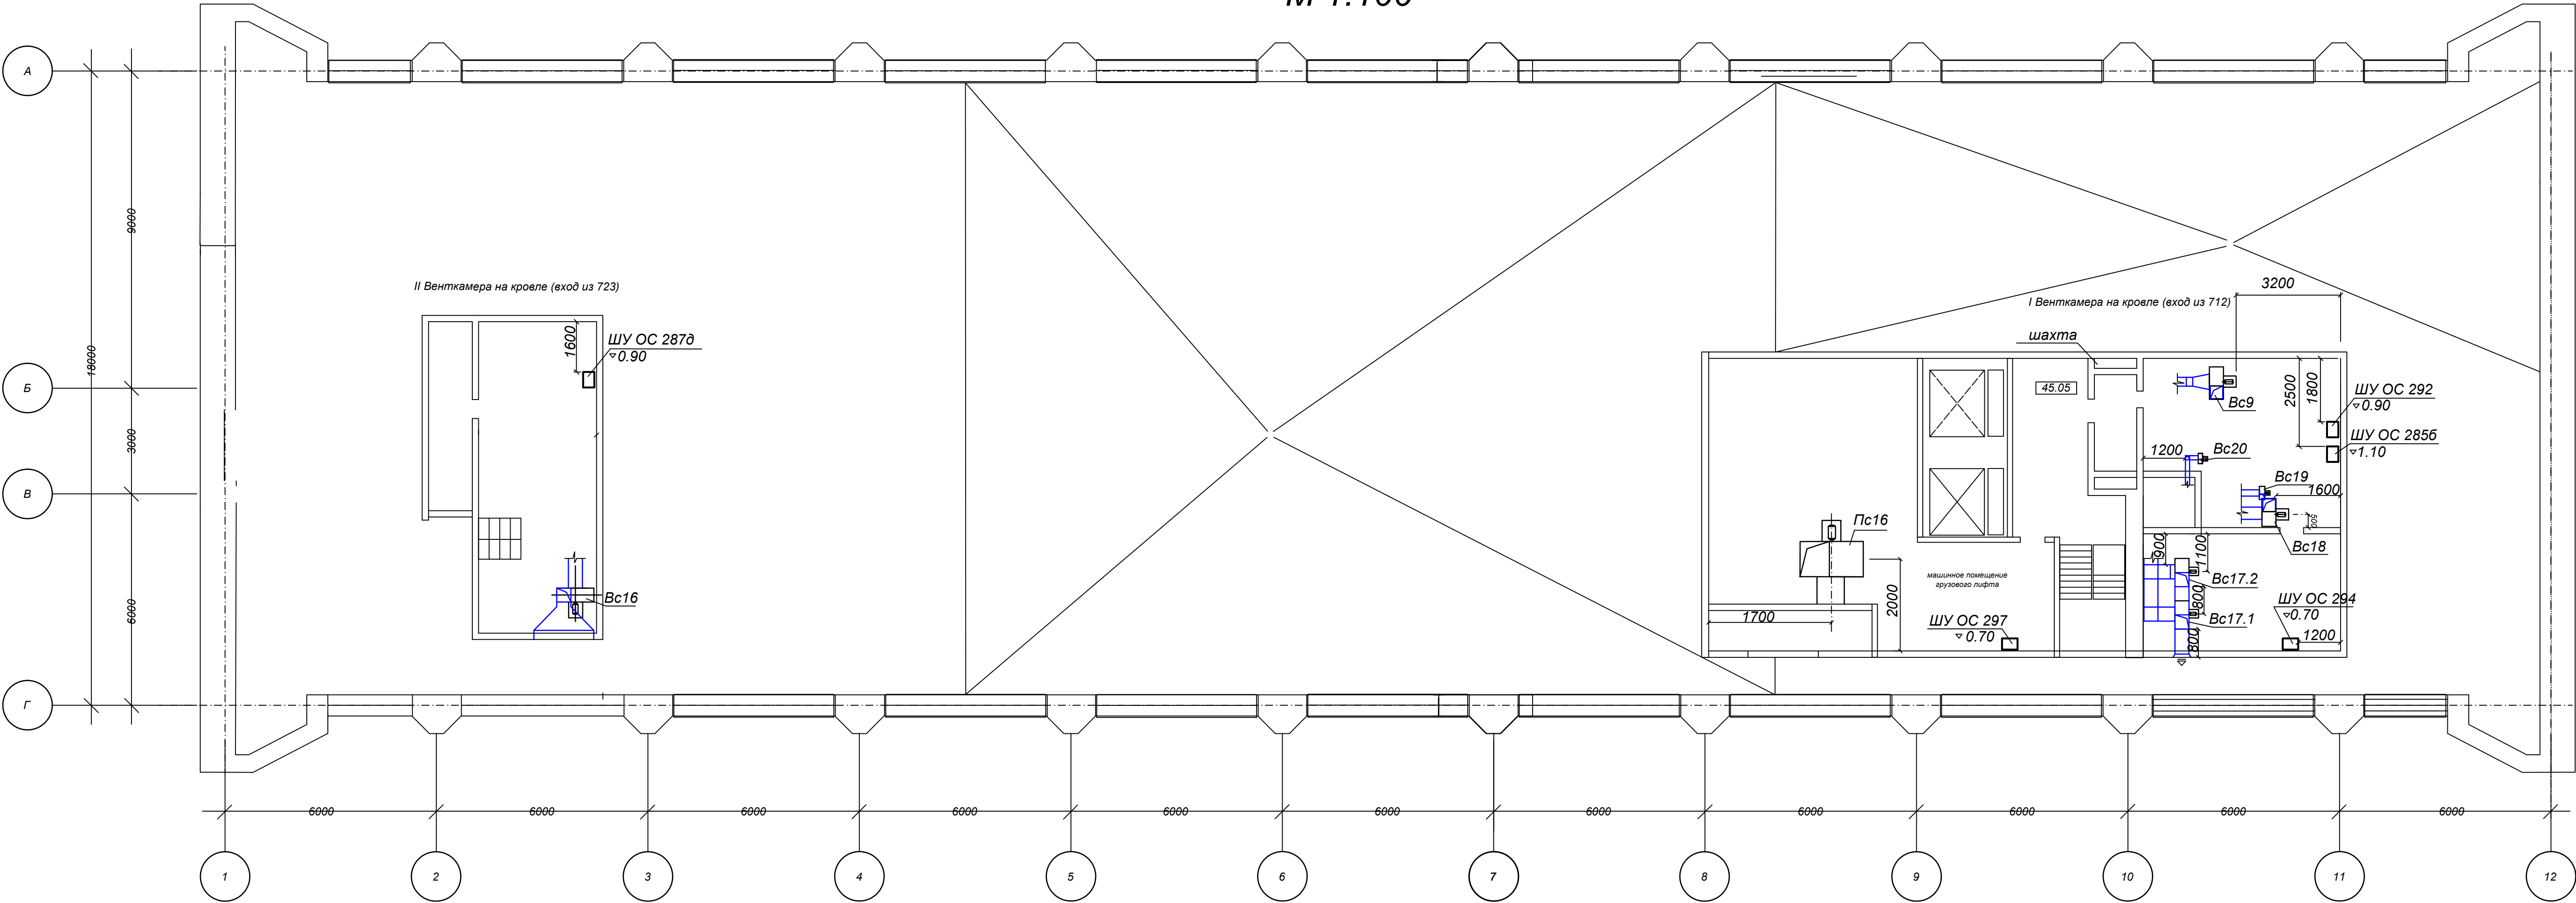


Инв.№ подл.	Подпись и дата	Взам.инв.№	Согласовано	
Инв.№ подл.	Подпись и дата	Взам.инв.№	Согласовано	

M 1:200

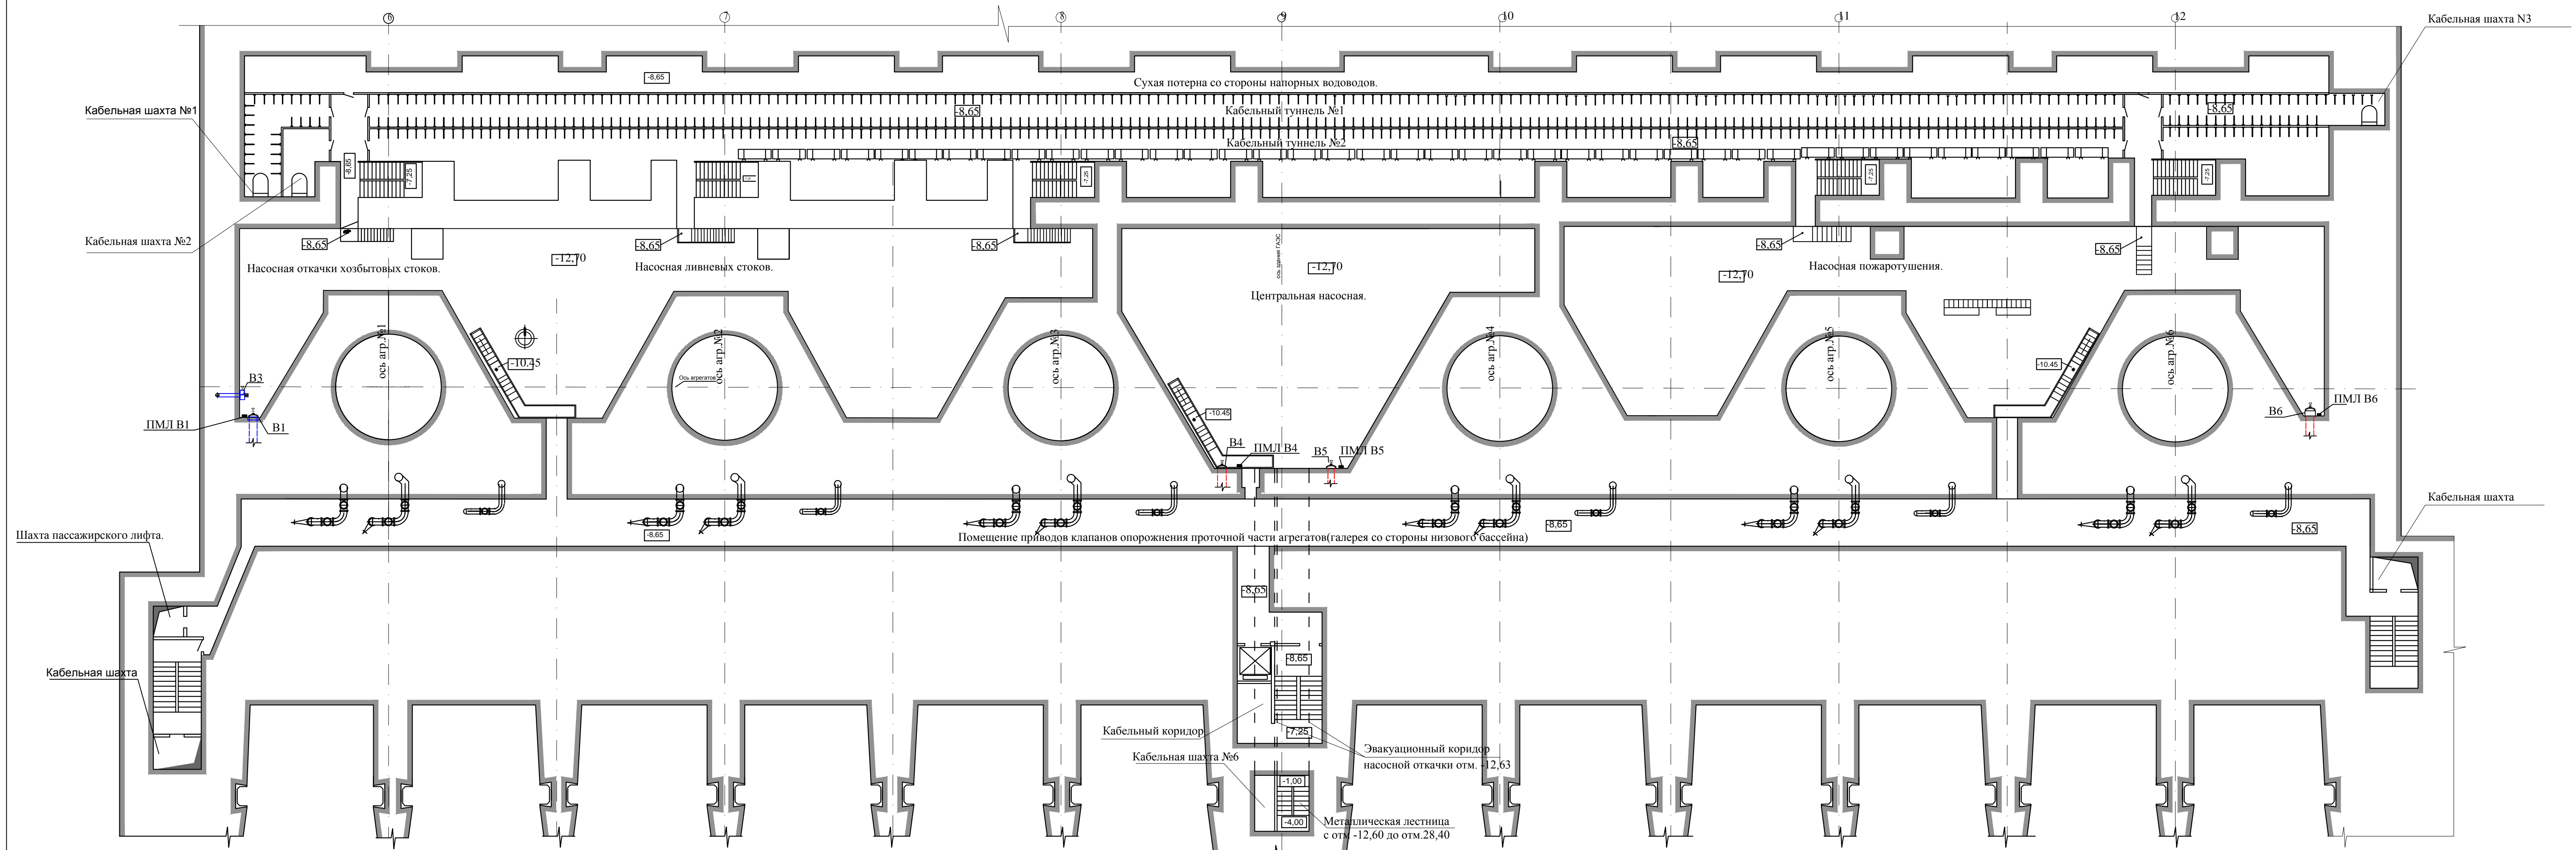


План-разрез на отм.-4,45.
М 1:200

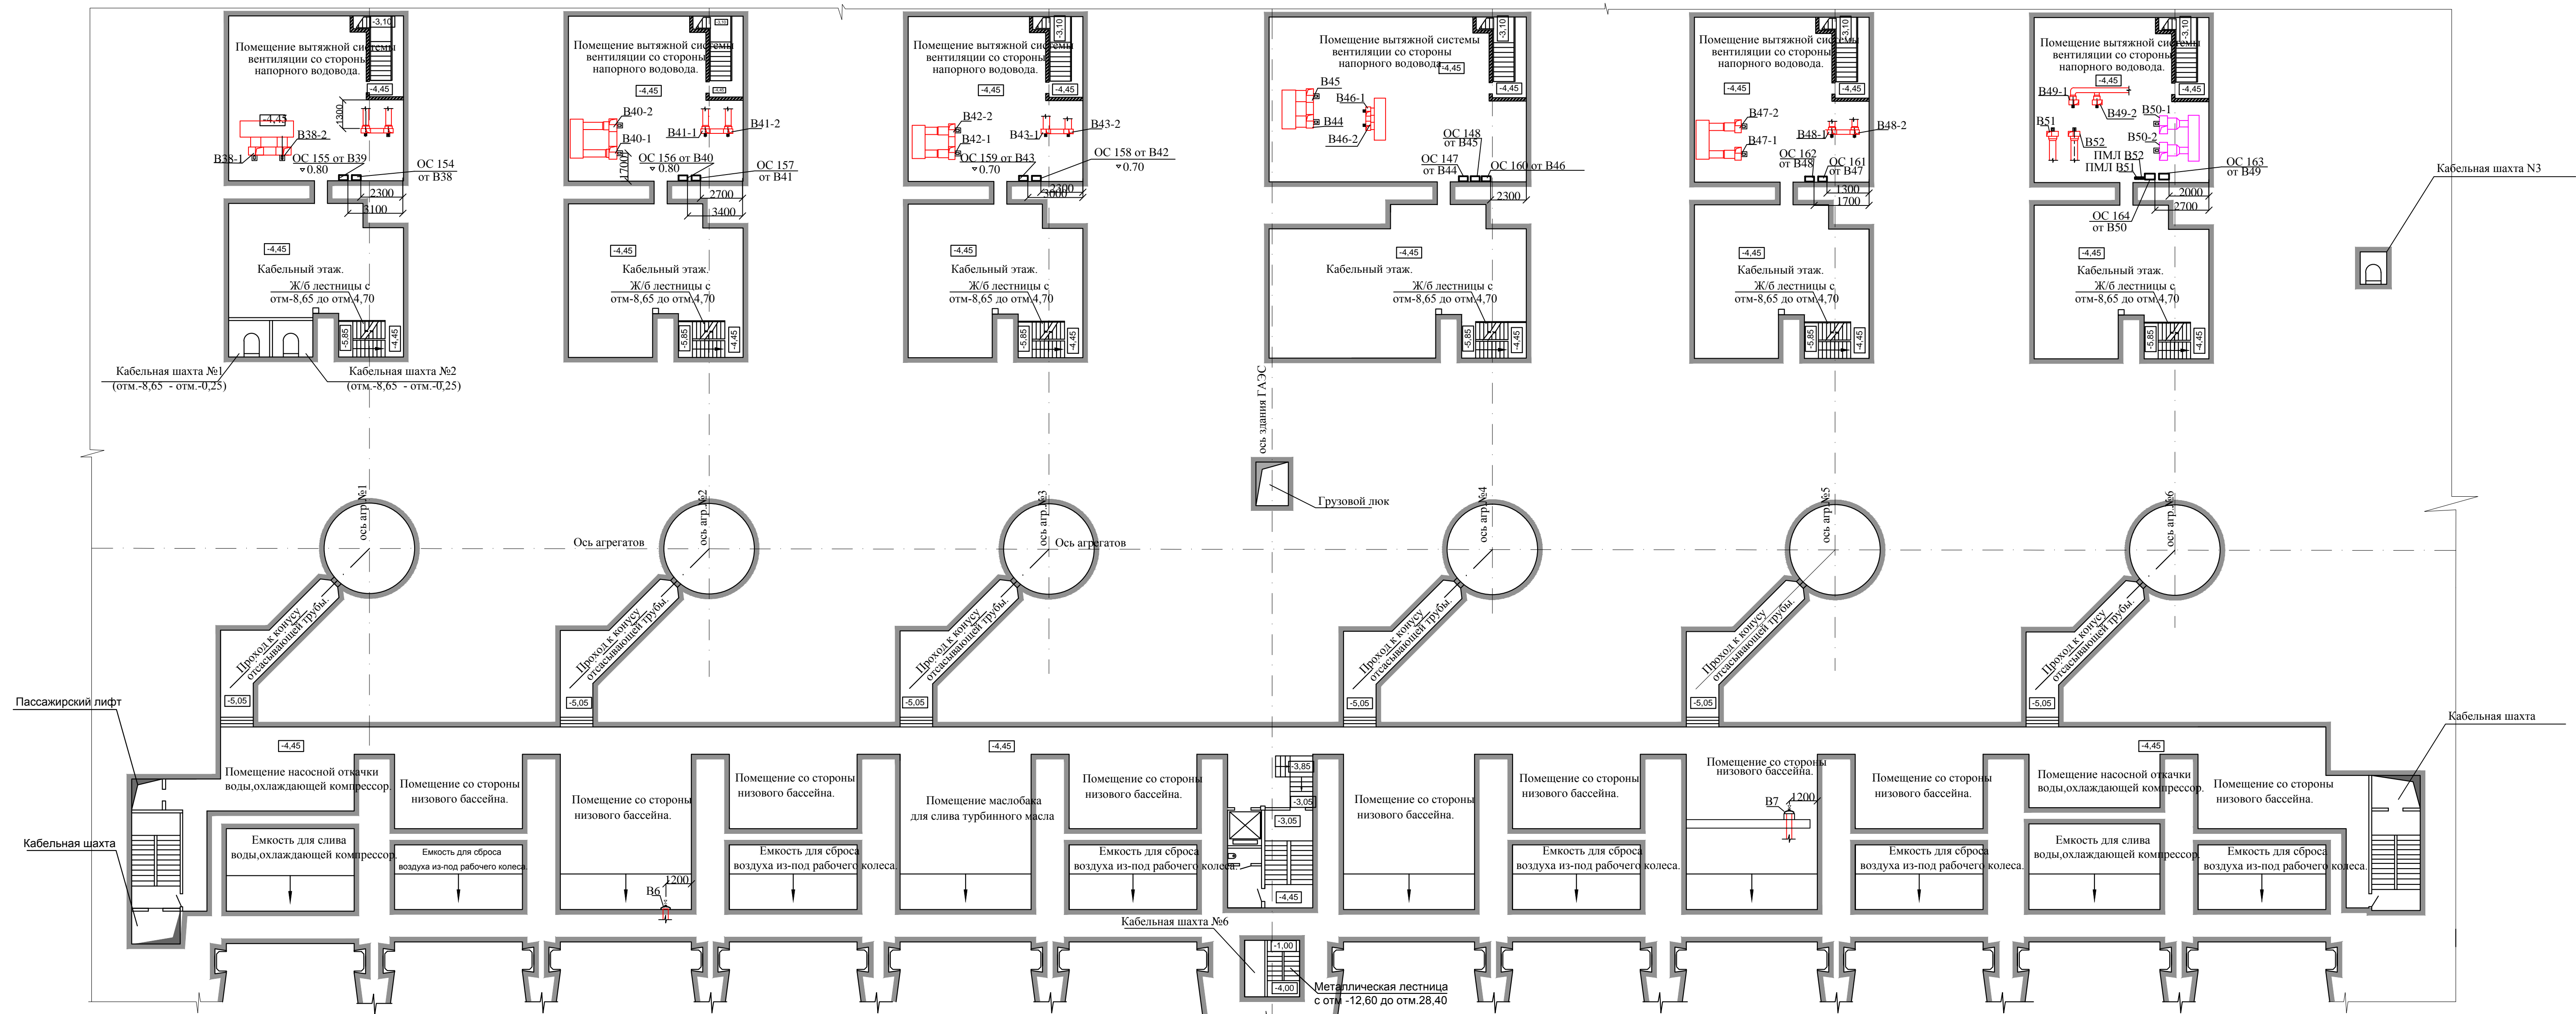


M 1:200




План-разрез на отм.6,10 и 4,70.
М 1:200

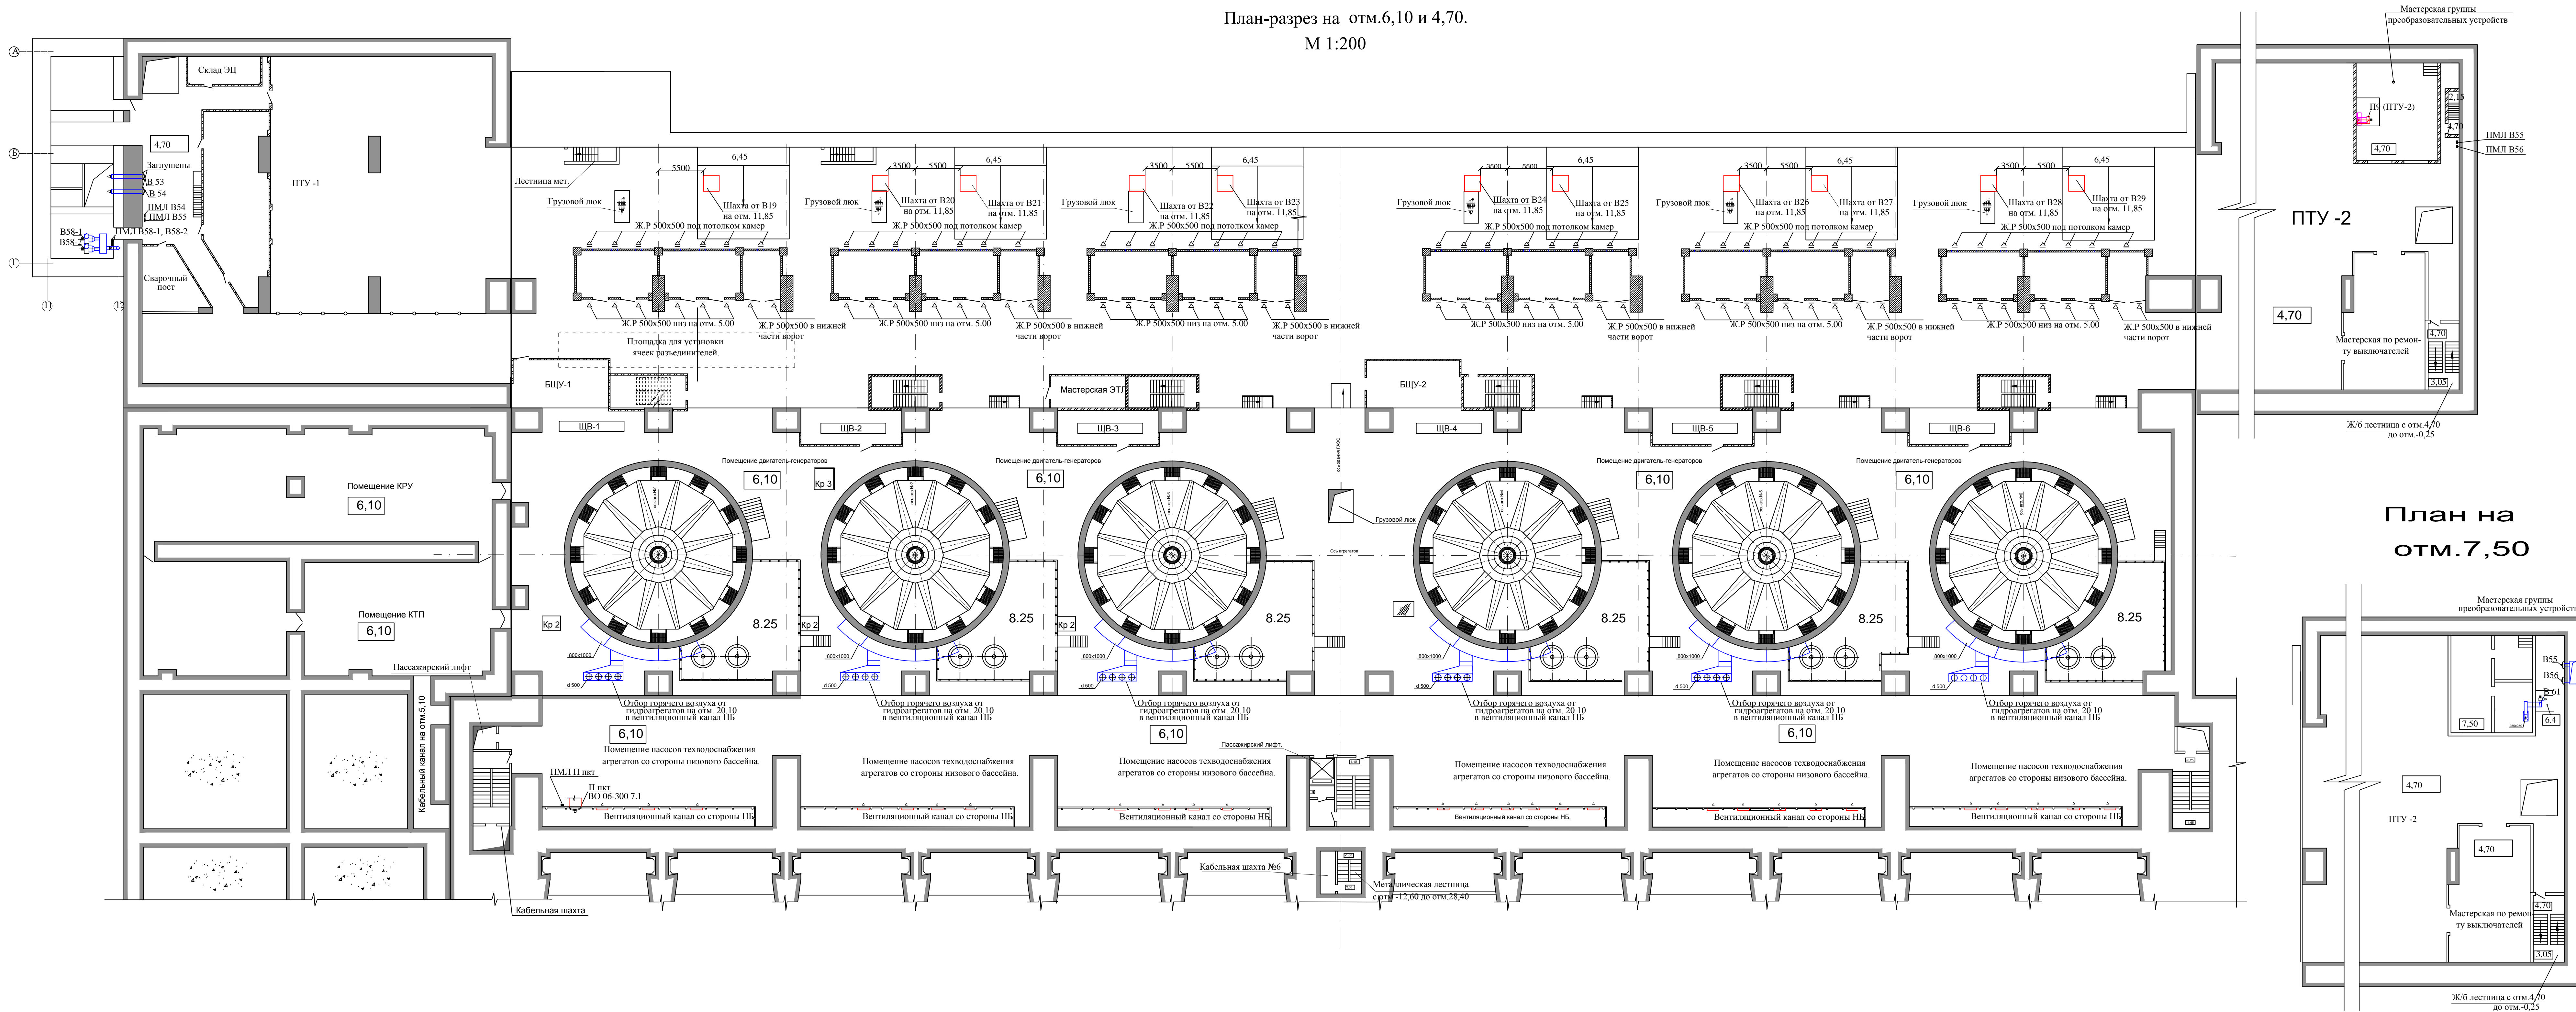


План на
отм.7,50

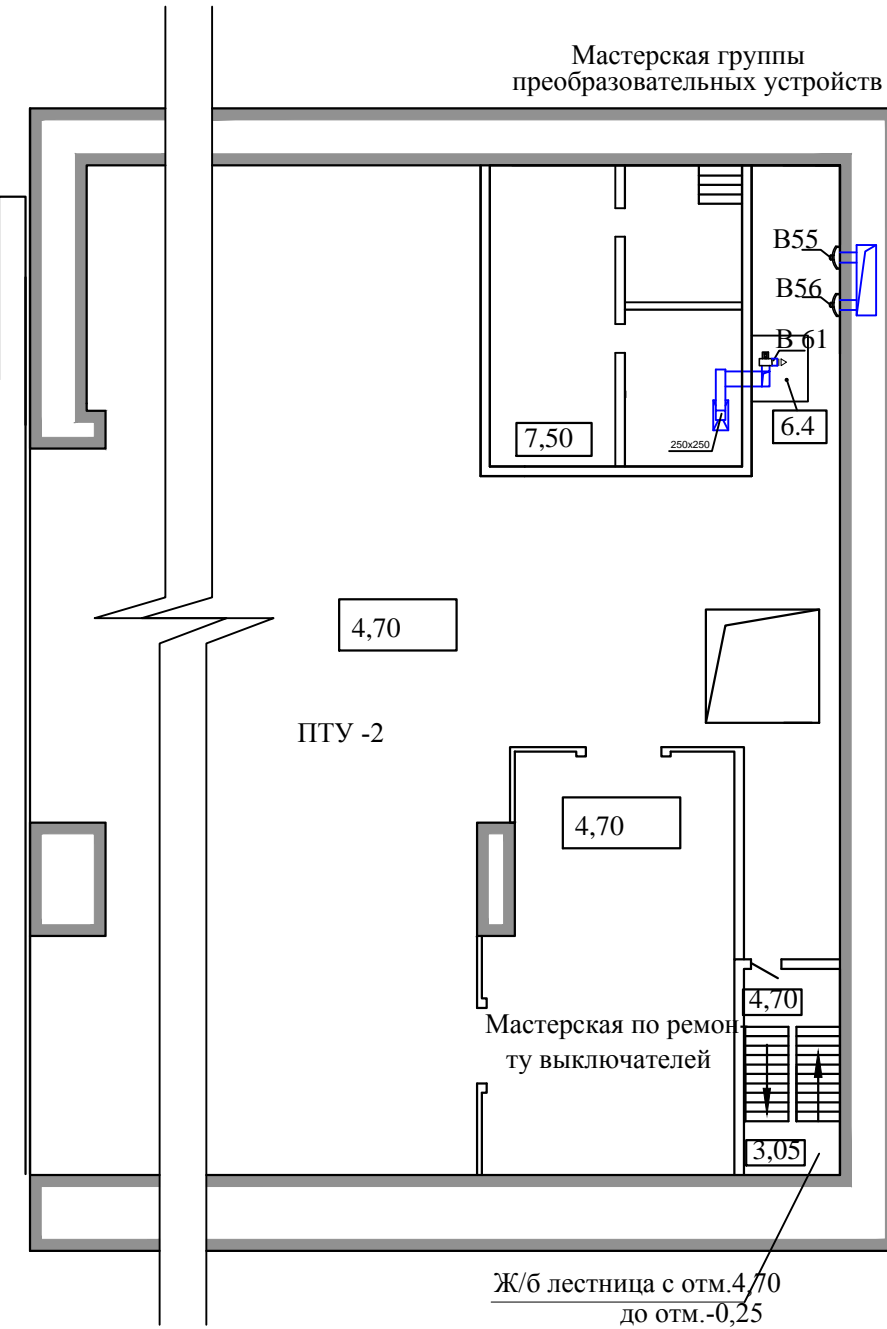

ПЛАН на отм.11,85
М 1:200

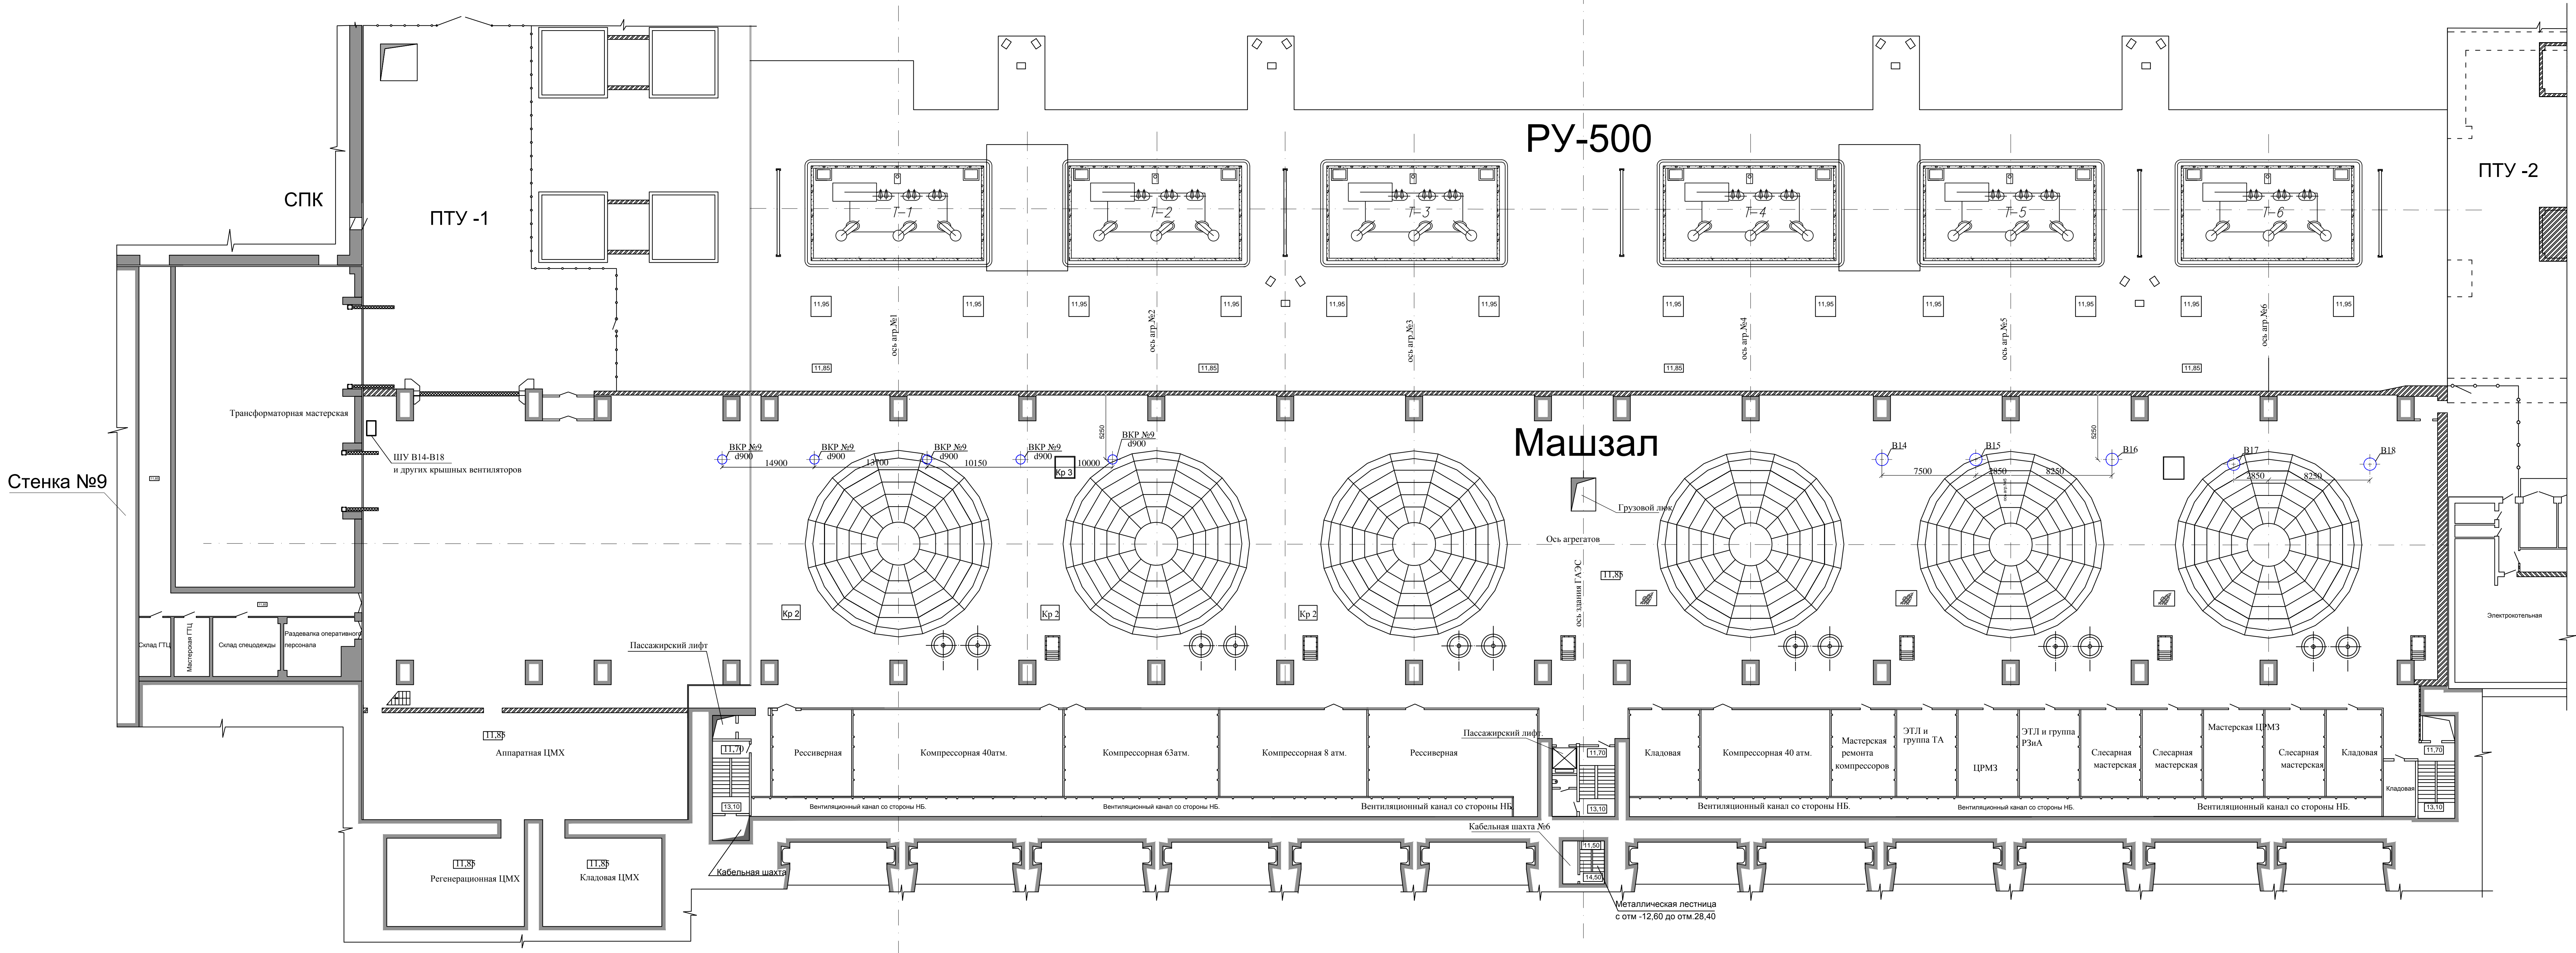

Правобережный устой.
План-разрез на отм. 9,80
М 1:100

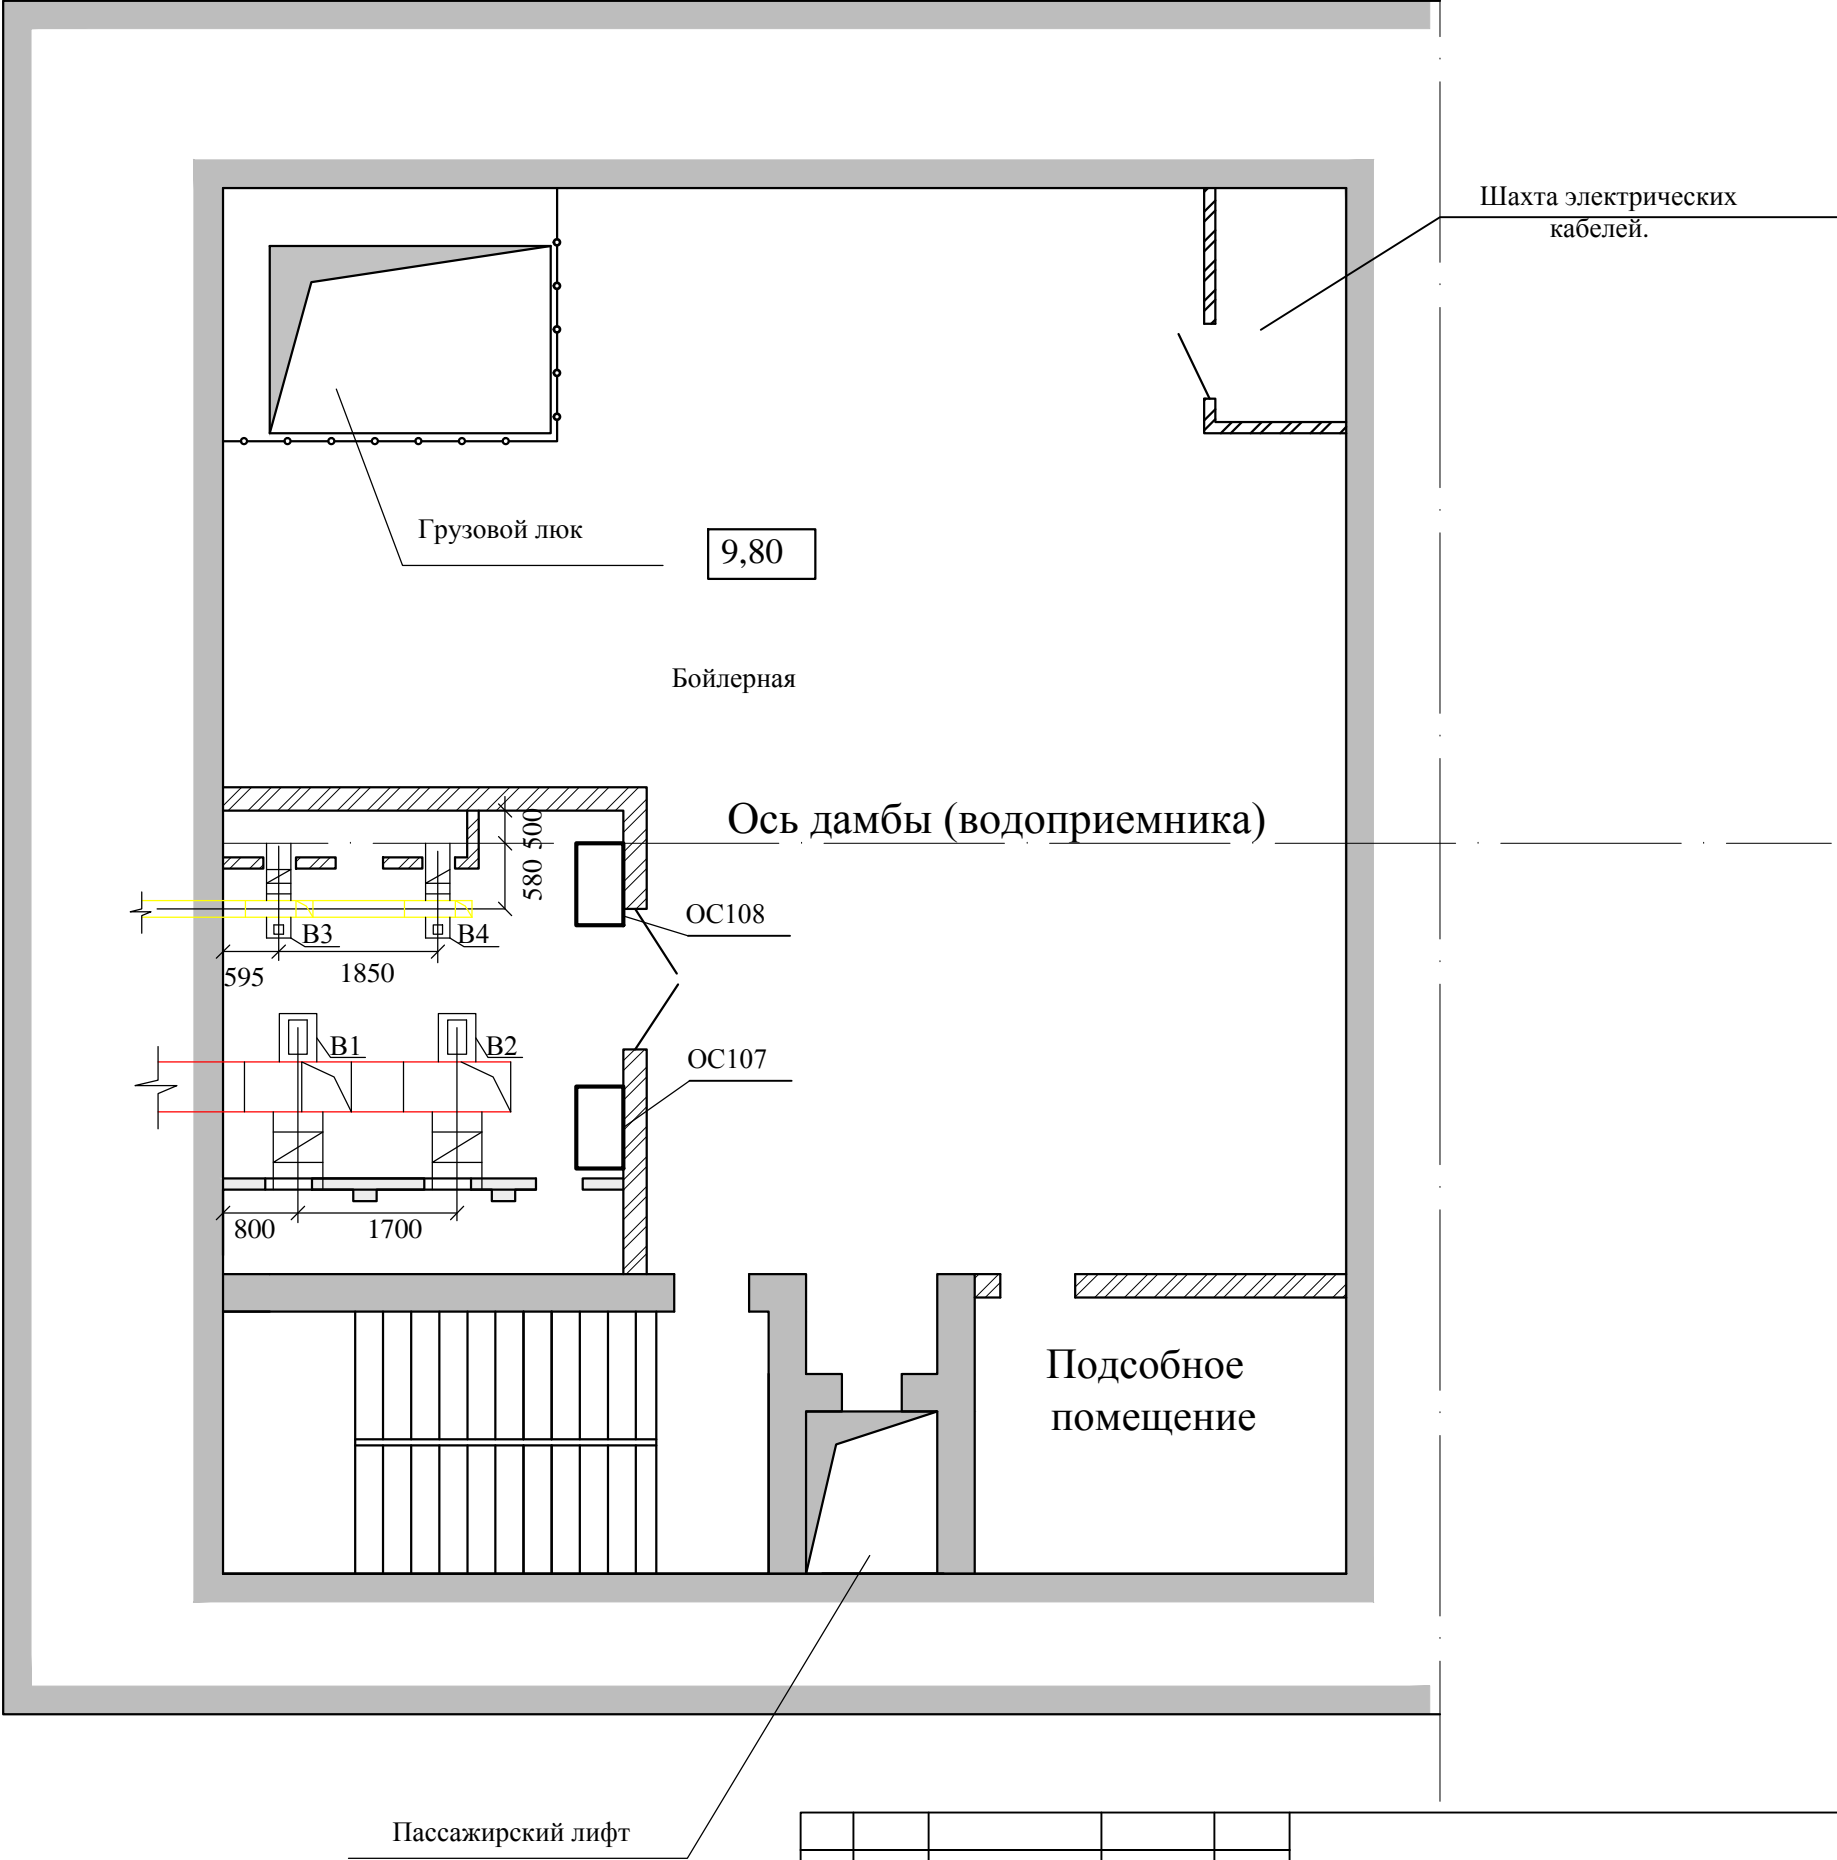


Изм.	Лист	№ докум.	Подп.	Дата

1975.06-24-001.ПЗ.ЛЗ


Копировал

Формат А3


Левобережный устой.
План-разрез на отм. 9,80
М 1:100

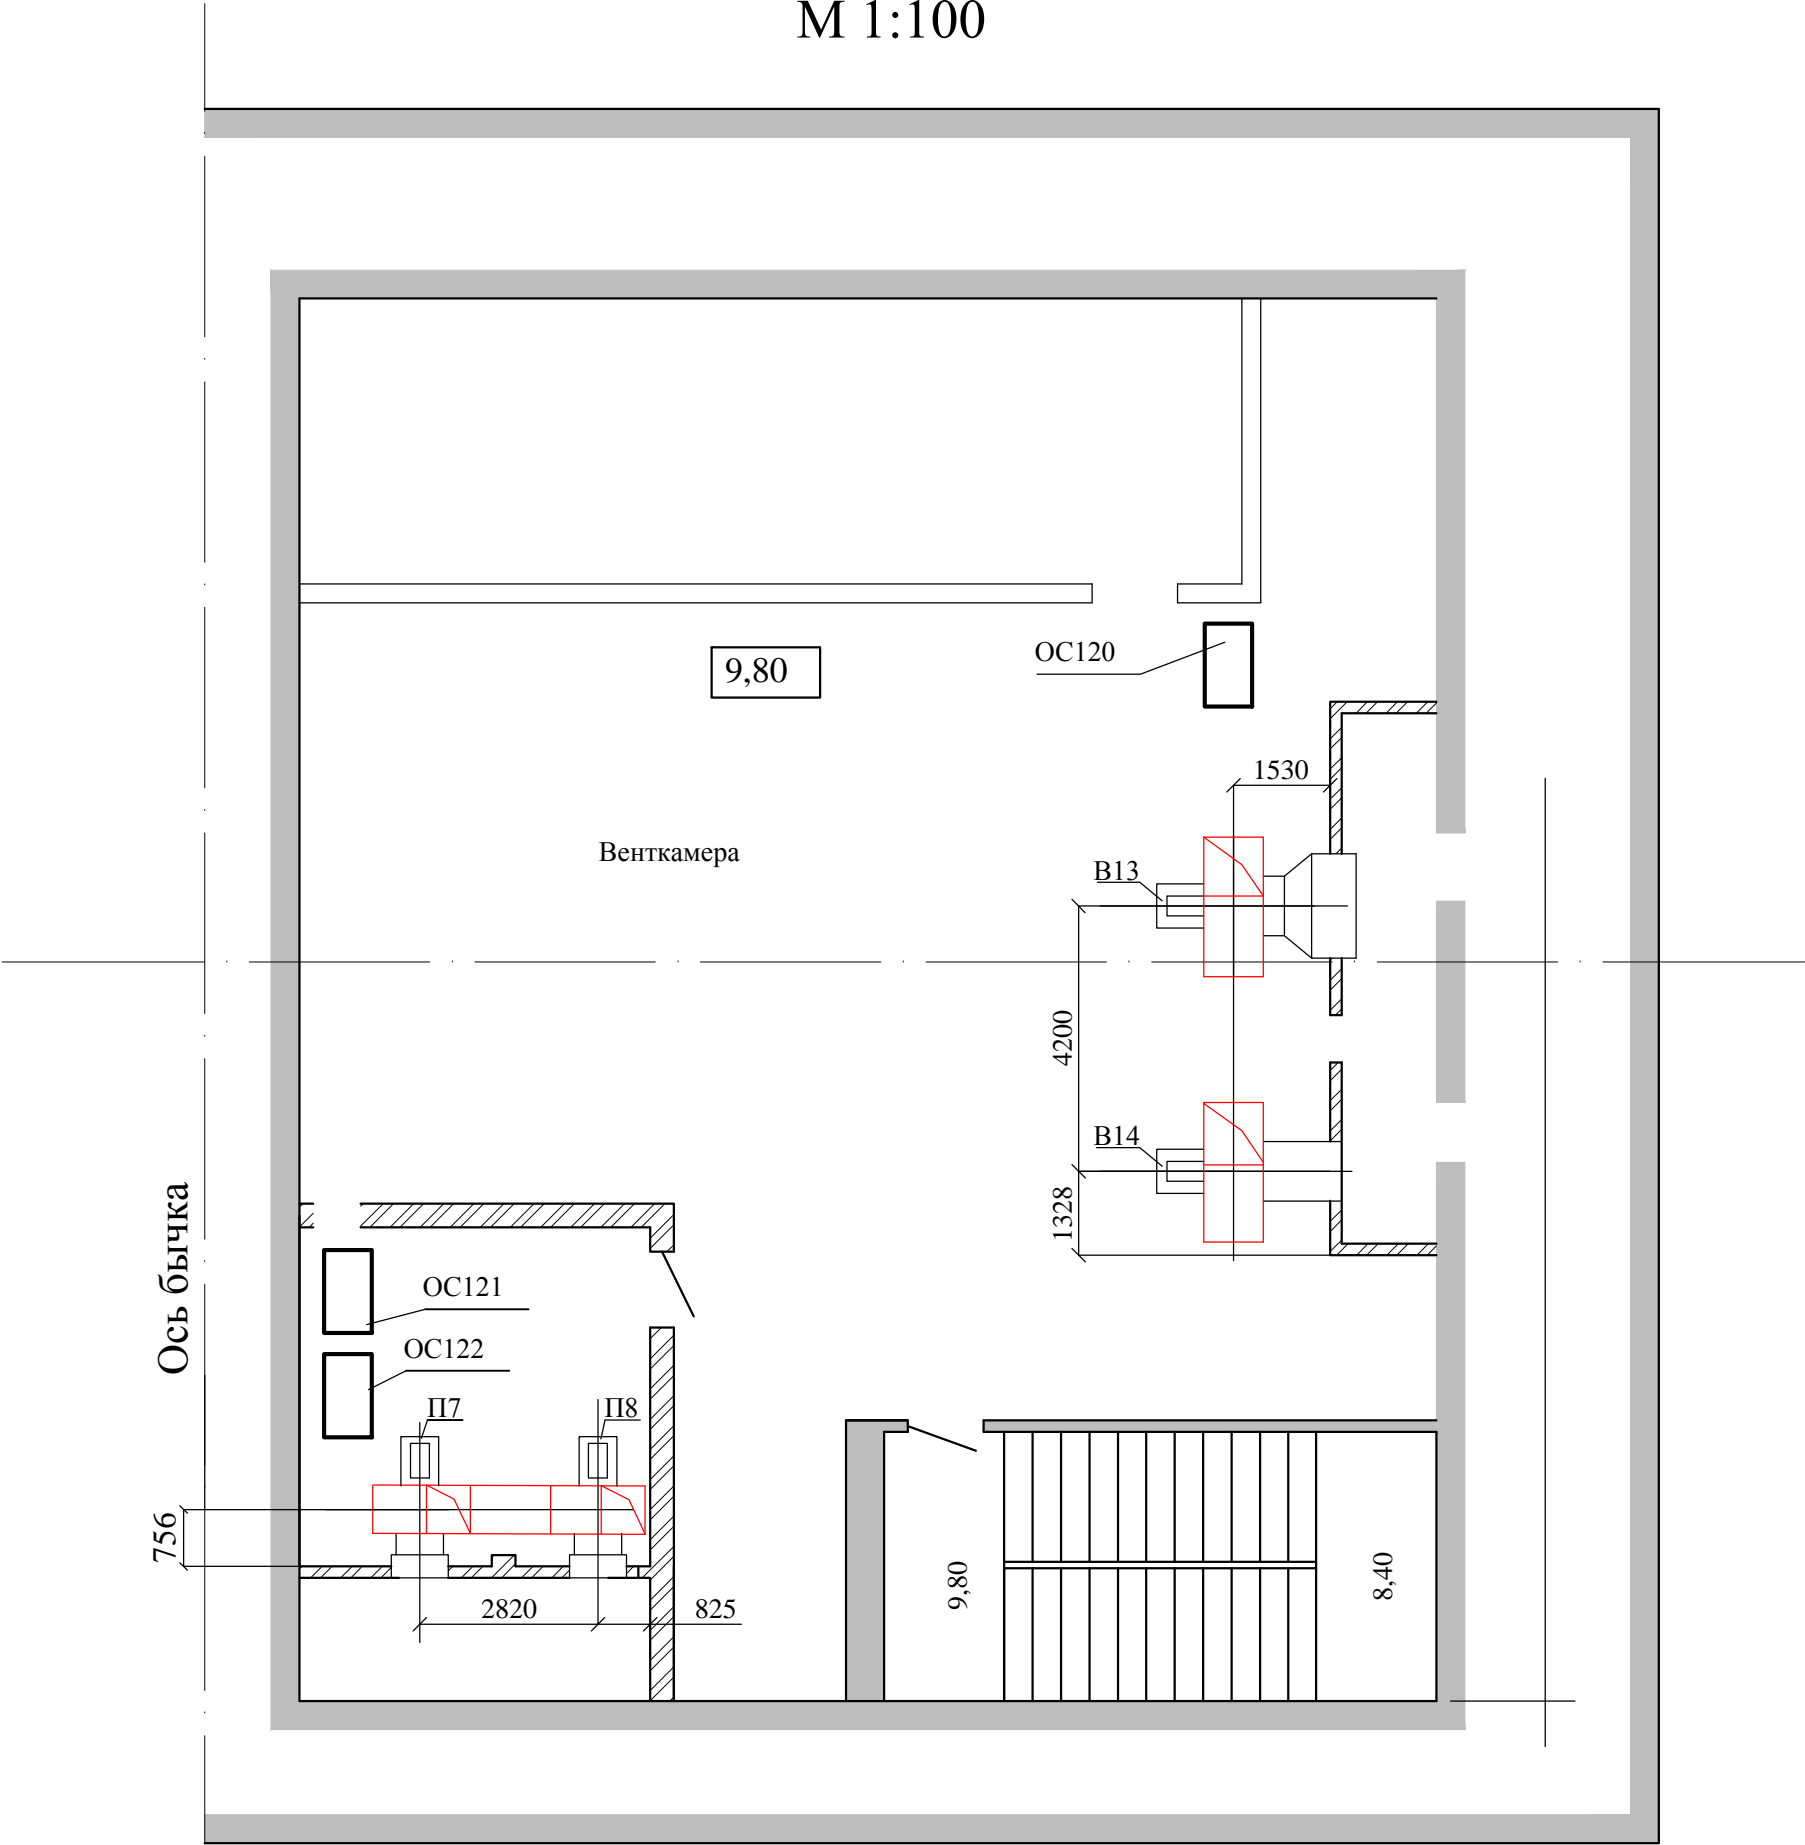


Водоприемник
План-разрез на отм.16,70.
М 1:100

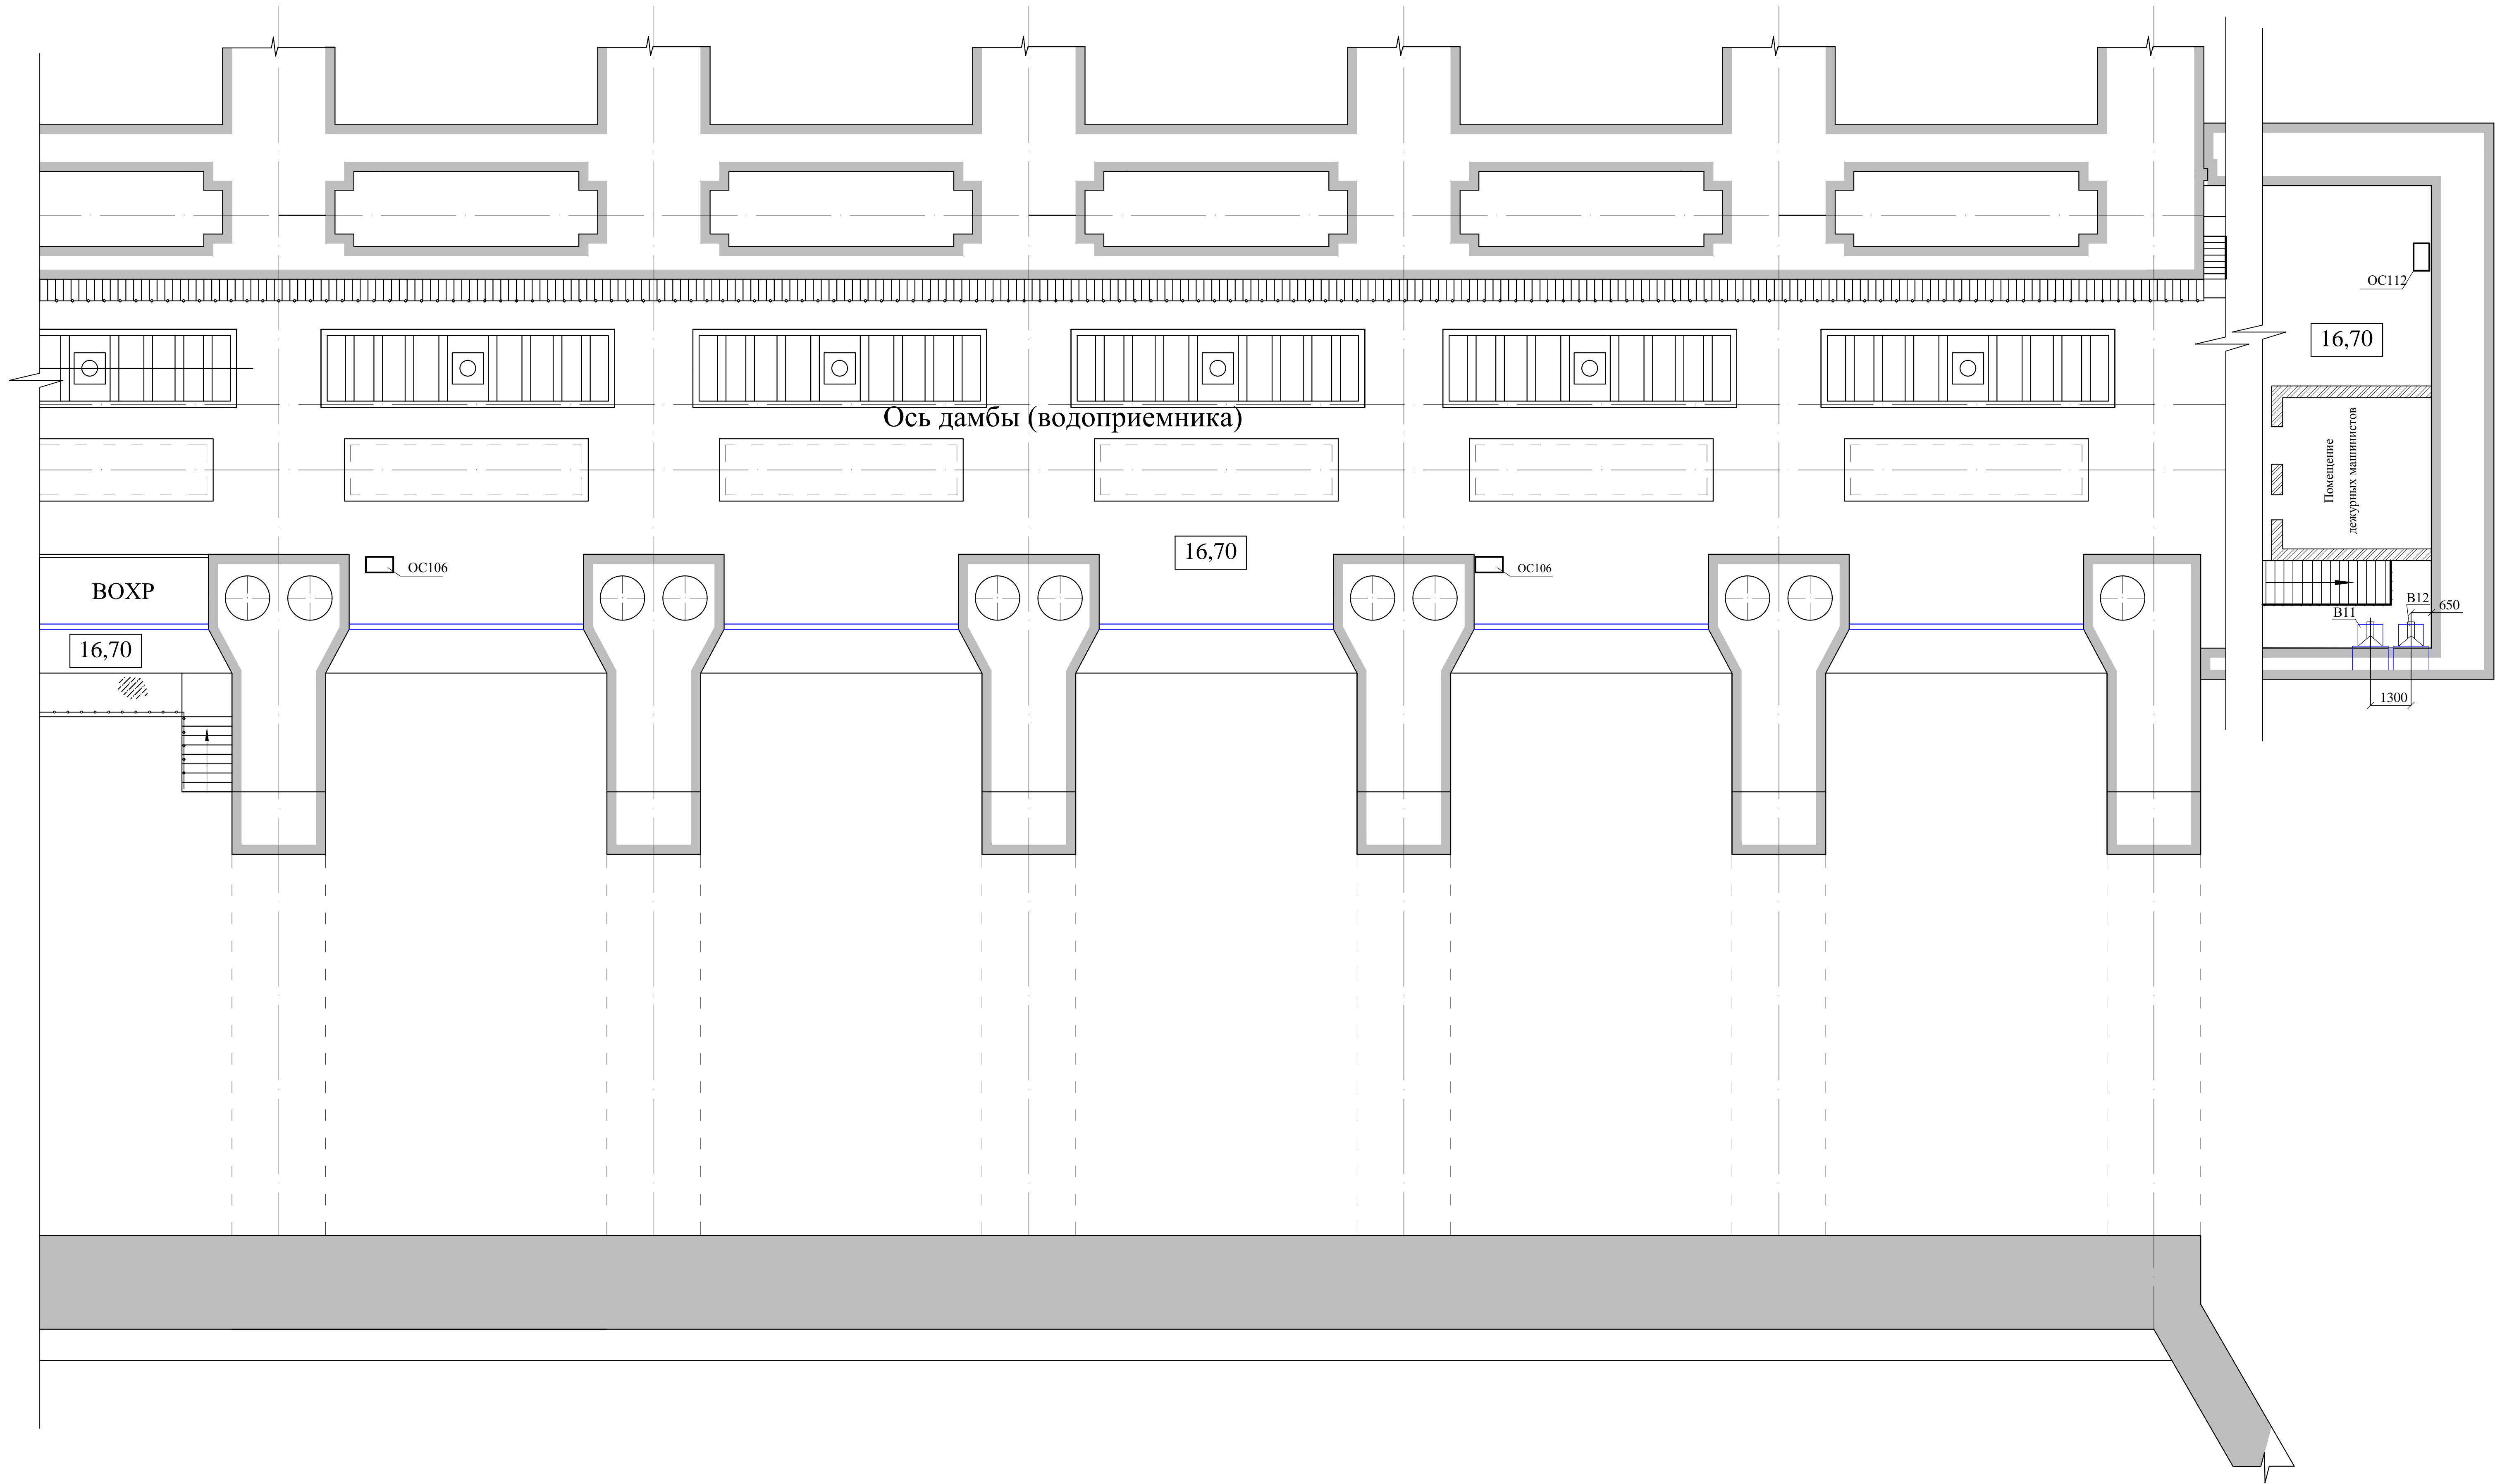

Правобережный устой.
План-разрез на отм. 28,00
М 1:100

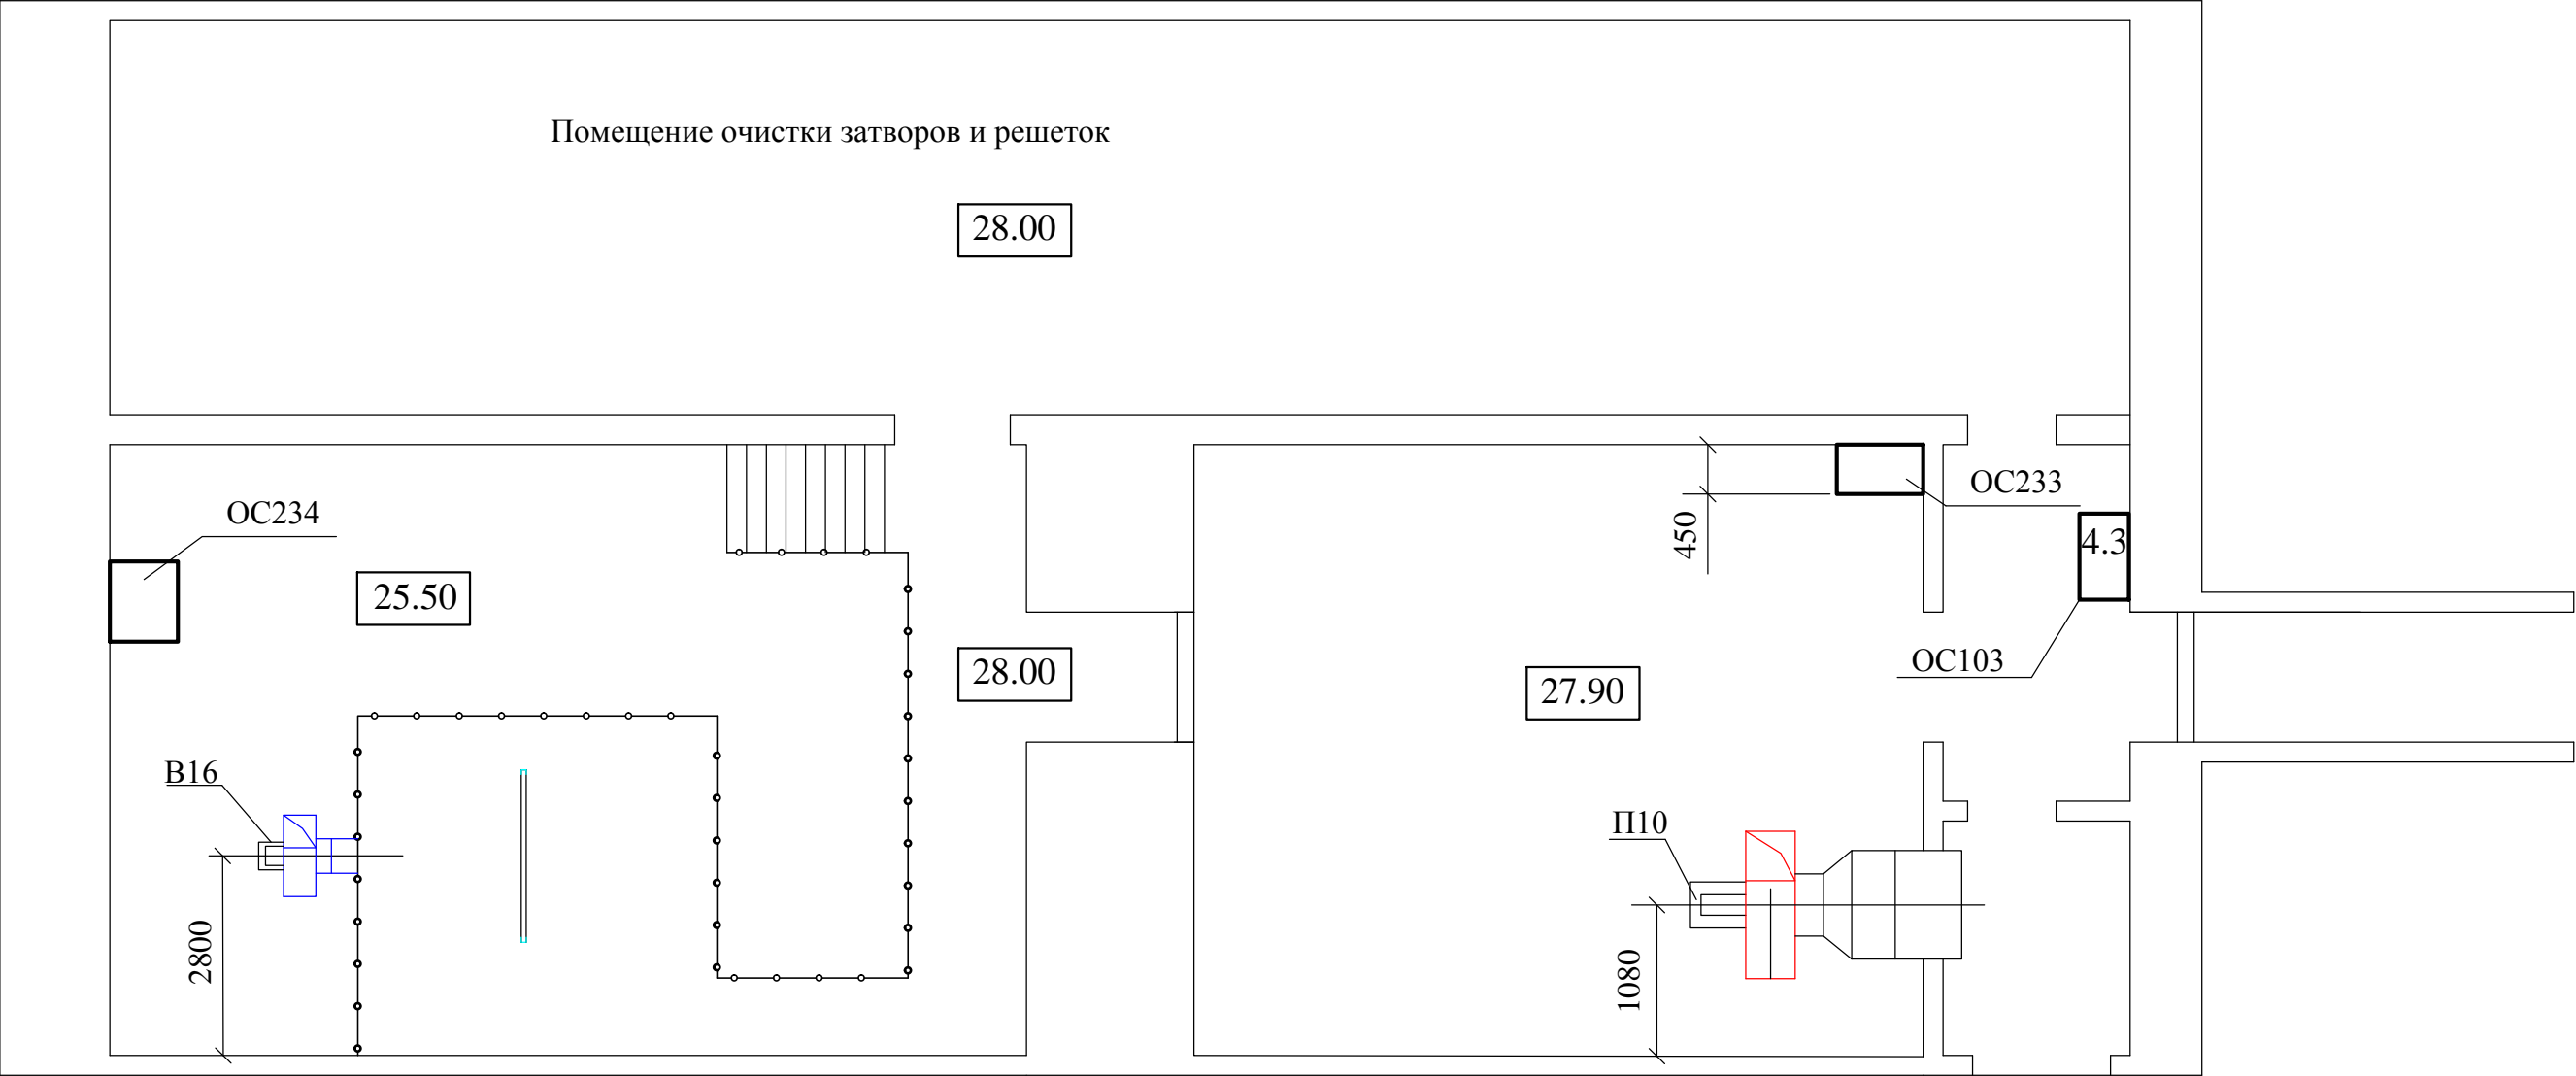


Правобережный устой.
План-разрез на отм. 28,10
М 1:100

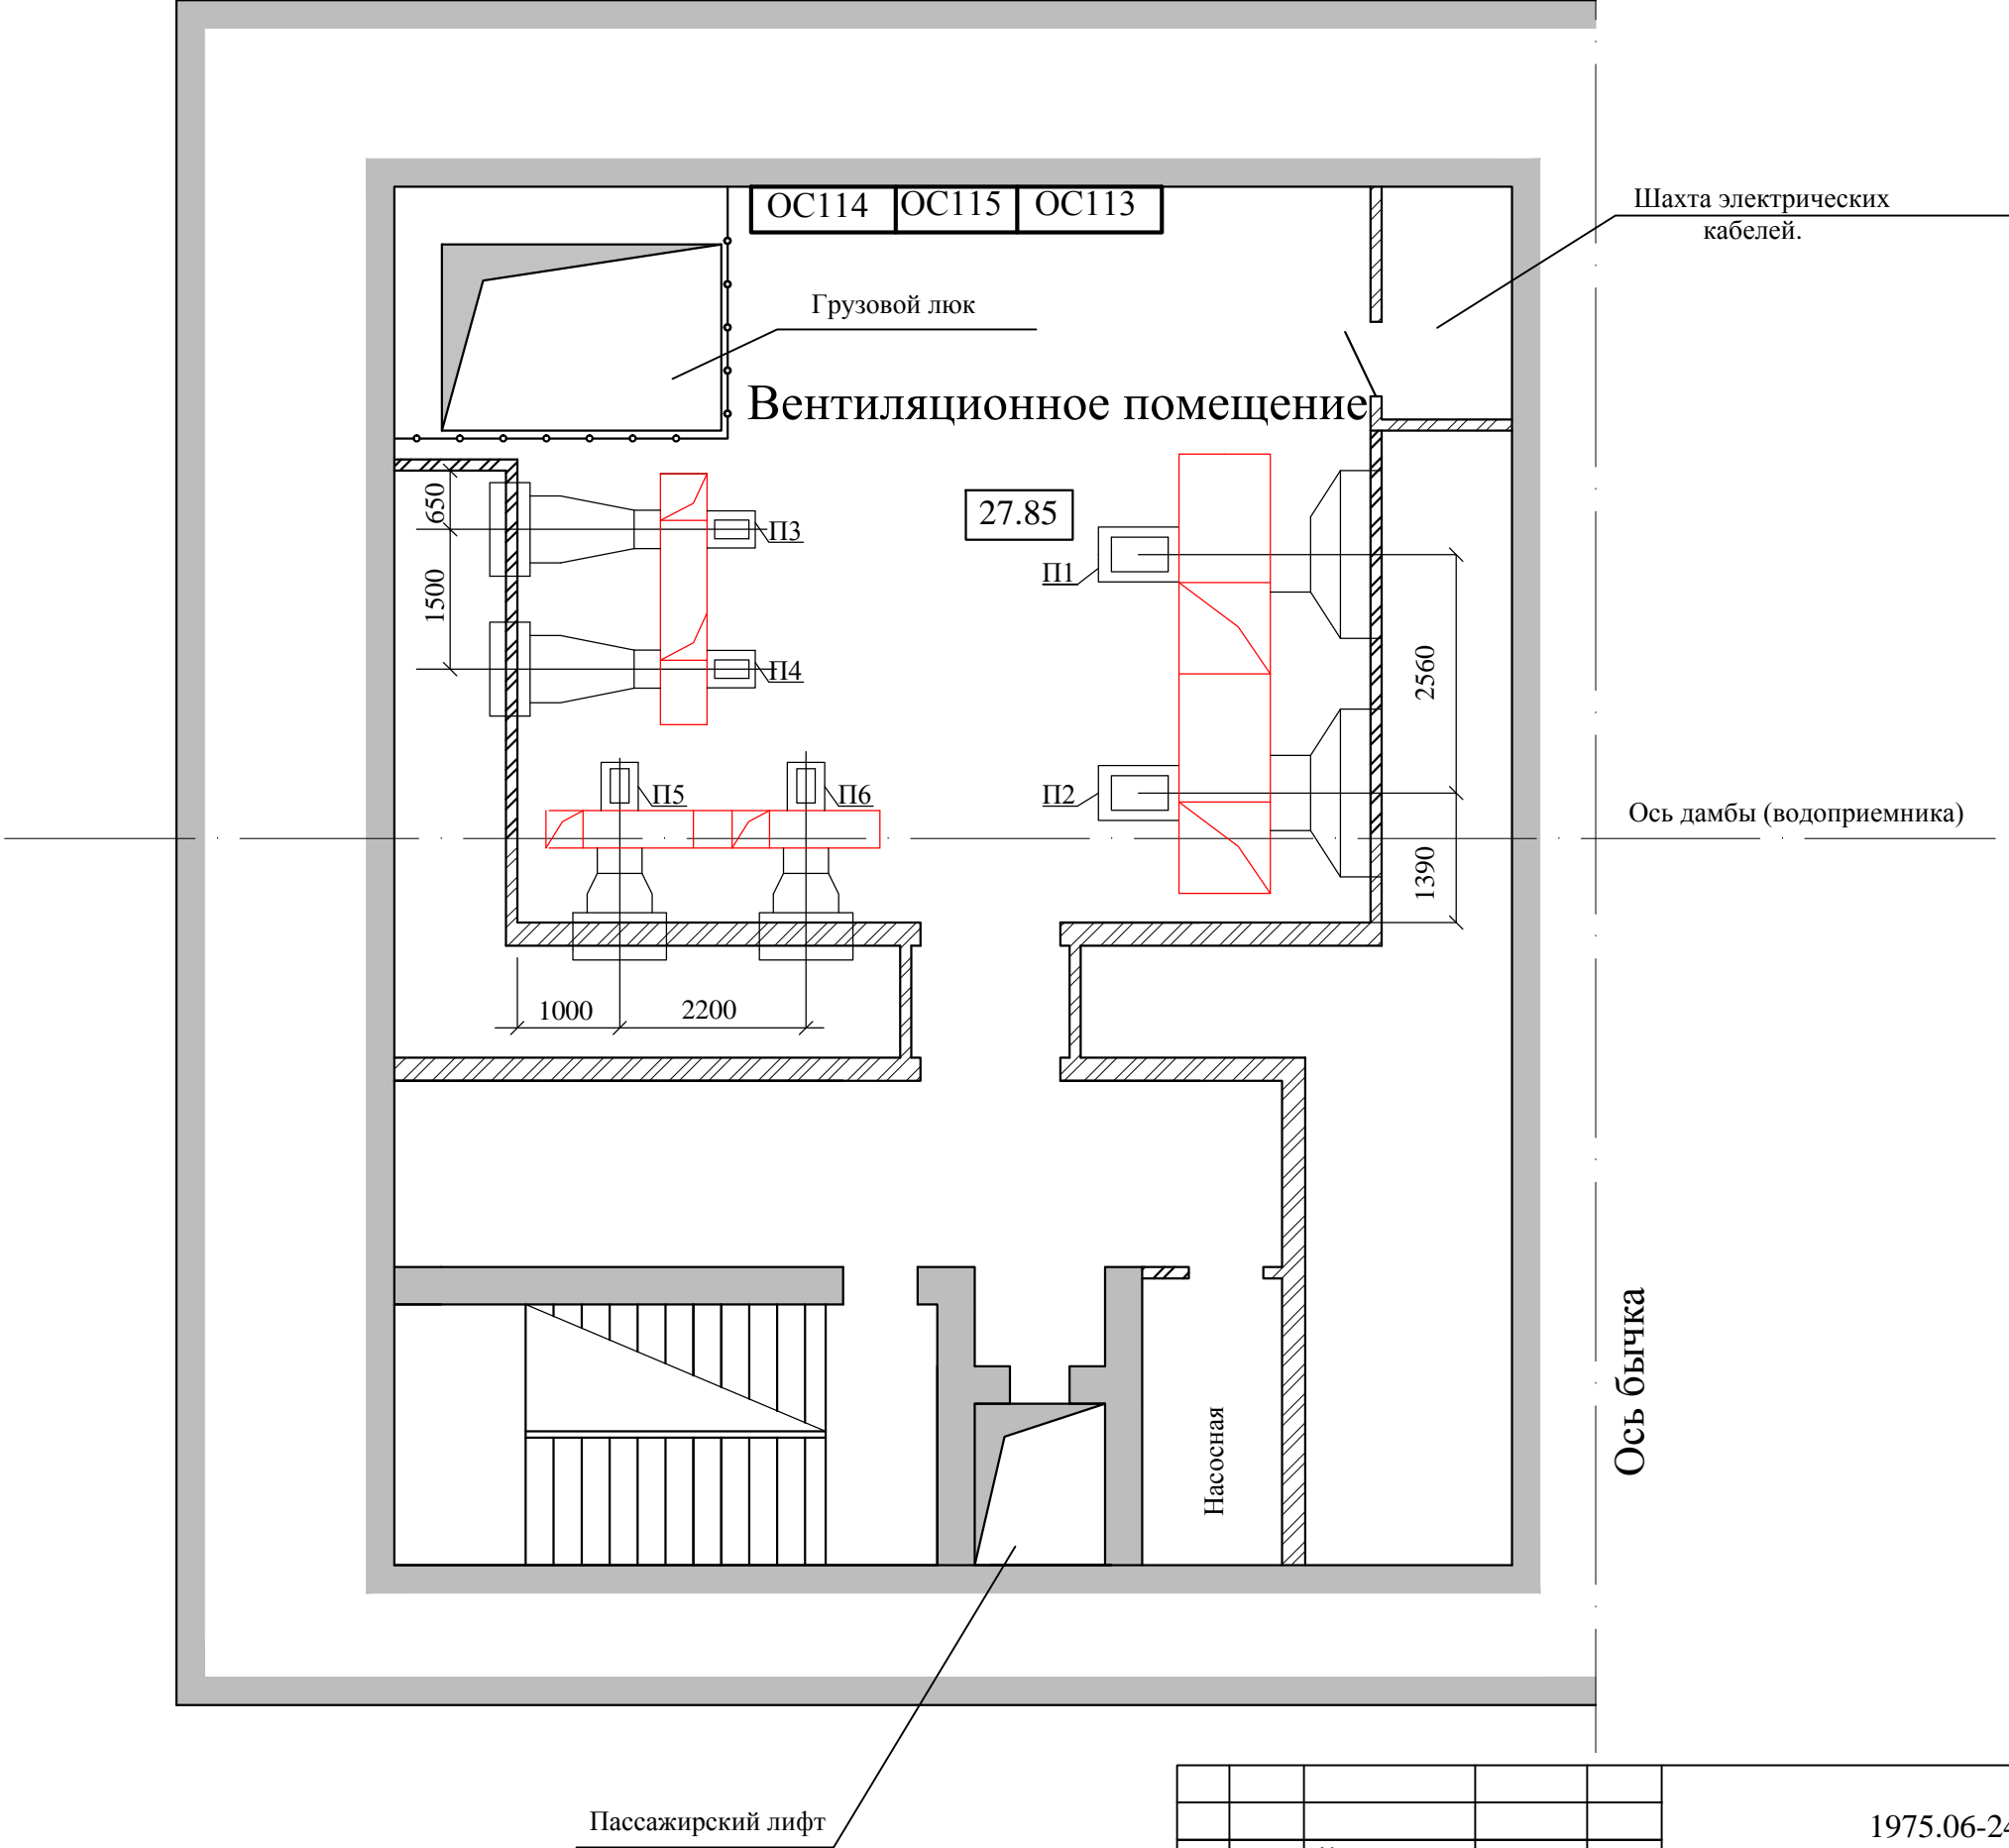

Инв. N° подл.		Погр. и дата	Взам. инв. N°	Инв. N дубл.	Погр. и дата	Справ. N°	Перв. примен.

Правобережный устой.
План-разрез на отм. 33,70
М 1:100

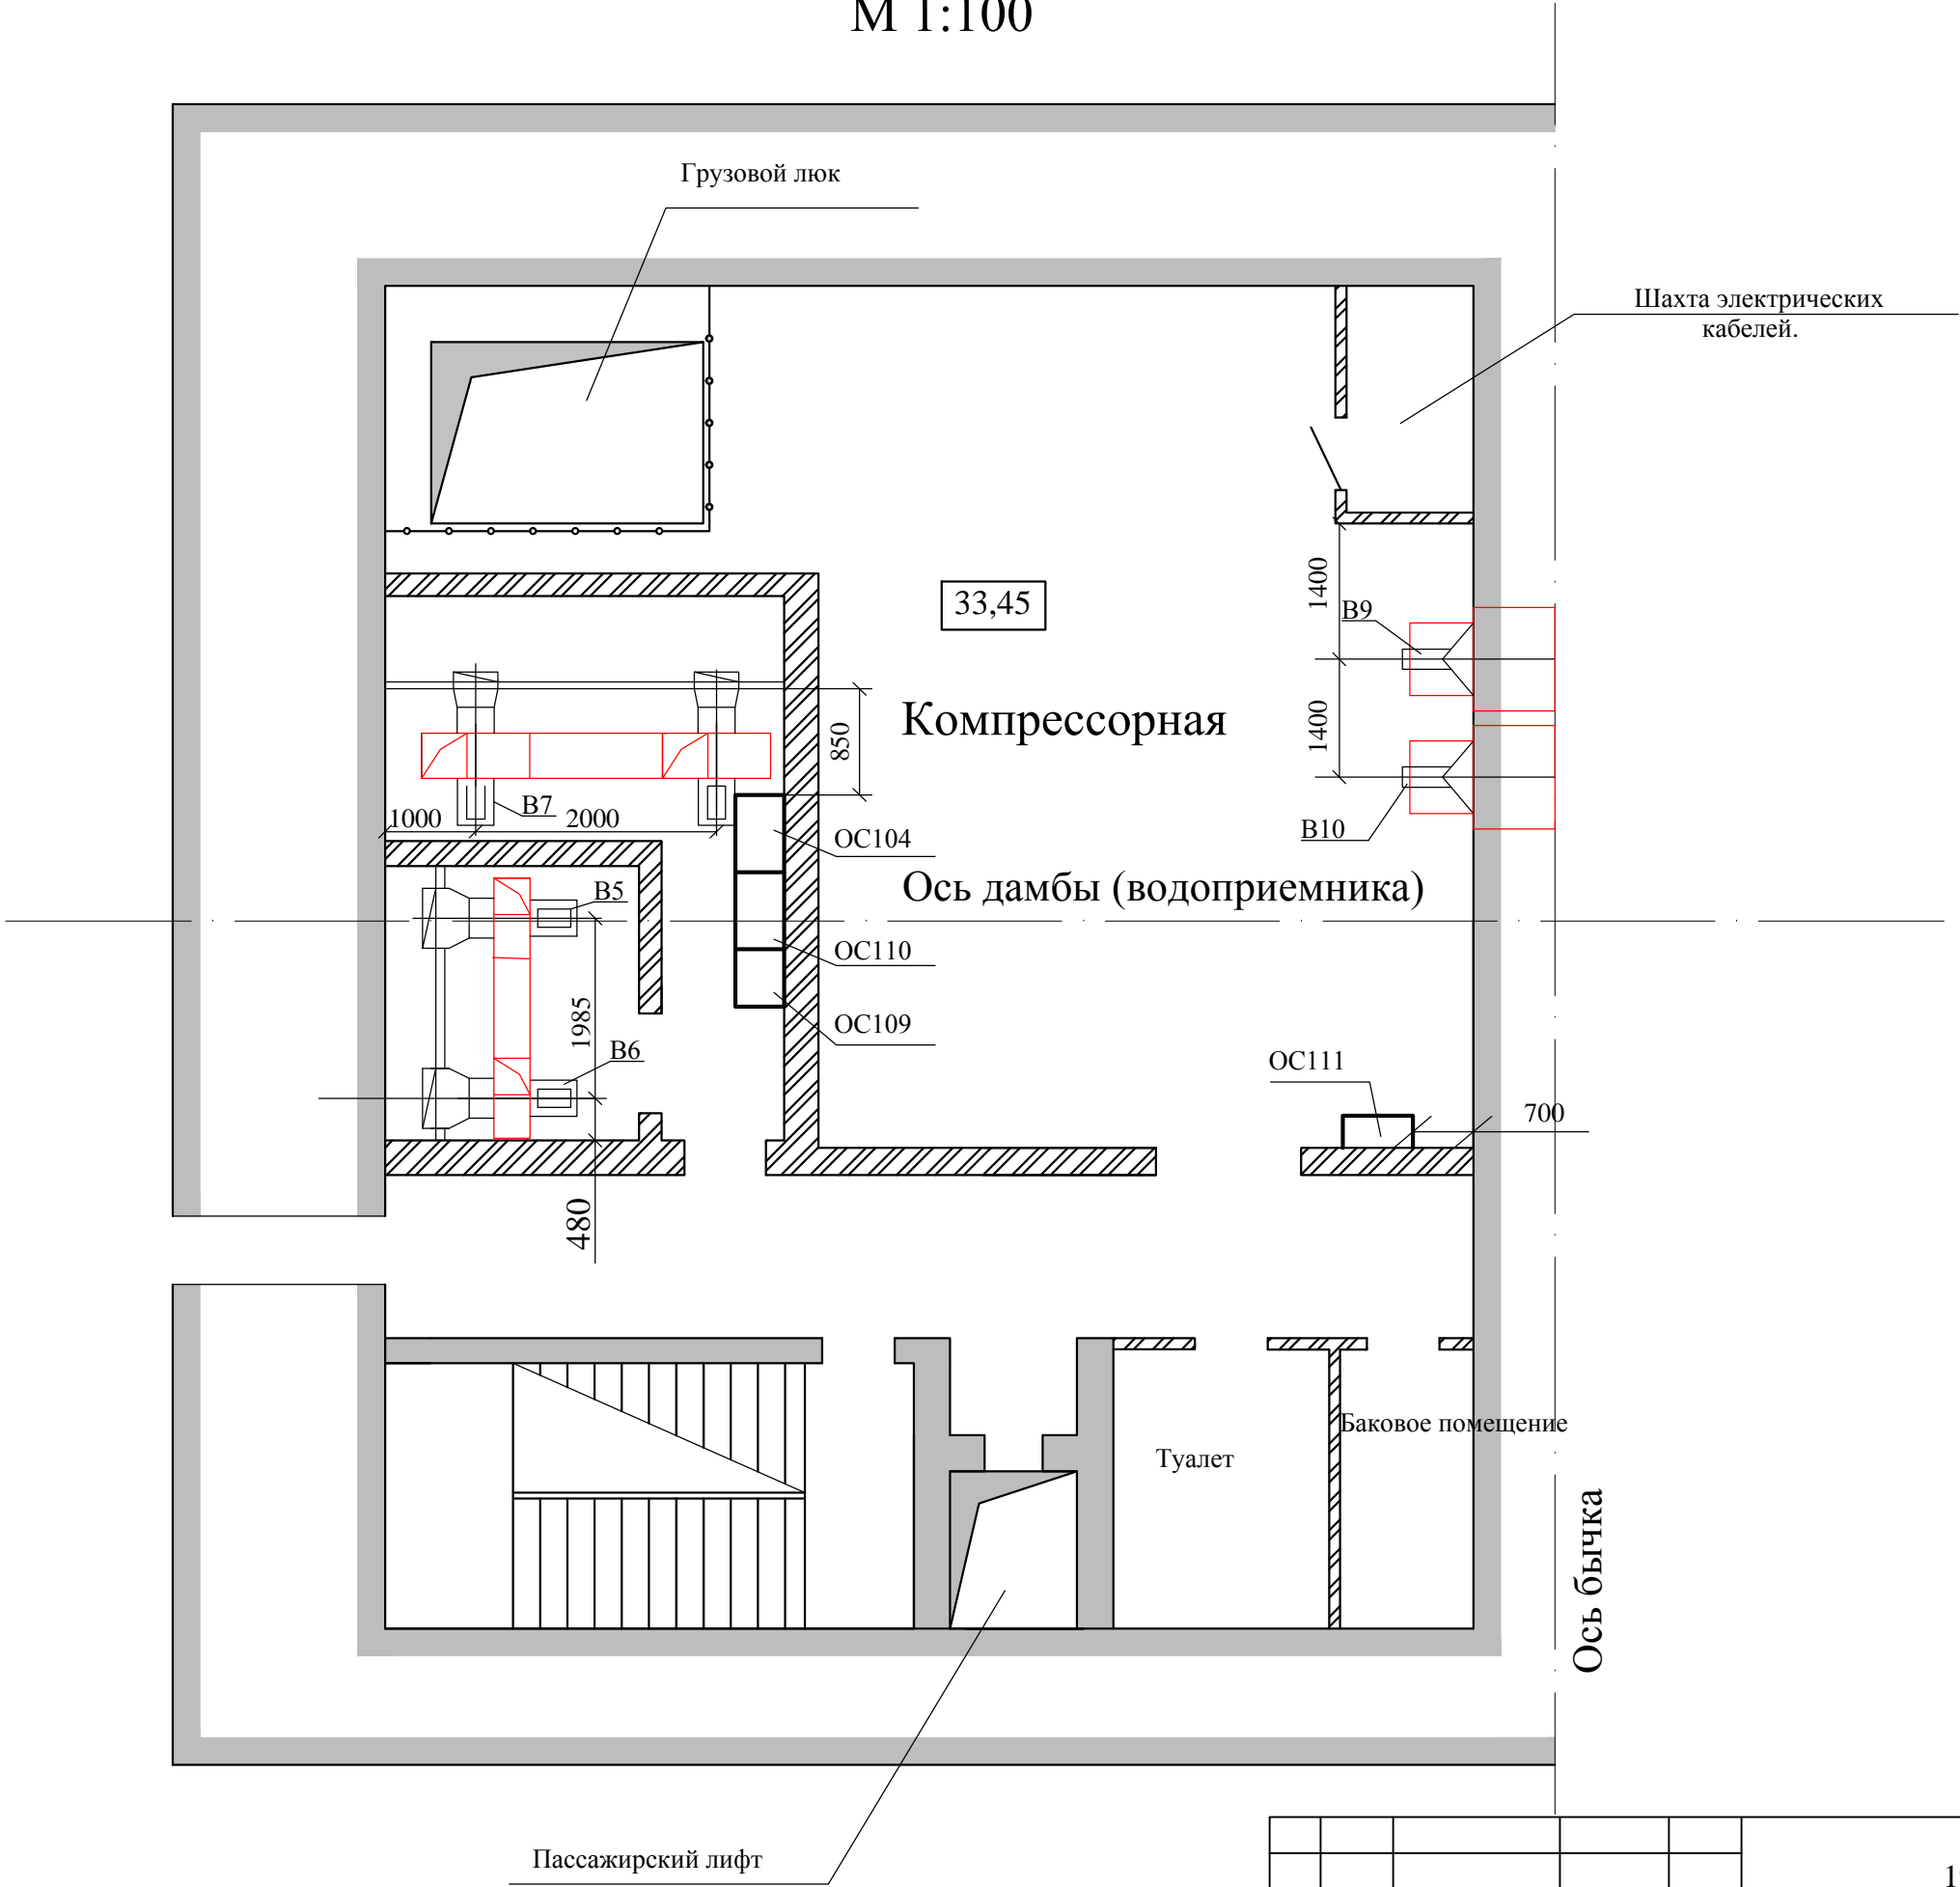


Изм.	Лист	№ докум.	Подп.	Дата

1975.06-24-001.ПЗ.Л3

Перв. примен.	
Справ. N°	

Инв. N° подл.	Подп. и дата	Взам. инв. N°	Инв. N дубл.	Подп. и дата

Правобережный устой.
План-разрез на отм. 39,10
М 1:100

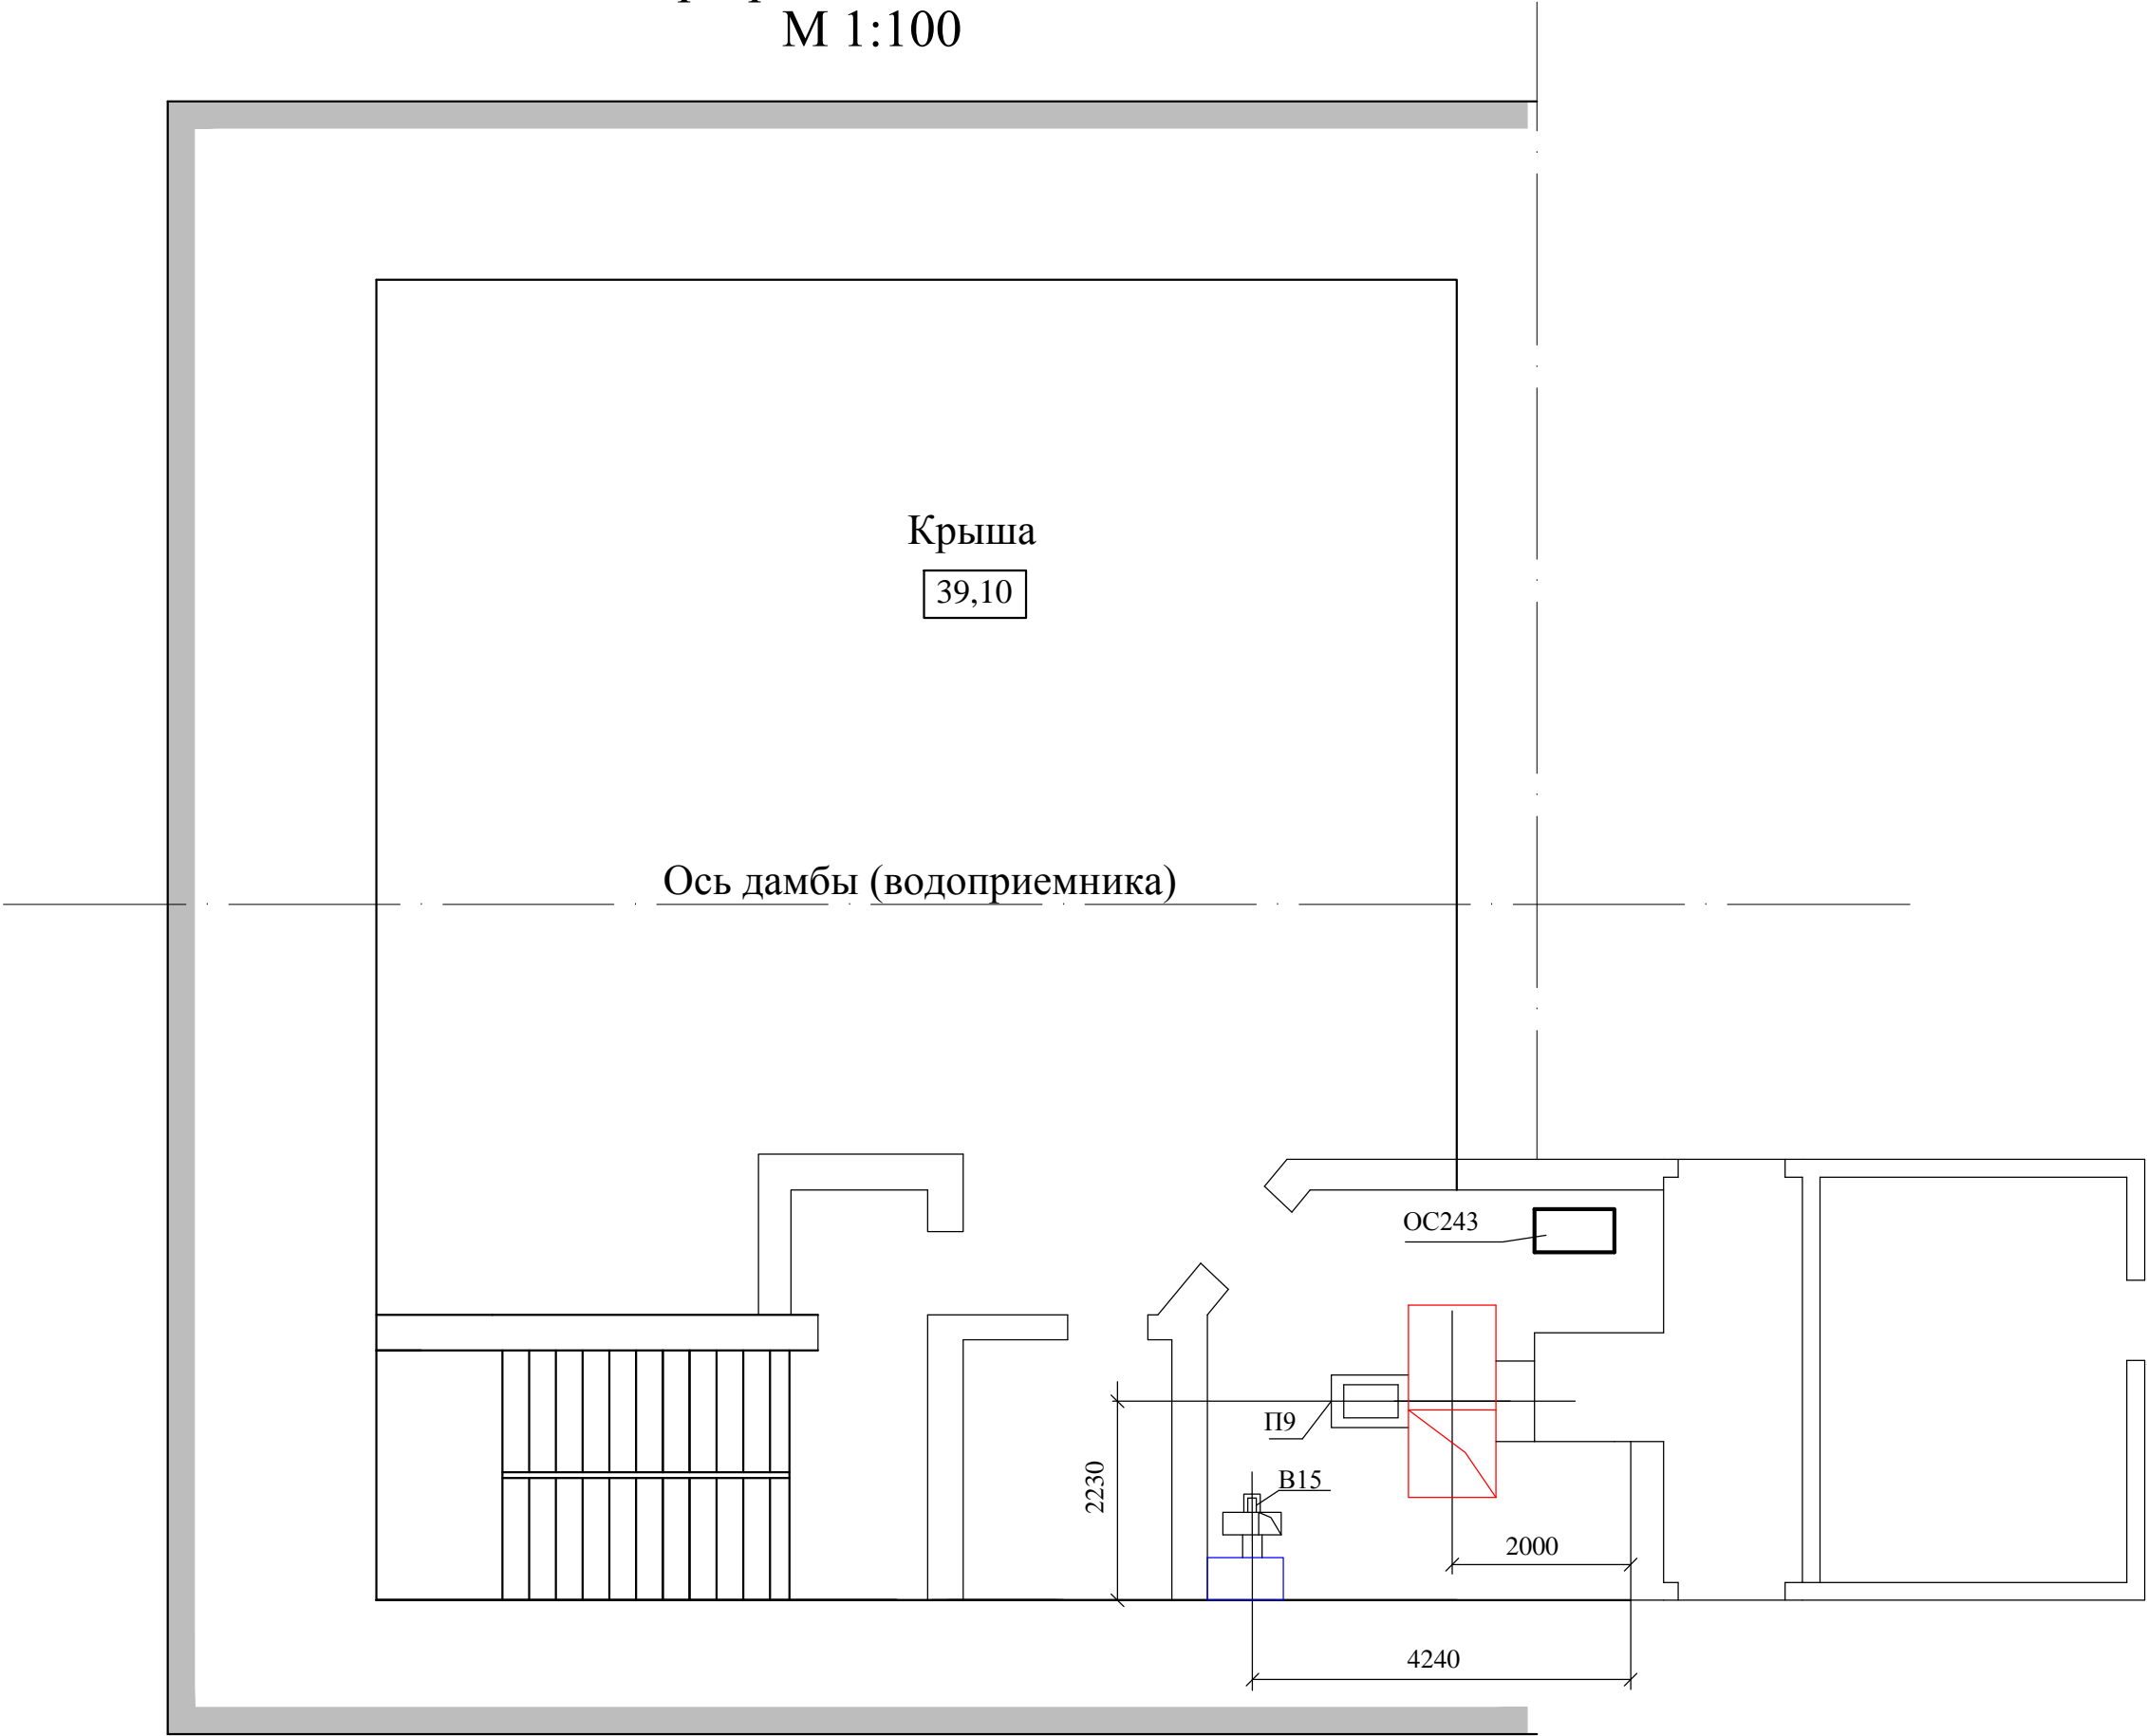

Изм.	Лист	№ докум.	Подп.	Дата

 
1975.06-24-001.ПЗ.Л3

Лист

20


Копировал

Формат А3




Шкаф ОС-183 (184-187) управления приточной вентсистемы П1 (П2-П5) Шкаф типа ШЭОС-3106 (2200x1000x600)

Вид на дверь

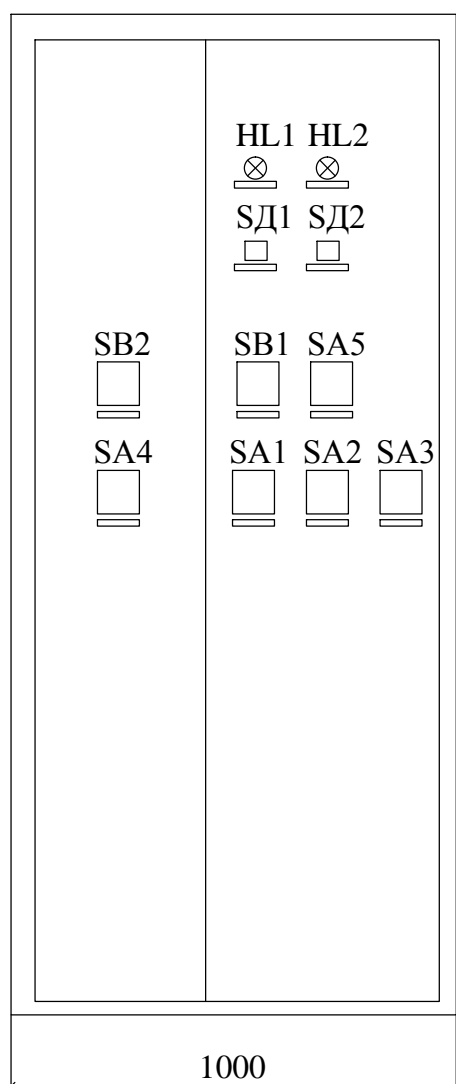

Вид без двери

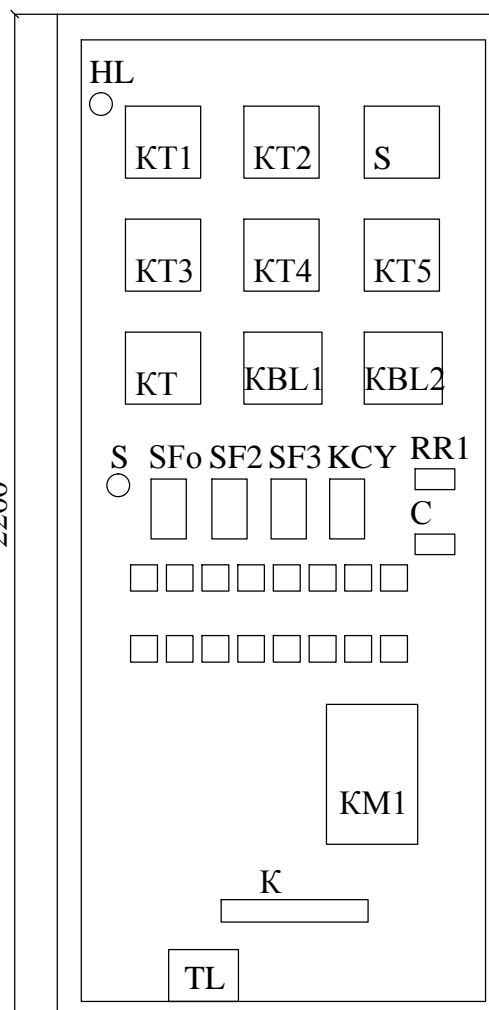

					1975.06-24-001.ПЗ.Л	Лист 22
Изм.	Лист	№ докум.	Подп.	Дата		

Инв. № подл.	Подп. и дата	Взам. инв. №	Инв. № дубл.	Подп. и дата	Перв. примен.
Справ. №					

Поясняющая схема
Вентсистема П1(П2-П5)

