


РАСЧЕТНАЯ СХЕМА

	$P(\text{кВт})$	$\cos\Phi$	$I_p(\text{А})$	$L_{\text{каб}}(\text{м})$	Марка и сечение кабеля	$\Delta U\%$
Аварийный режим	7	0,94	11,3	61,7	АПВБШп(з)-1, 4x70	0,14

ТП 10647      Луч А      0,4кВ

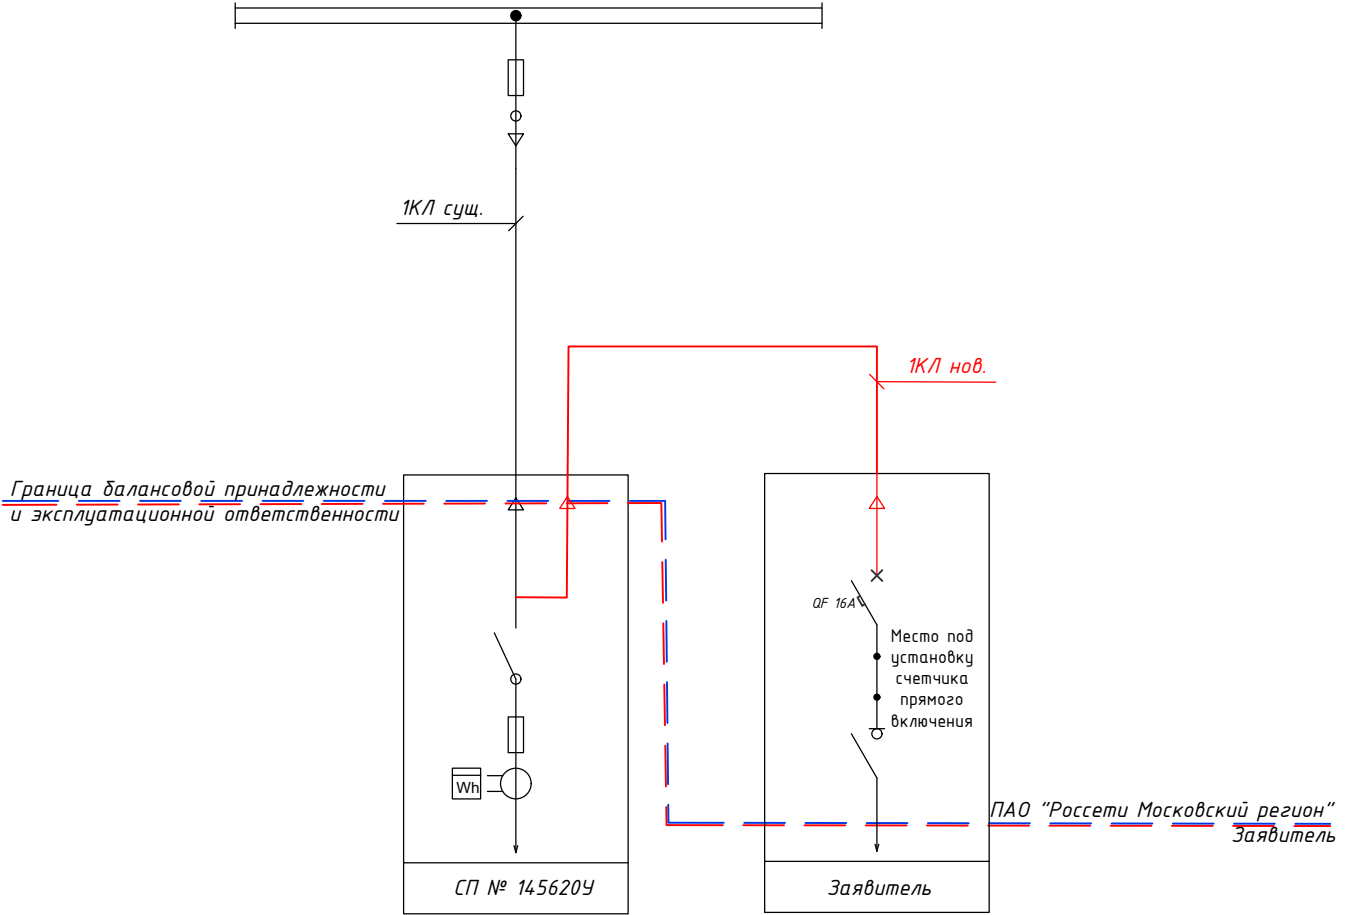

Согласовано

Взам. инв. №

Подп. и дата

Инв. № подл.

Заказчик: ГСК "АТОН"

МКС-ДОРХС-1304-30

Строительство КЛ-0,4кВ по шлейфовой схеме от СП-0,4кВ № 145620 до ВРЩ-0,4кВ, установка ВРЩ-0,4кВ - 1 шт., в т.ч. ПИР: г.Москва, ул.Ферсмана, влад.1/2

Изм.	К.уч.	Лист	№ док.	Подпись	Дата
Утвердил	Жданов			<i>[Signature]</i>	05.26
Разраб.	Гарибьян			<i>[Signature]</i>	05.26
Н. контр.	Жданов			<i>[Signature]</i>	05.26

ВРЩ- 0,4 кВ

Стадия	Лист	Листов
Р	3	1

Электрическая однолинейная схема

