

СХЕМА РАСПОЛОЖЕНИЯ ЧАСТЕЙ

Луч А 0,4кВ

ПП 30550

Луч Б 0,4кВ

ЖКЛ

Место под установку насоса

Место под установку котла


Место под установку счетчика

ПАО "Система Московский регион"

Здание

Граница балансовой принадлежности и эксплуатационной ответственности

1

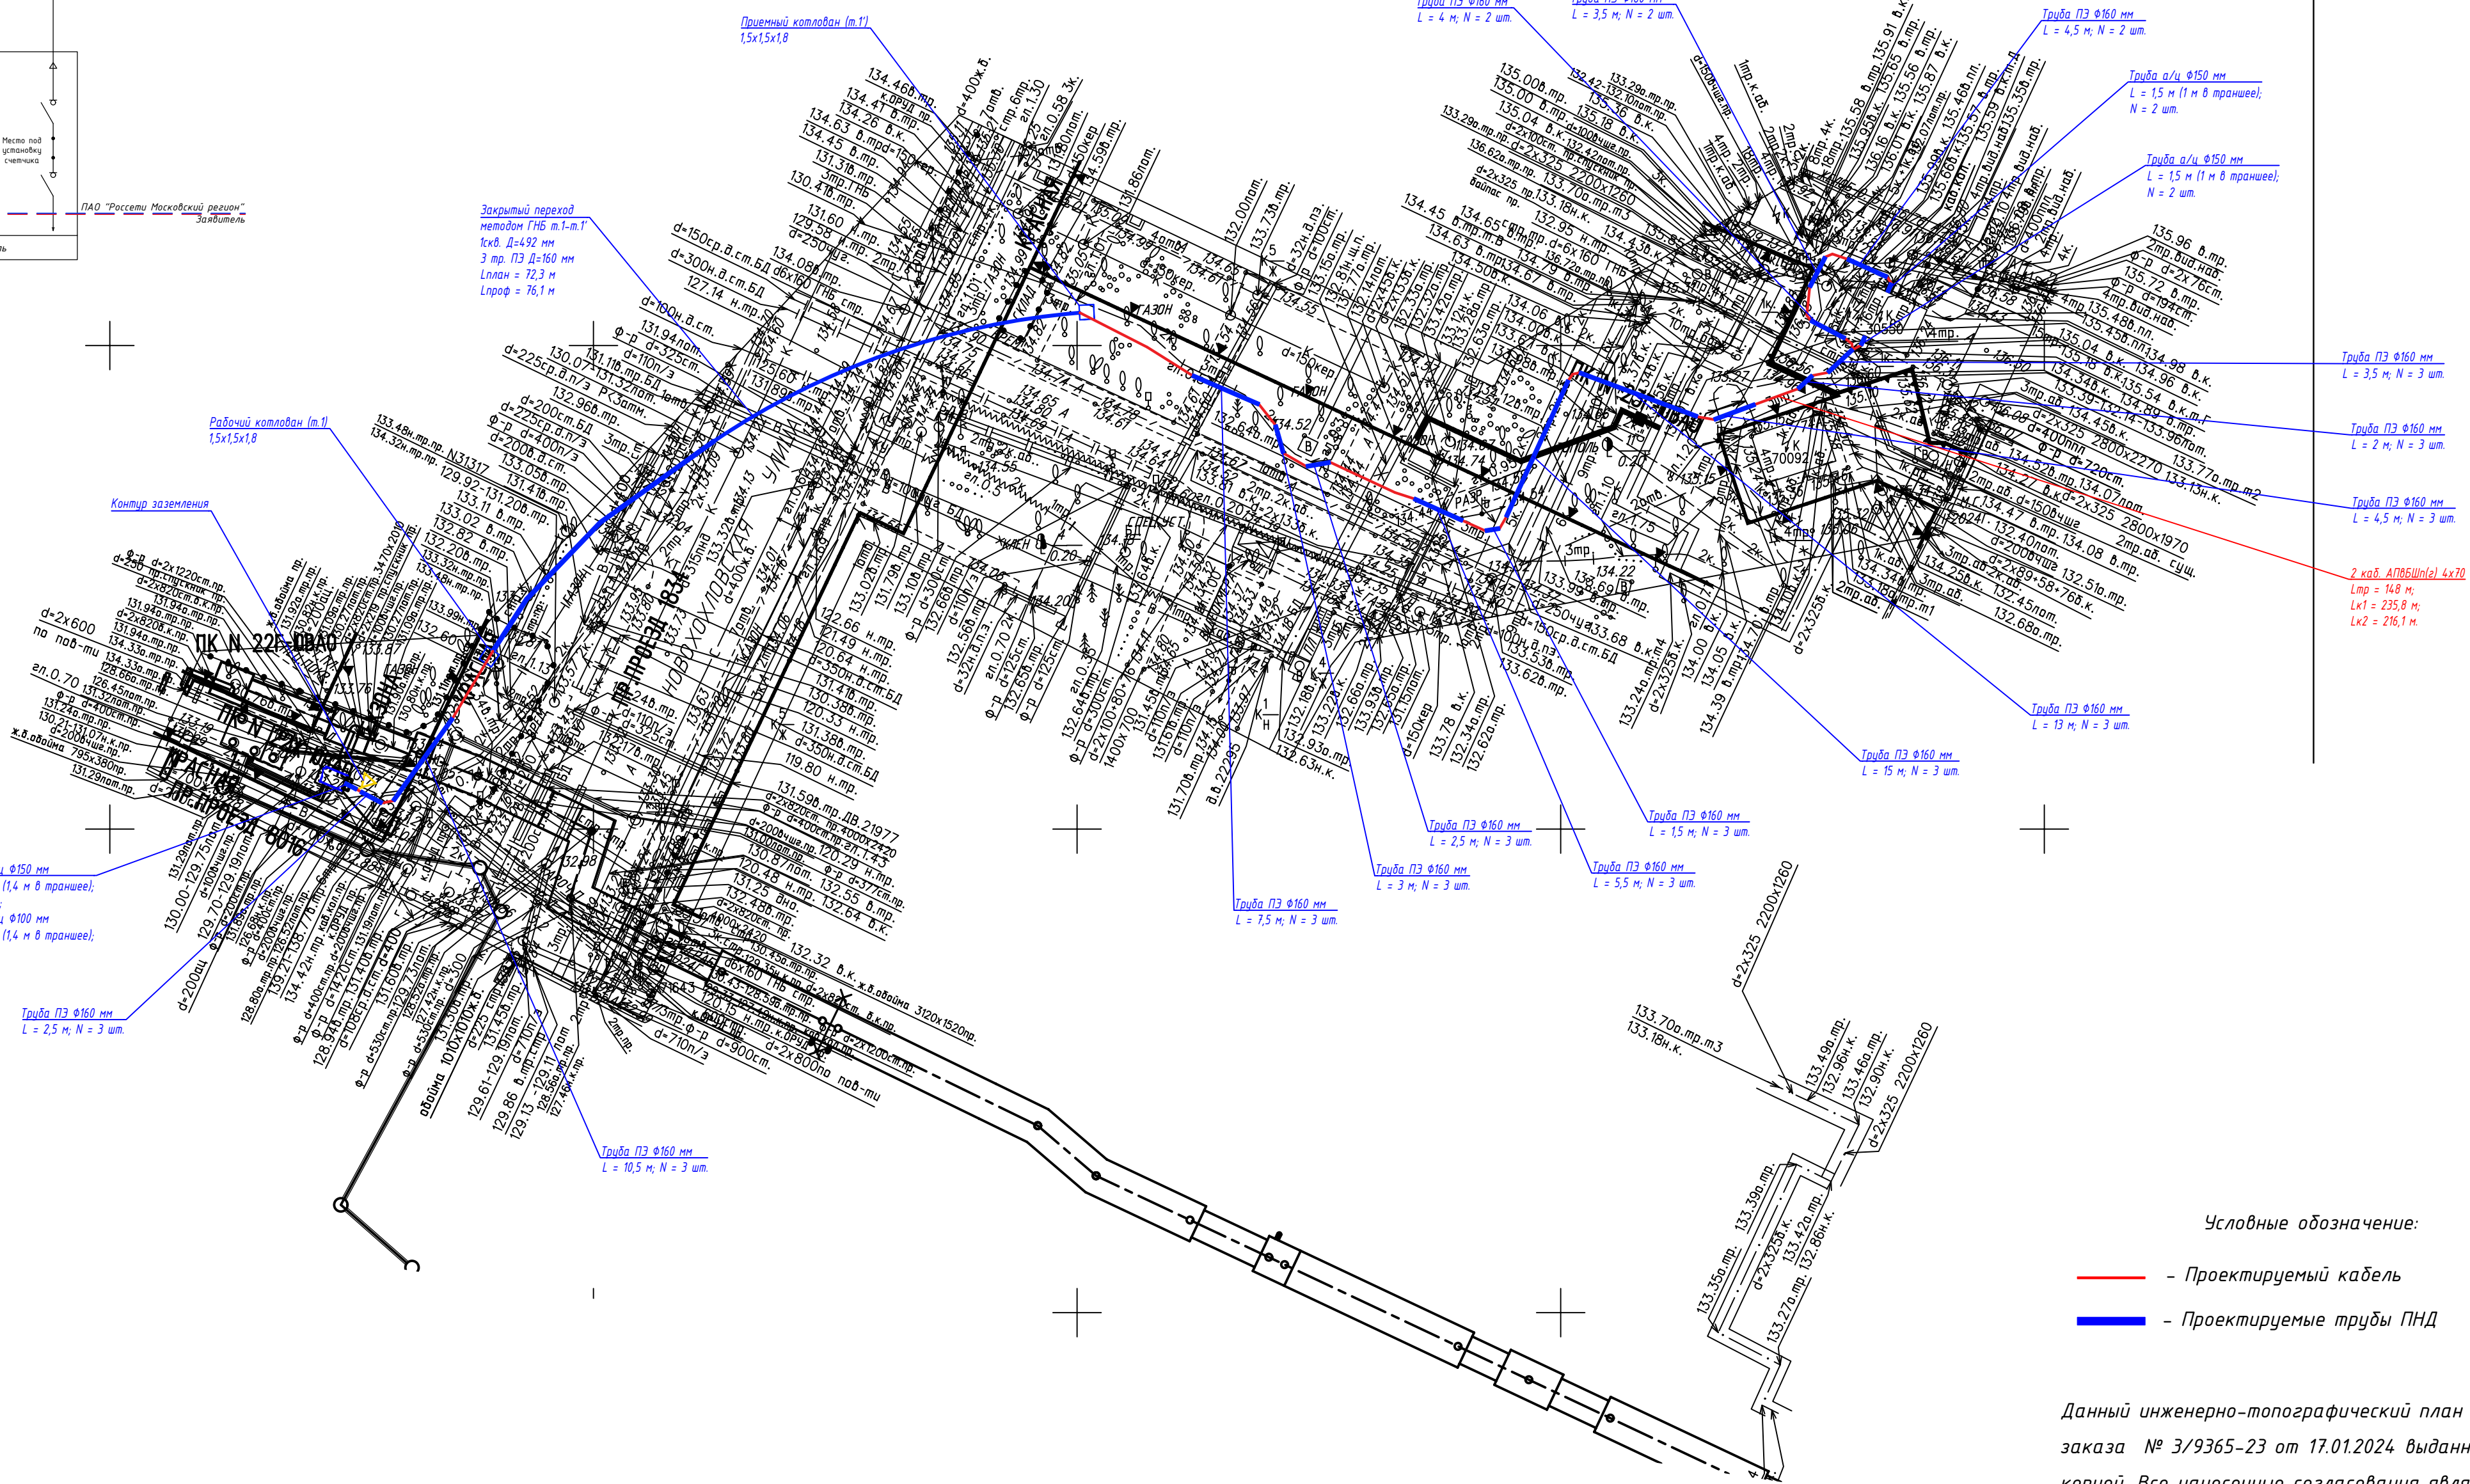

Условные обозначение.

— - Проектируемый кабель

— Проектируемые трубы ПНД

Данный инженерно-топографический план смонтирован в электронном виде из фрагмента заказа № 3/9365-23 от 17.01.2024 выданного ГУП "Мосгоргеотрест" и является его точной копией. Все нанесенные согласования являются точной копией оригинала.

Начальник управления по разработке
и согласованию проектной документации
09.10.2025 г.

Жданов В.И.

ЛИНИИ ГРАДОСТРОИТЕЛЬНОГО РЕГУЛИРОВАНИЯ НАНЕСЕНЫ ПО СОСТОЯНИЮ
НА 09.01.24

ПЛАНОВО-ВЫСОТНАЯ ПРИВЯЗКА ВЫПОЛНЕНА ПО СОСТОЯНИЮ ОАСИ МКА НА
12.01.24 (Проект № Д6810-23)

По вопросам несоответствия планового положения подземных коммуникаций
обращаться по тел. (499)257-09-11 (доб.51-43)

М 1:500, высота сечения рельефа 0.5м

система координат: Московская; система высот: Московская

						З/Р3965-23 - ИДЖ-Г			
Изм.	Коп. уч.	Лист	№ док.	Подпись	Дата	Наименование объекта: Строительство ЗКП-0.4кВ с ТП-10/0.4кВ № 30550 до новых ВРЩ-0.4кВ, установка ВРЩ-0.4кВ - 2 шт., т.ч. ПИР: г. Москва, ул.Новохохловская, з/у 1 Заказчик: ООО "СМУ-8" Местоположение (адрес) объекта: г. Москва, ул. Новохохловская, з/у 1 Номенклатра: А-VIII-14.0, А-VIII-14.11, А-VIII-14.14 ИНЖЕНЕРНО-ТОПОГРАФИЧЕСКИЙ ПЛАН (М: 1:500) Заказчик: ПАО "МОСКОВСКАЯ ОБЪЕДИНЕННАЯ ЭНЕРГЕТИЧЕСКАЯ КОМПАНИЯ" МСК - ДОРХС - 1190 –ЭС Строительство ЗКЛ-0.4кВ от ТП-10/0.4кВ № 30550 до новых ВРЩ-0.4кВ, установка ВРЩ-0.4кВ - 2 шт., т.ч. ПИР: г.Москва, ул.Новохохловская, з/у 1 Кабельные линии 0,4 кВ План трассы М 1:500			
Разработал									
Композит. работ	Композит. работ				17.01.24				
Камерал. работ	Камерал. работ				17.01.24				
ЛПР (Кр. лин.)	Неверкин А. А.				17.01.24				
ОТК	Акимов Л. И.				17.01.24				
						Стадия		Лист	Листов
						И			1
						МОСКОВСКИЙ РЕГИОН © ГБУ "Мосгоргеотрест"			
Изм.	К.уч.	Лист	№ док.	Подпись	Дата				
Утвердил	Хданов				11.25	Стадия			
Разрал.	Попова				11.25	Лист			
						Листов			
						Р			
						З			
						1			
Н. контрл.	Хданов				11.25	 РОССЕТИ МОСКОВСКИЙ РЕГИОН			

Копирова,

Формат A1