


Номинальное напряжение, В, род тока	~230В	~230В	~230В	~230В	~230В	~230В	~230В	~230В	~230В	~230В	~230В	~230В	~230В	~230В	~230В
	Питание Блока управления 1 (Насос №1)	Питание Блока управления 2 (Насос №2)	Питание Блока управления 3 (Насос №3)	Питание Блока управления 4 (Насос №4)	Питание Блока управления 5 (Задвижка 1)	Питание Блока управления 6 (Задвижка 2)	Питание Блока управления 7 (Клапан 3)	Питание Блока управления 8 (Клапан 4)	Питание Блока управления 9 (Задвижка №5)	Питание Блока управления 10 (Задвижка №6)	Питание Блока управления 11 (Клапан 7)	Питание Блока управления 12 (Клапан 8)	Питание Блока управления 13 (Задвижка №9)	Питание Блока управления 14 (Задвижка №10)	Питание Контроллера

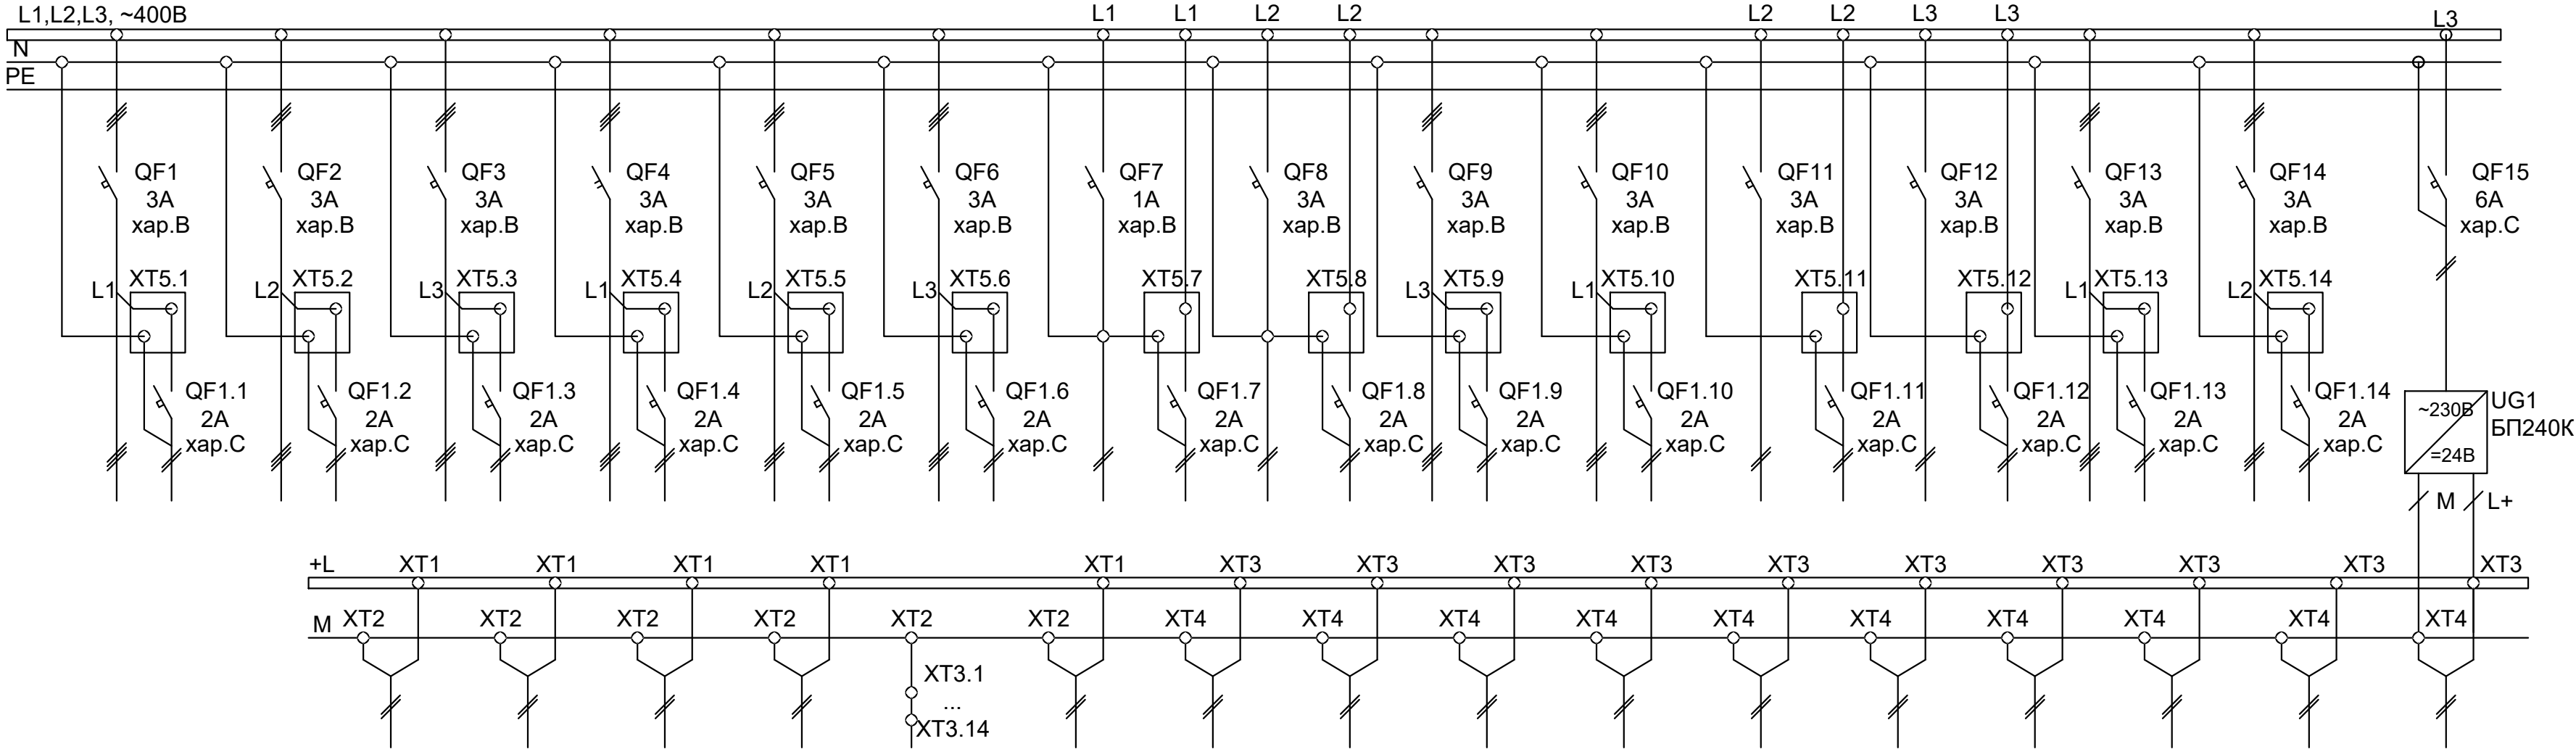

Номинальное напряжение, В, род тока		=24В	=24В	=24В	=24В	=24В	=24В	=24В	=24В	=24В	=24В	=24В	=24В	=24В	=24В	=24В	=24В
Наименование/ Тип потребителя		Питание дискретных входов модуля А1.1	Питание дискретных входов модуля А1.2	Питание дискретных входов модуля А1.3	Питание дискретных входов модуля А1.4	Питание дискретных сигналов	Питание аналоговых сигналов	Питание А1 (ПЛК200-01-CS)	Питание модуля А1.1 (МВ210-212)	Питание модуля А1.2 (МВ210-212)	Питание модуля А1.3 (МВ210-212)	Питание модуля А1.4 (МВ210-212)	Питание модуля А1.5 (МВ210-101)	Питание модуля А1.6 (МВ210-101)	Питание модуля А1.7 (МУ210-403)	Питание модуля А1.8 (МУ210-403)	Питание панели А2 (ВП-110)

Примечания:

Приведена Схема структурная электропитания цепей управления Шкафа управления насосов 1, Схема электрическая принципиальная однолинейная Шкафа управления насосов 1 приведена в комплекте документации 2147-25-001.

						2147-25-017				
						Модернизация водопроводных систем полива грунтовых плотин №№ 40, 41, 42 филиала ПАО «Русгидро»-«Волжская ГЭС»				
Изм.	Кол.уч.	Лист	Ндок.	Подпись	Дата	Грунтовая плотина №42 Шкафа управления насосов 1		Стадия	Лист	Листов
Разрабал		Алданов			04.10.22			Р	4	16
Проверил		Комов			04.10.22	Схема структурная электропитания цепей управления		 АО "Институт Гидропроект" 2022г.		
Нач.отд.		Матвиенков								
Н. контр.		Деревянко			04.10.22					
ГИП		Юрьев			04.10.22					