
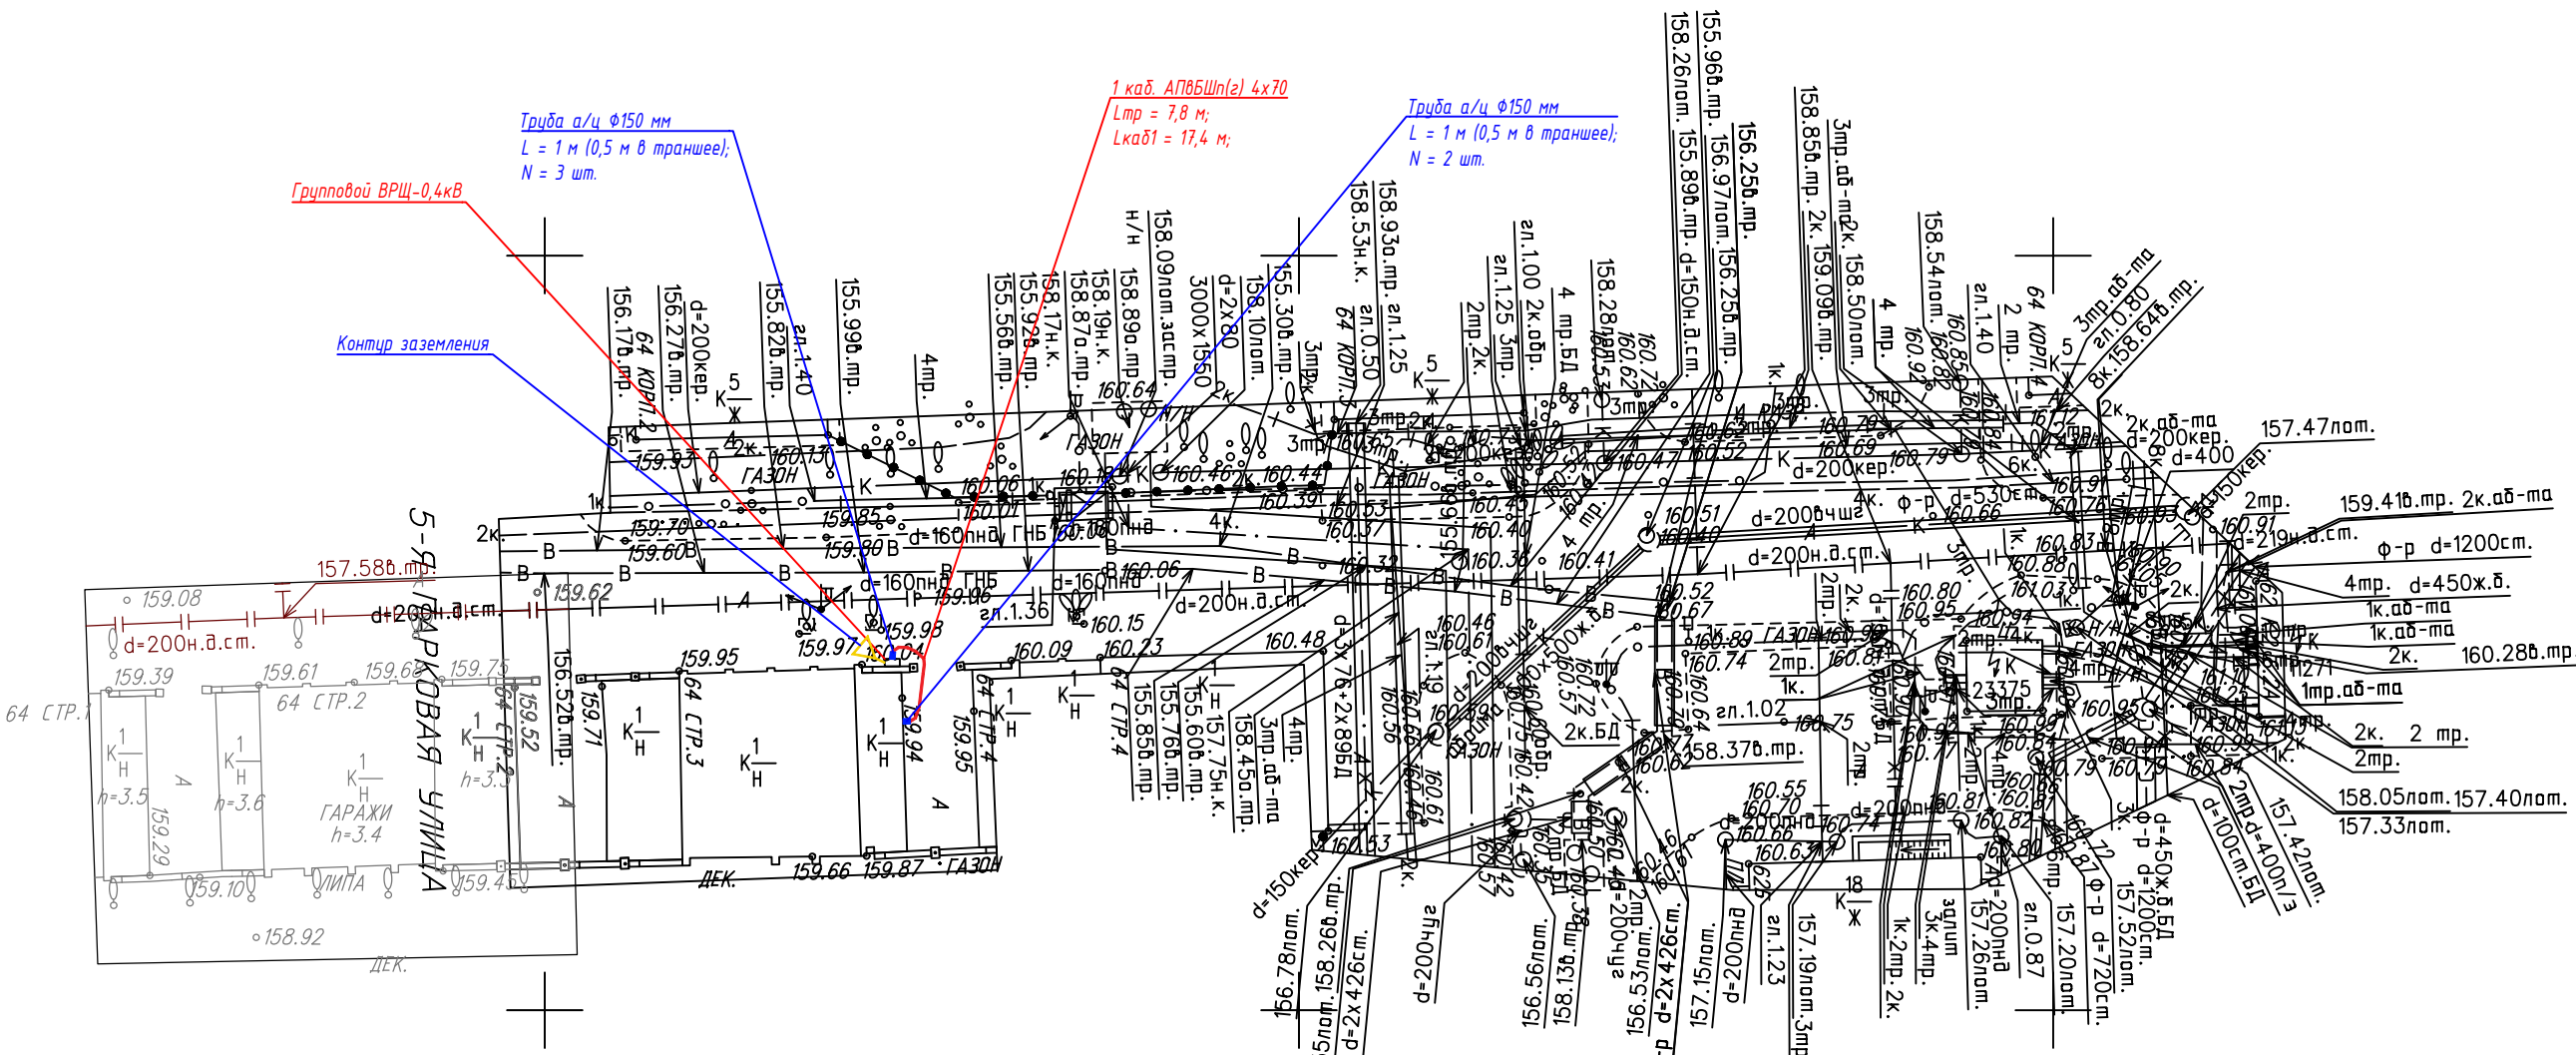


СХЕМА РАСПОЛОЖЕНИЯ ЧАСТЕЙ

1

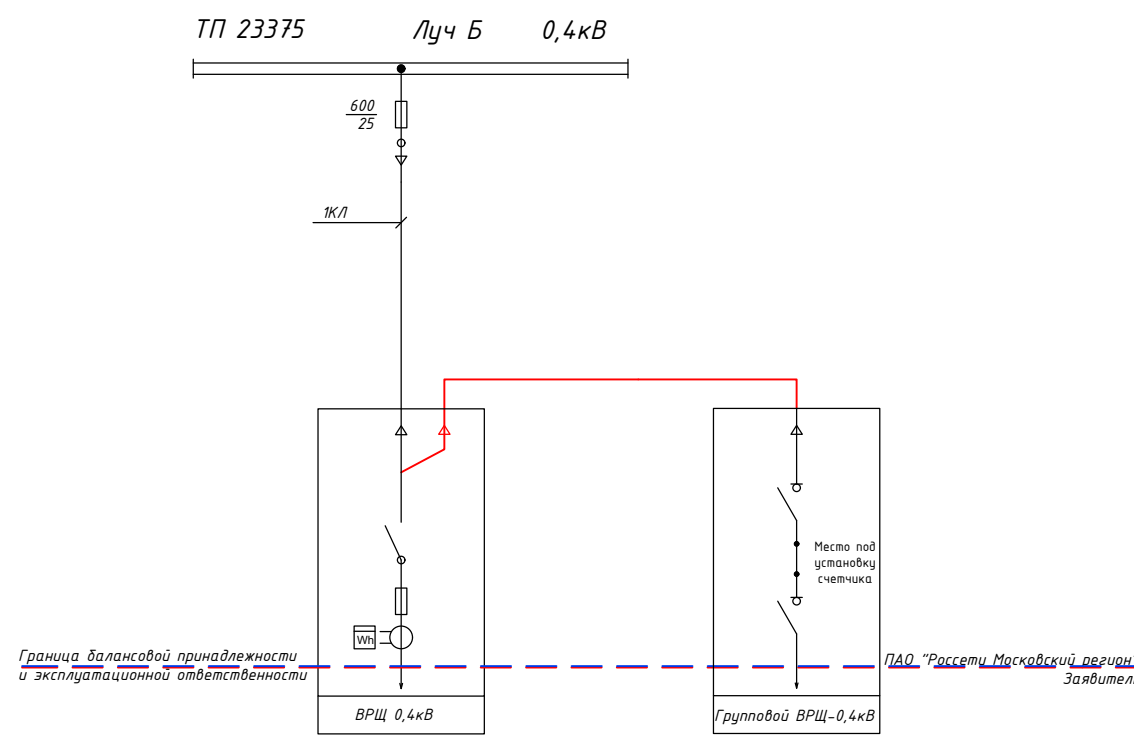

104
Согласована
Трасса КЛ 0,4 кВ по адресу 5-я Парковая
ул. 8.64 кв. 3С ТУ № ИС-26-202-228918 (2280004)
24.06.26
Фирма ПАО «Россети Московский регион»
Управление кабельных сетей
Восточного округа
23 ремонтно-эксплуатационный район
Главный инженер

Условные обозначения линий градостроительного регулирования

КРАСНАЯ	границы территорий общего пользования	ЛСП	границы лесопарковых зеленых поясов
КА ТП	границы территорий общего пользования	Беребон	границы береговых полос
зона регулирования застройки	границы зон регулирования застройки и хозяйственной деятельности	ПК	границы объектов природного комплекса города Москвы
КА ЛО	границы зон водоканальных зон	ПОЖ	границы полос отвода железных дорог
заштатная зона ОД	границы зон охраны объектов культурного наследия	охранная зона ОД	границы зон охраны объектов культурного наследия
границы пригородной территории	границы зон охраны объектов культурного наследия	границы зон охраны объектов культурного наследия	границы зон охраны объектов культурного наследия
зона I пояса санитарной охраны	границы зон I пояса санитарной охраны	зона II пояса санитарной охраны	границы зон II пояса санитарной охраны
границы прибрежных защитных полос	границы зон охраны объектов культурного наследия	охранная зона военного О	границы зон охраны объектов культурного наследия
режим	границы зон охраны объектов культурного наследия	охранная зона радиационного О	границы зон охраны объектов культурного наследия
зона охраняемого природного ландшафта	границы зон охраны объектов культурного наследия	охранная зона ОДП	границы зон охраны объектов культурного наследия
санитарно-защитная зона	границы зон охраны объектов культурного наследия	охранная зона ОДП	границы зон охраны объектов культурного наследия
охранная зона 0 электротехнической	границы зон охраны объектов культурного наследия	охранная зона ОДП	границы зон охраны объектов культурного наследия
охранная зона связи	границы зон охраны объектов культурного наследия	охранная зона ОДП	границы зон охраны объектов культурного наследия
зона минимальных расстояний	границы зон охраны объектов культурного наследия	охранная зона ОДП	границы зон охраны объектов культурного наследия
Территория ОДП	границы зон охраны объектов культурного наследия	охранная зона ОДП	границы зон охраны объектов культурного наследия
техническая зона метрополитена	границы зон охраны объектов культурного наследия	охранная зона ОДП	границы зон охраны объектов культурного наследия
КА ОДМС	границы зон охраны объектов культурного наследия	охранная зона ОДП	границы зон охраны объектов культурного наследия
зона I пояса санитарной охраны	границы зон охраны объектов культурного наследия	охранная зона ОДП	границы зон охраны объектов культурного наследия
зона II пояса санитарной охраны	границы зон охраны объектов культурного наследия	охранная зона ОДП	границы зон охраны объектов культурного наследия
Пансионат	границы зон охраны объектов культурного наследия	охранная зона ОДП	границы зон охраны объектов культурного наследия

Условные обозначения подземных инженерных коммуникаций

по 600	водопровод (водовод)	водосток
Д	дренаж	канализация
газопровод	газопровод	теплопровод
кабель электрический	кабель электрический	кабель наружного освещения
кабель телевидения	кабель телевидения	кабель ДС
кабель МПС	кабель МПС	кабель связи УПО
кабель радио	кабель радио	кабель связи
воздухопровод	воздухопровод	кабель связи
кабель МОСЭЛЕКТРОТРАНС	кабель МОСЭЛЕКТРОТРАНС	кабель связи
бронированный кабель связи	бронированный кабель связи	кабель связи
блочная канализация (кабель электрический)	блочная канализация (кабель электрический)	кабель связи
кабель заземления	кабель заземления	кабель связи
общий коллектор	общий коллектор	кабель связи

ПРОЕКТИРОВАНИЕ ВЫПОЛНИТЬ В УВЯЗКЕ С СУЩЕСТВУЮЩИМИ ОТМЕТКАМИ


ЛИНИИ ГРАДОСТРОИТЕЛЬНОГО РЕГУЛИРОВАНИЯ, ДЕЙСТВУЮЩИЕ НА ДАННОЙ ТЕРРИТОРИИ ПО СОСТОЯНИЮ НА 22.01.26, В ГРАНИЦАХ ЗАКАЗА НЕ ПРОХОДЯТ

При возникновении вопросов к инженерно-топографическому плану обращаться по электронной почте: consultation_PK@mggt.ru



М 1:500, высота сечения рельефа 0.5м

система координат: Московская; система высот: Московская


Тип 1 (проезжая часть)

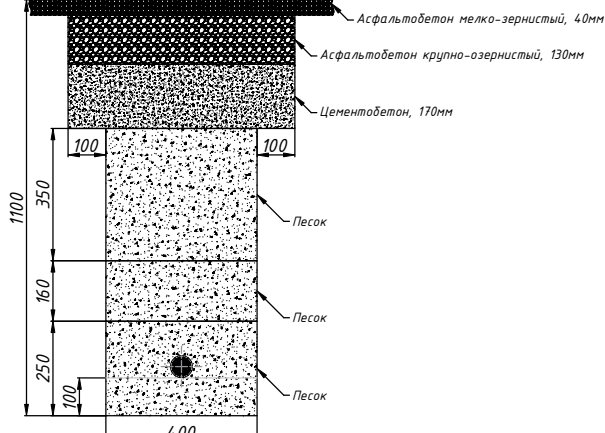

Тип 2 (проезжая часть)

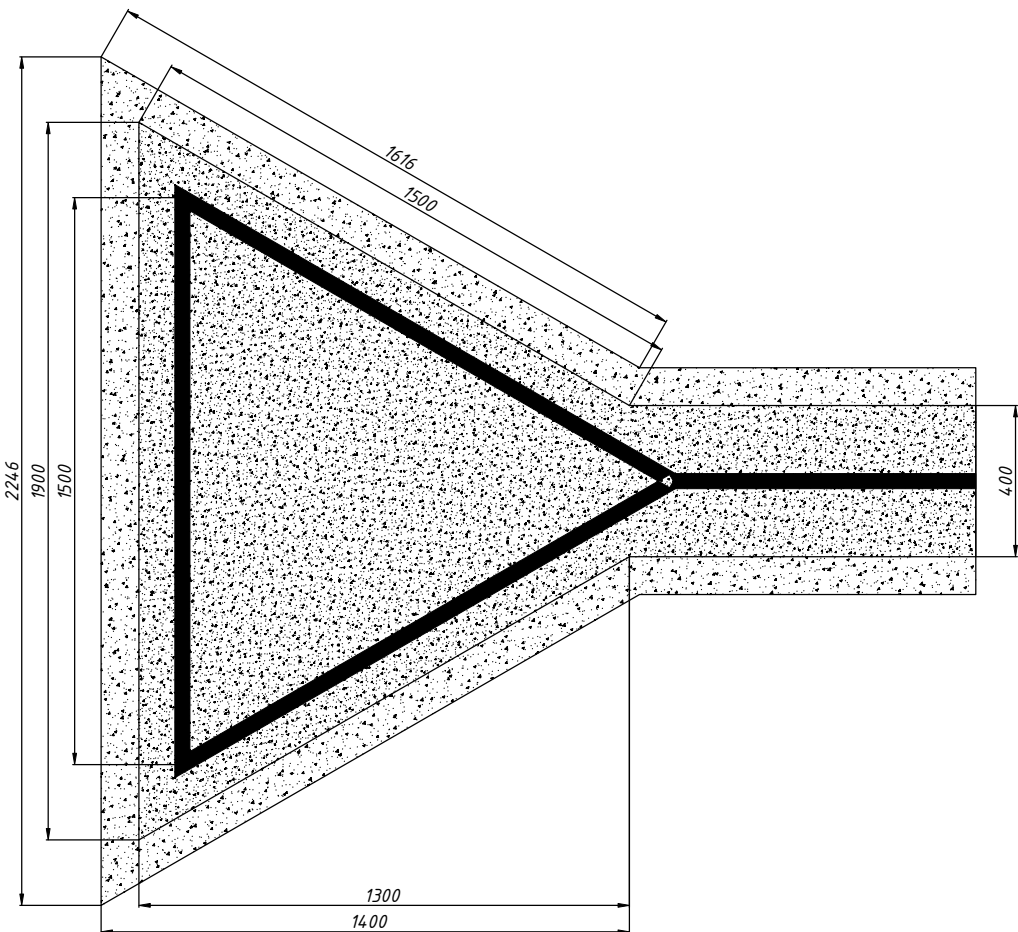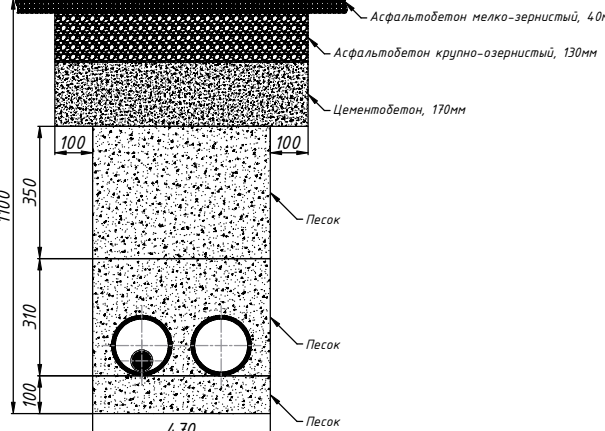

Тип 3 (проезжая часть)

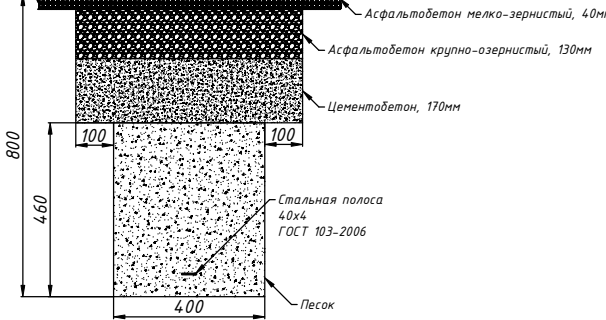

Условные обозначения:

- Проектируемый кабель
- Проектируемые трубы ПНД

Данный инженерно-топографический план смонтирован в электронном виде из фрагмента заказа № 3/6364-25-ИГДИ-Г от 27.01.2026 выданного ГУП "Мосгоргеотрест" и является его точной копией. Все нанесенные согласования являются точной копией оригинала.

Начальник управления по разработке и согласованию проектной документации: Жданов В.И.
24.07.2026 г.

						3/6364-25 - ИГДИ-Г		
						Наименование объекта: Строительство КЛ 0,4кВ от ТП-100,4кВ № 23375 до группового ВРЩ 0,4кВ, установка группового ВРЩ 0,4кВ на 4 присоединения - 1 шт. в т.ч. ПНР - 1 Москва, ул. 5-я Парковая, д.64, стр.3 для нужд МКС - филиала ПАО «Россети Московский регион»		
Изм.	Кол.уч.	Лист	№ док.	Подпись	Дата	Заказчик: ООО «СТРОЙБУР»		
Разработал						Местоположение (адрес) объекта: г. Москва, ул. 5-я Парковая, д.64, стр.3		
Полевые работы	Хомяков П. В.	27.01.26				Стадия	Лист	Листов
Намерал, работ	Хомяков М. В.	27.01.26				И		1
ДПР (Пр.инж.)	Невразин А. А.	27.01.26				Номенклатура: А-ХВИ-19-01, А-ХВИ-19-02		
Н.контр.	Акимова Л. И.	27.01.26				ИНЖЕНЕРНО-ТОПОГРАФИЧЕСКИЙ ПЛАН (М 1:500)		
						ДЕПАРТАМЕНТ ГРАДОСТРОИТЕЛЬНОЙ ПОЛИТИКИ ГОРОДА МОСКВЫ «ГБУ «Мосгоргеоинформ»		
						Заказчик: ИП Ладикова Валерия Михайловна МКС-ДОРХС-1310-ЭС		
						Сторительство 2КЛ-0,4кВ от КЛ-0,4кВ направлением ТП-100,4кВ № 23375 - ВРЩ-0,4кВ до группового ВРЩ-0,4кВ, установка группового ВРЩ-0,4кВ на 4 присоединения - 1 шт. в т.ч. ПНР - 1 Москва, ул.5-я Парковая, д.64, стр.3		
Изм.	Кол.уч.	Лист	№ док.	Подпись	Дата	Стадия	Лист	Листов
Утвердил	Жданов	27.01.26				Р	3	1
Разработ.	Пестич	27.01.26				Кабельные линии 0,4 кВ		
						План трассы М 1:500		
Н. контр.	Жданов	27.01.26				 РОССЕТИ МОСКОВСКИЙ РЕГИОН		