



Приложение 2. Схема расположения проектируемых выработок

Масштаб 1:1000

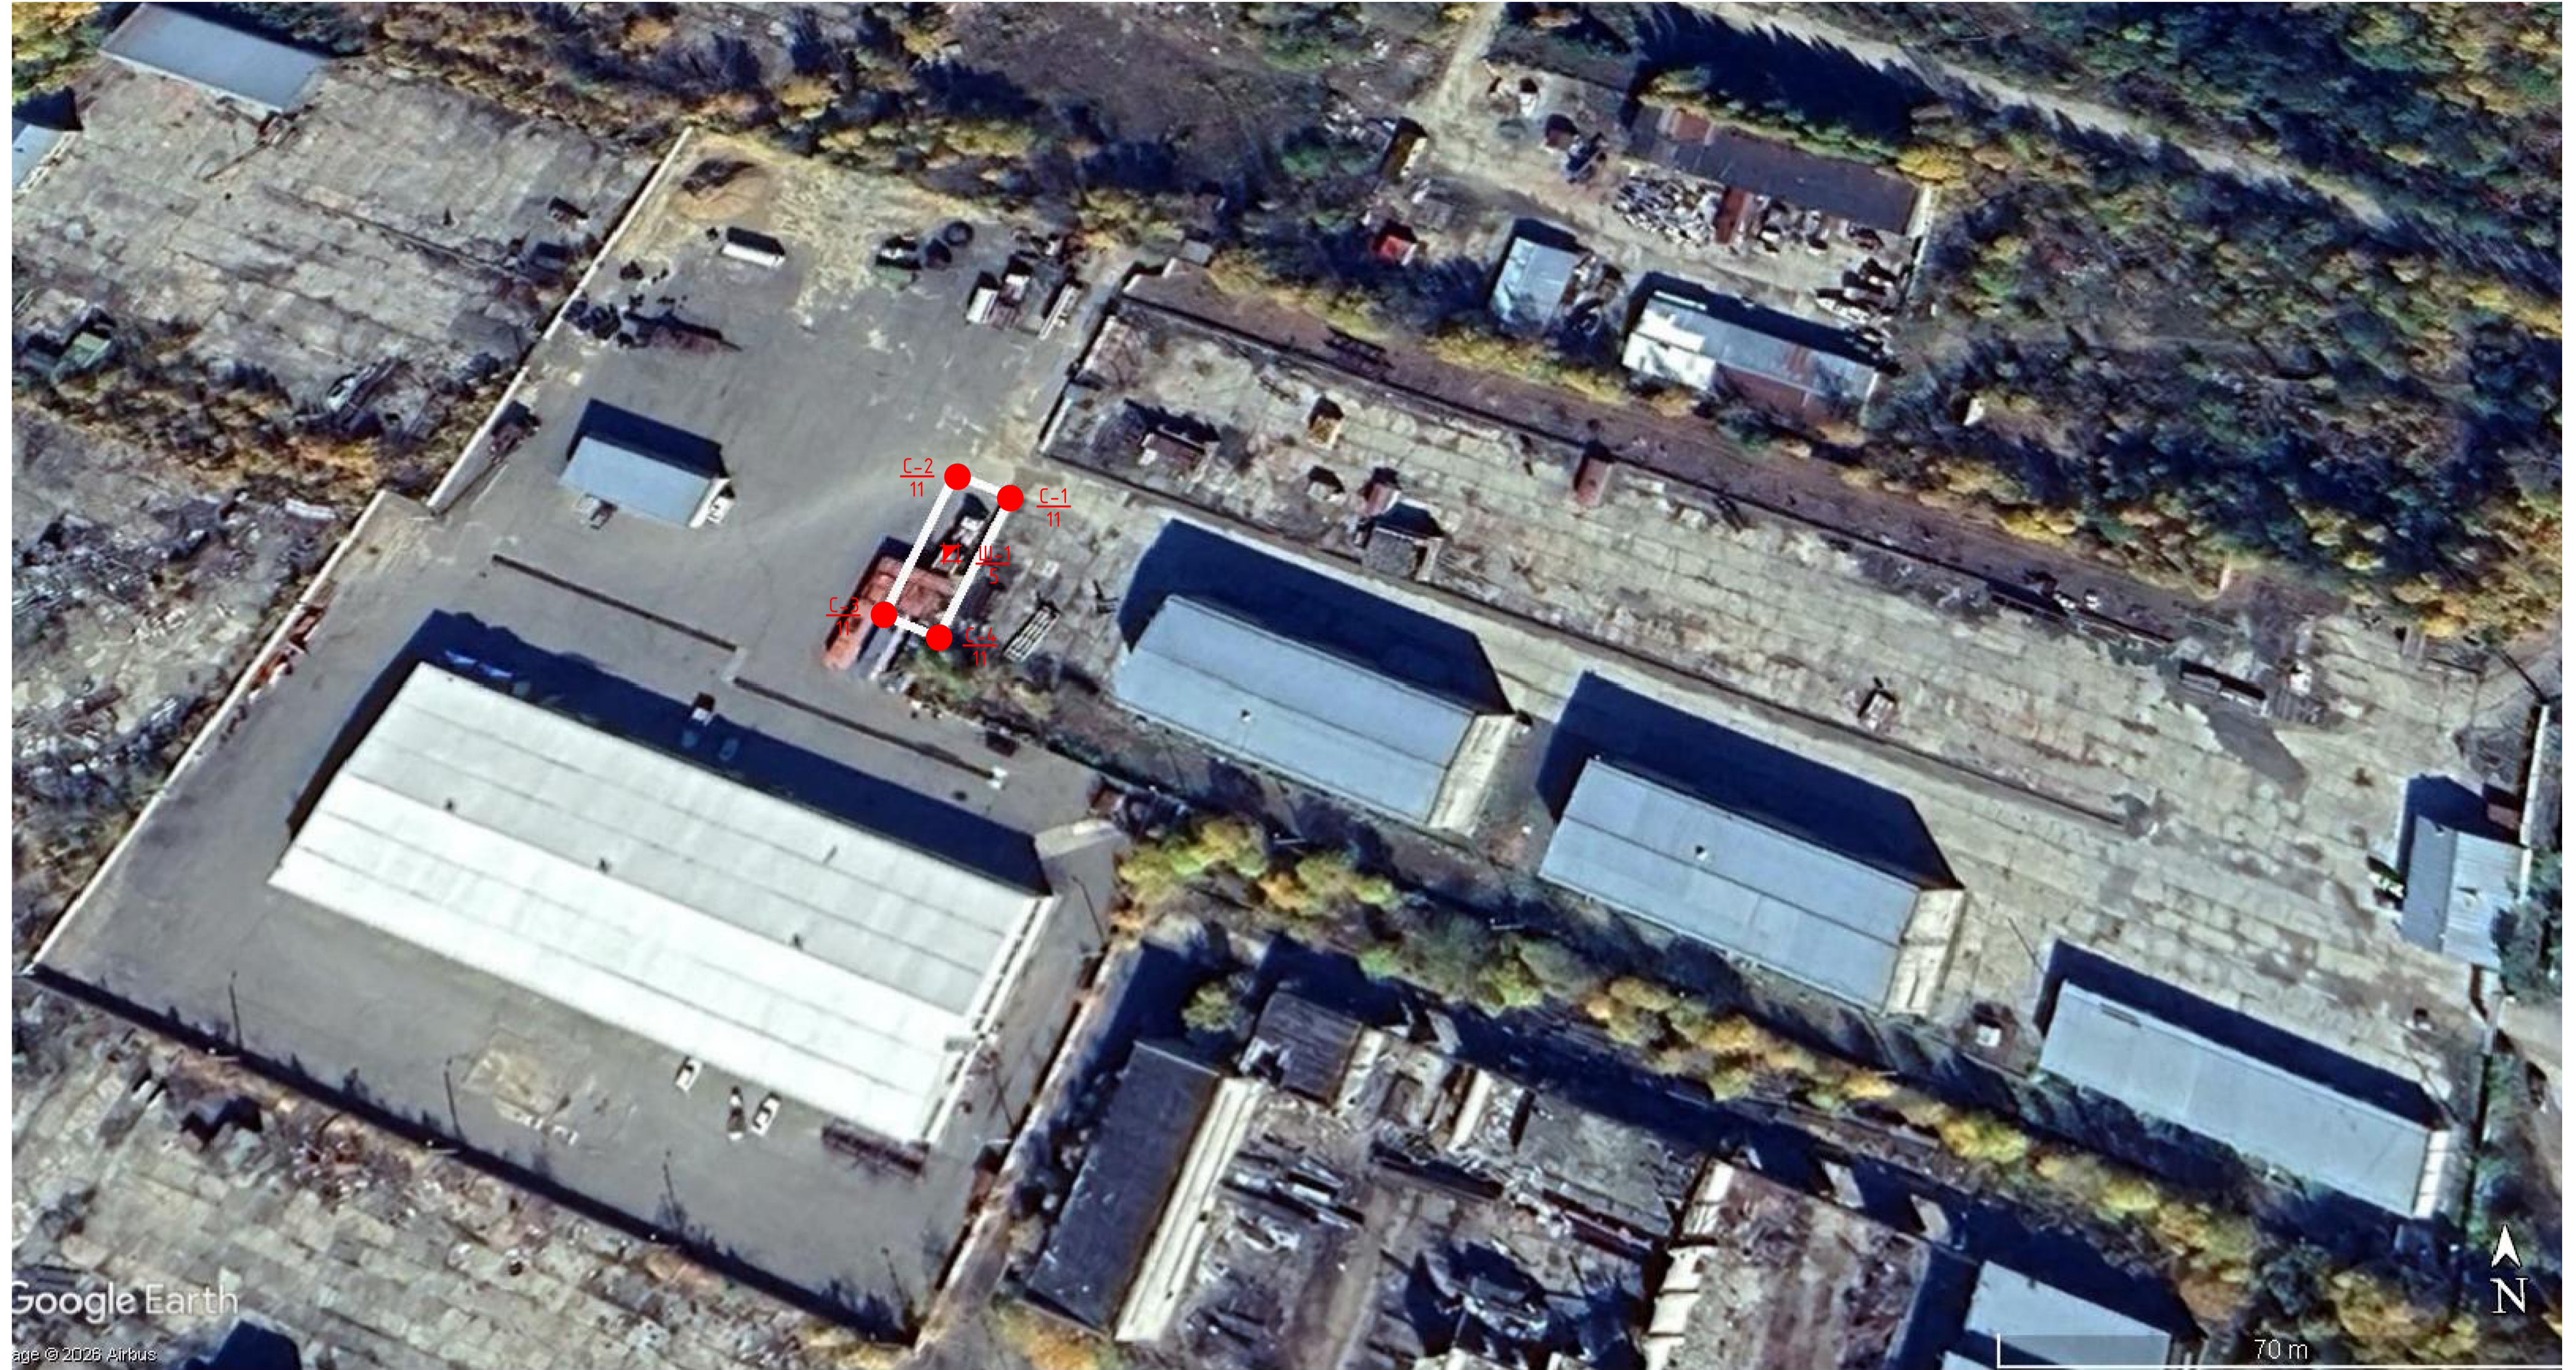

Условные обозначения

Проектируемые выработки:
скважина;

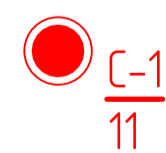

С-1
11



Ш-1
4

Справа: в числителе номер, в знаменателе - проектная глубина
м

Изм.	Кол.уч.	Лист	№ док.	Подпись	Дата