


# ВЕНТИЛЯЦИЯ. ПЛАН НА ОТМ. +4,200

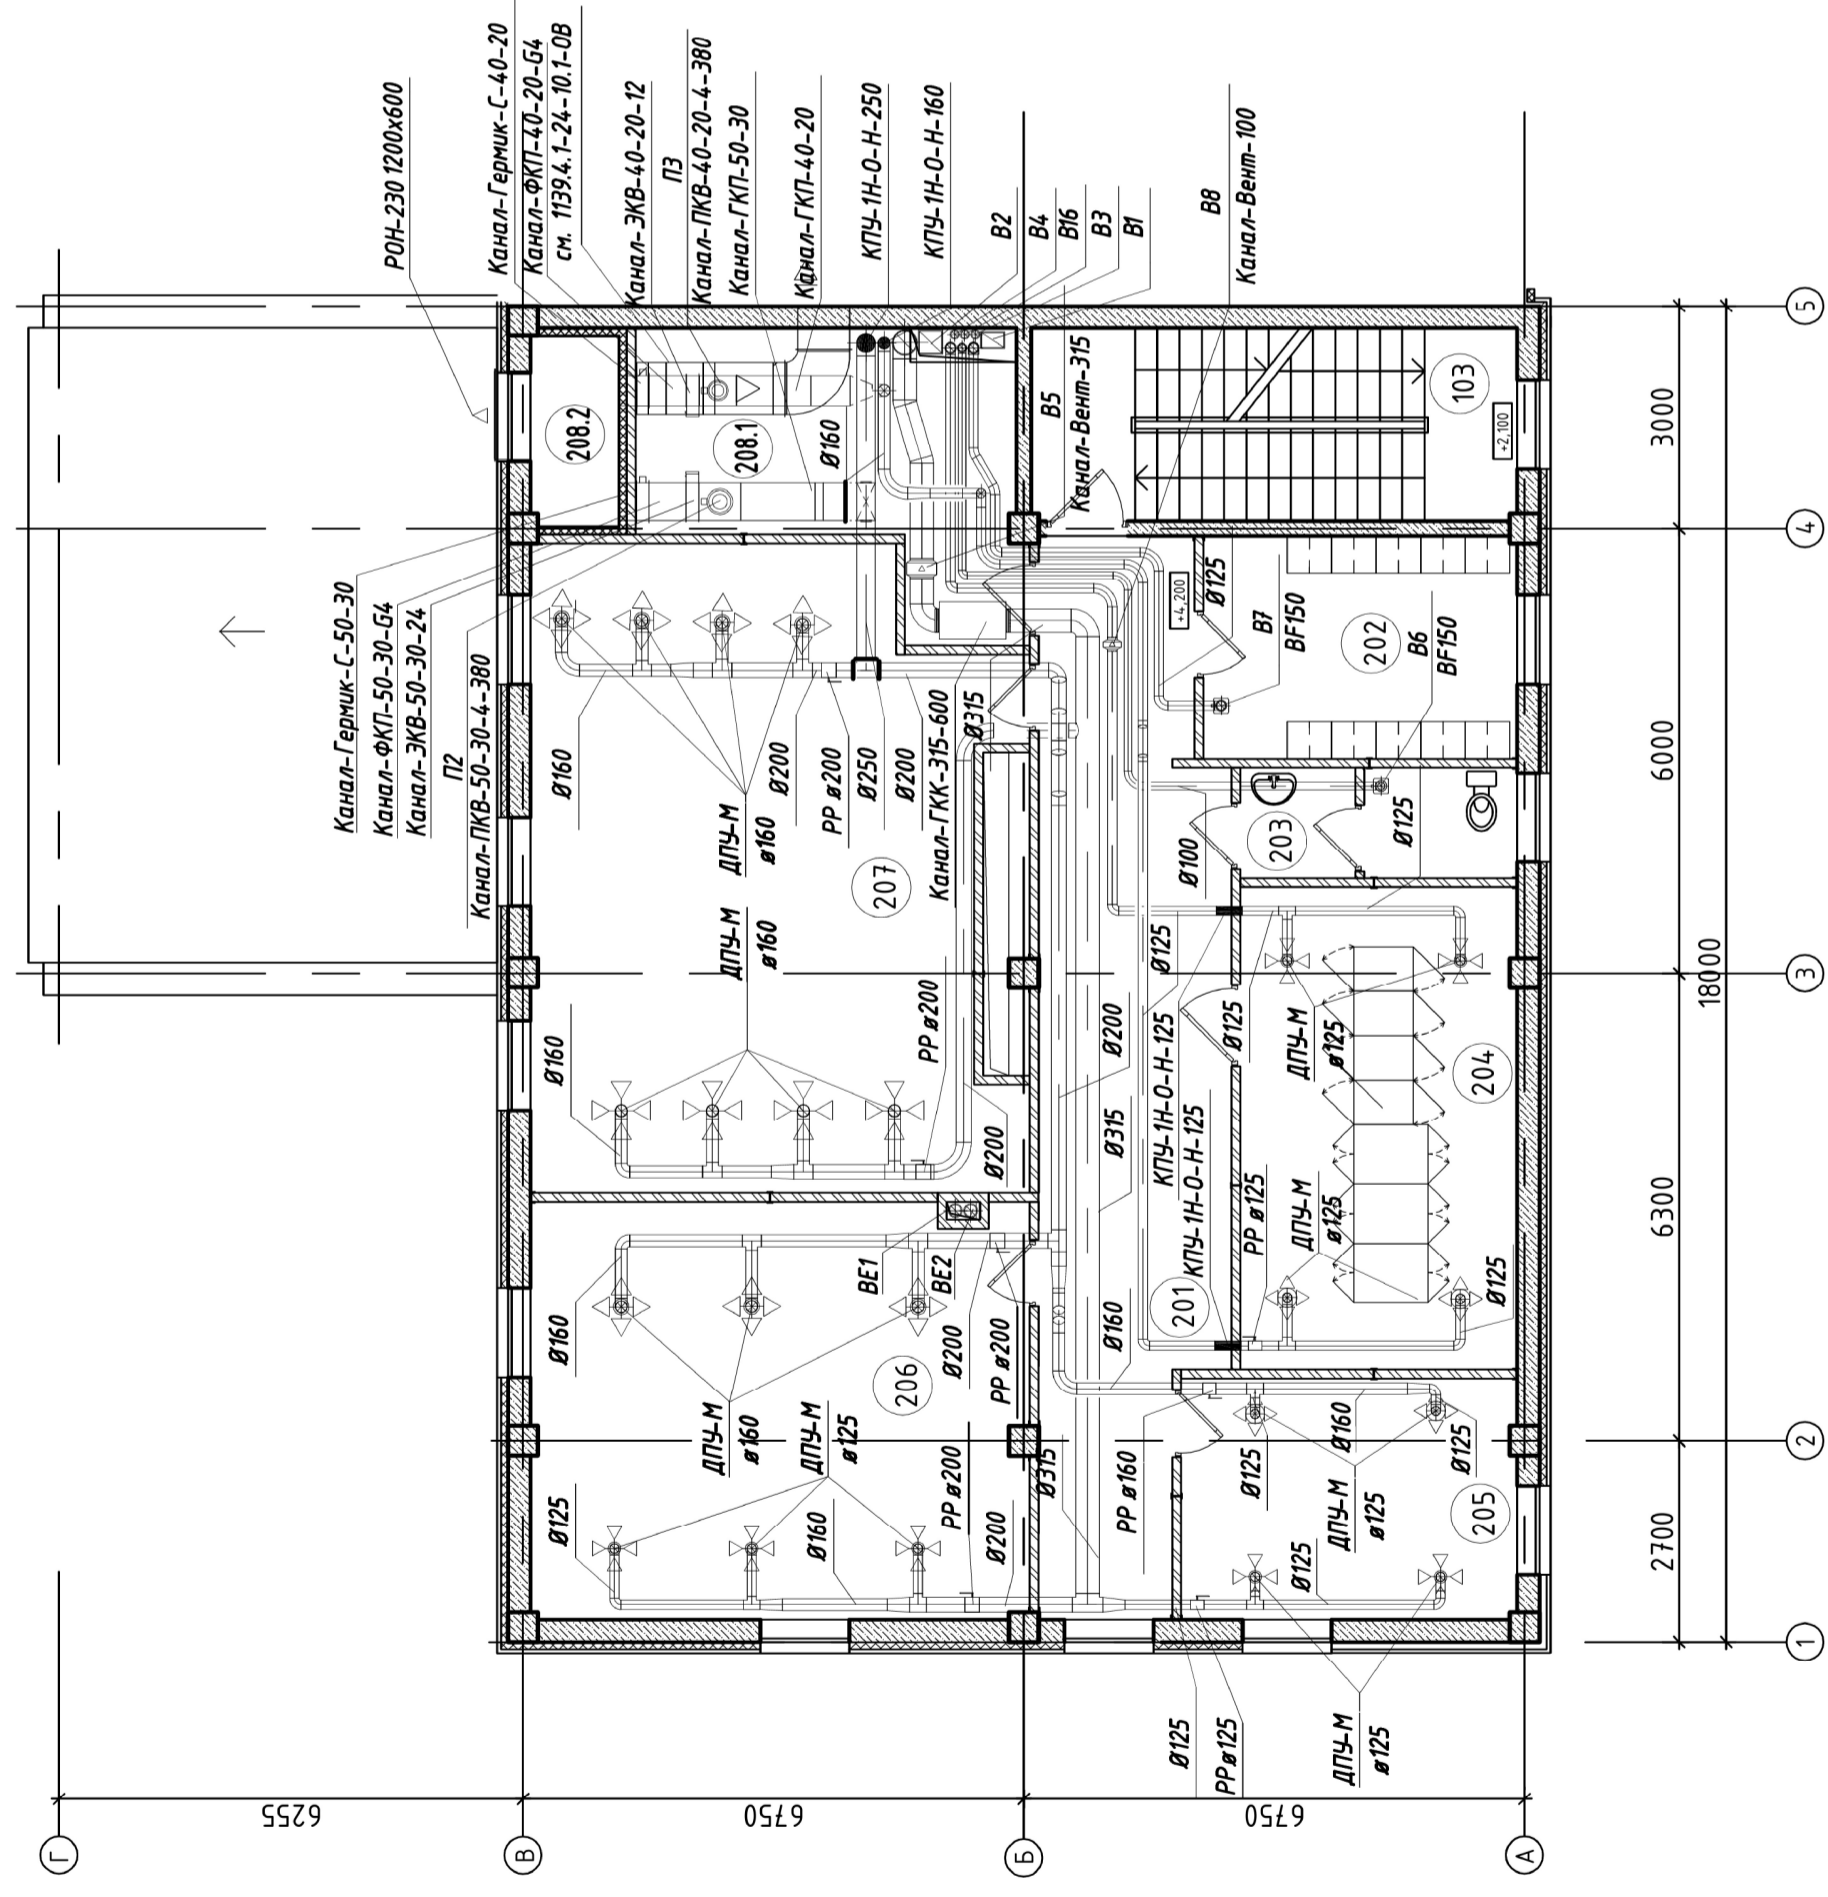

## ЭКСПЛИКАЦИЯ ПОМЕЩЕНИЙ

Номер помещения	Наименование	Площадь, м <sup>2</sup>	Кат. помещения
103	Лестничная клетка №1	16,5	-
201	Коридор	33,9	-
202	Раздевалка	12,3	-
203	Санузел женский	5,4	-
204	Узел связи	23,6	В4
205	Архив инженера ПТС	14,2	В4
206	Рабочий кабинет	36,6	-
207	Рабочий кабинет	53,6	-
208.1	Венткамера	16,1	Д
208.2	Форкammera	2,9	Д

Файл: 1139.4.1-24-10.2-0B\_07-1.dwg

1139.4.1-24-10.2-0B		Лист		Листов	
КАСКАД КУБАНСКИХ ГЭС		Р		7	
СЕНГИЛЕЕВСКАЯ ГЭС		Стадия		Листов	
Комплексная реконструкция и модернизация:		Этап 4. Административно-производственный корпус (АПК). Отопление, вентиляция и кондиционирование воздуха		Листов	
Изм.		Колуч.	Лист.	№бок.	Подпись
Н. контр.		Лебедева		28.10	
Нач. ОИС		Морозова		28.10	
Пров. спец.		Лицкевич		28.10	
Разр. спец.		Щипко		28.10	
"МОСОБЛГИДРОПРОЕКТ"		Вентиляция.		АО	
Дзедобск		План на отм. +4,200		2024	
Формат: А2					