


ВЕНТИЛЯЦИЯ. ПЛАН КРОВЛИ

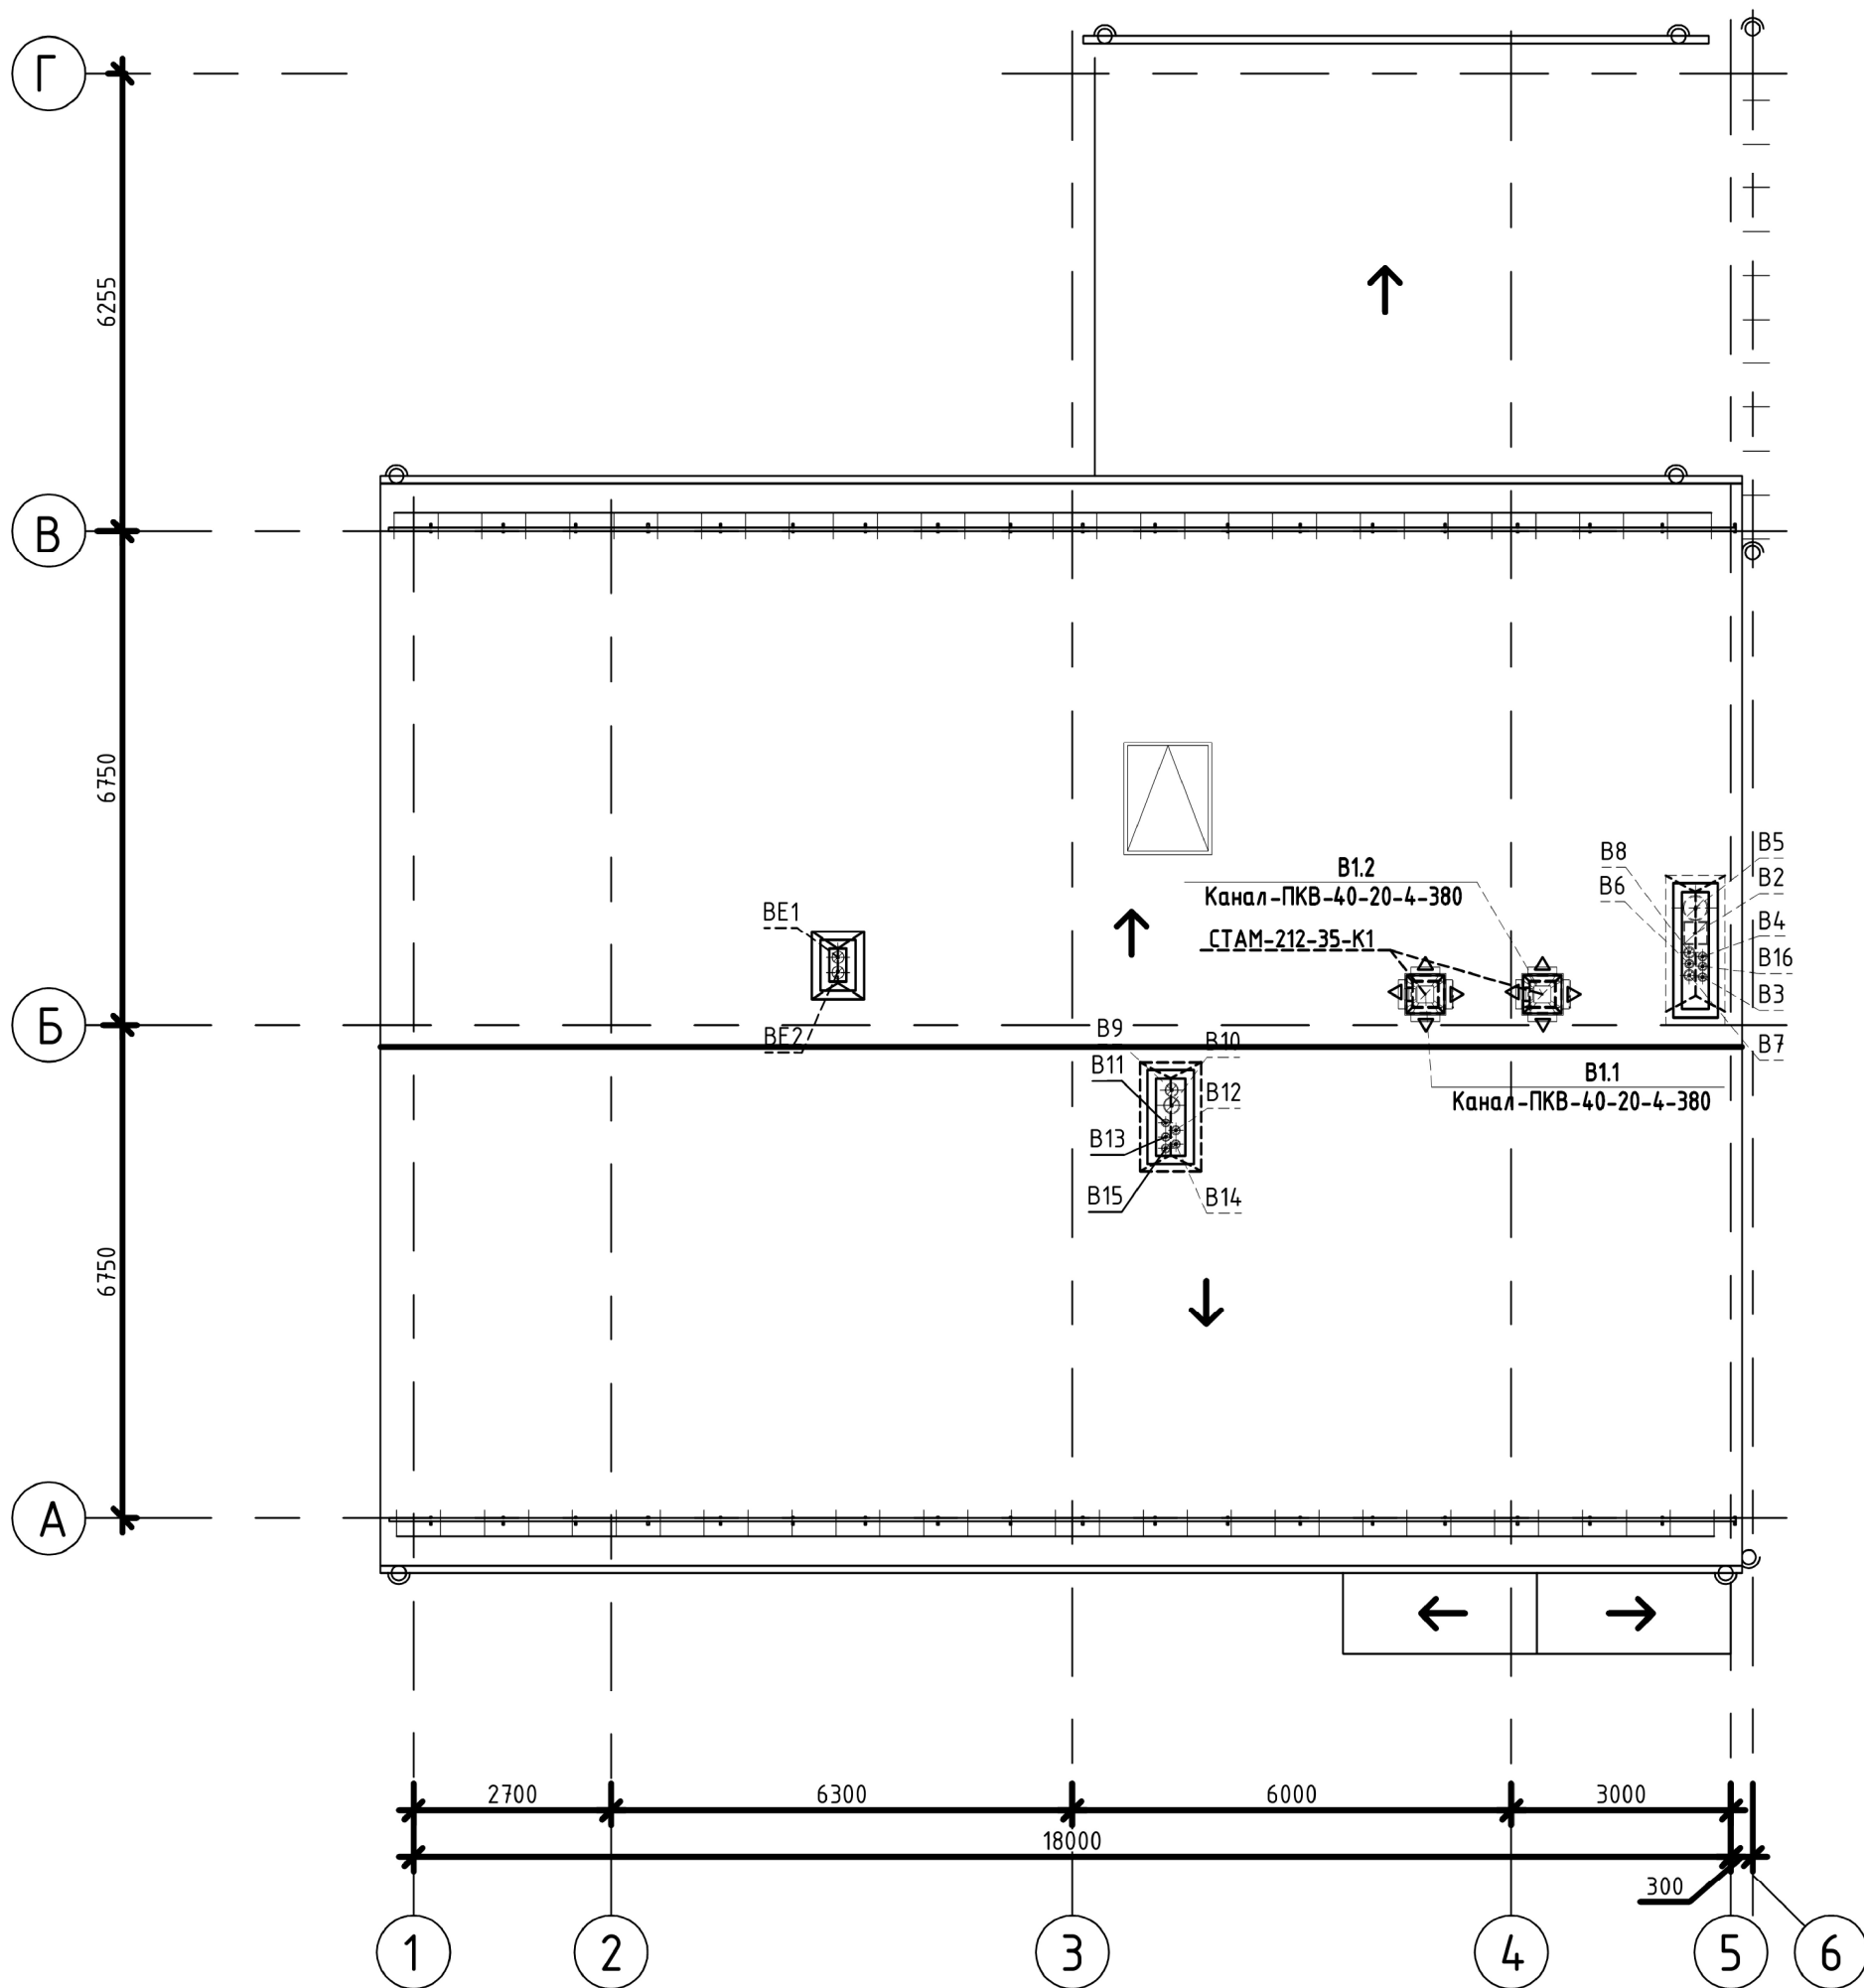

Файл: 1139.4.1-24-10.2-0В_09=1.dwg

1139.4.1-24-10.2-0В					
КАСКАД КУБАНСКИХ ГЭС					
СЕНГИЛЕЕВСКАЯ ГЭС					
Комплексная реконструкция и модернизация. Этап 4. Административно-производственный корпус (АПК). Отопление, вентиляция и кондиционирование воздуха				Стадия	Лист
				Р	9
Вентиляция. План кровли				АО "МОСОбЛГидроПроект" Дедовск 2024	
				Формат: А3	

Изм.	Колуч.	Лист.	№ док.	Подпись	Дата
1	-	Зам.	623-24		28.10
Н. контр.	Лебедева				28.10
Нач. ОИС	Морозова				28.10
Проб.г.л.спец.	Лицкевич				28.10
Разр.г.л.спец.	Щипко				28.10

Инв. N подл. 136217	Взам. инв. N
Подпись и дата 29.10.2024	