


Пункт управления обеспечением транспортной безопасности.
План размещение системы электроосвещения

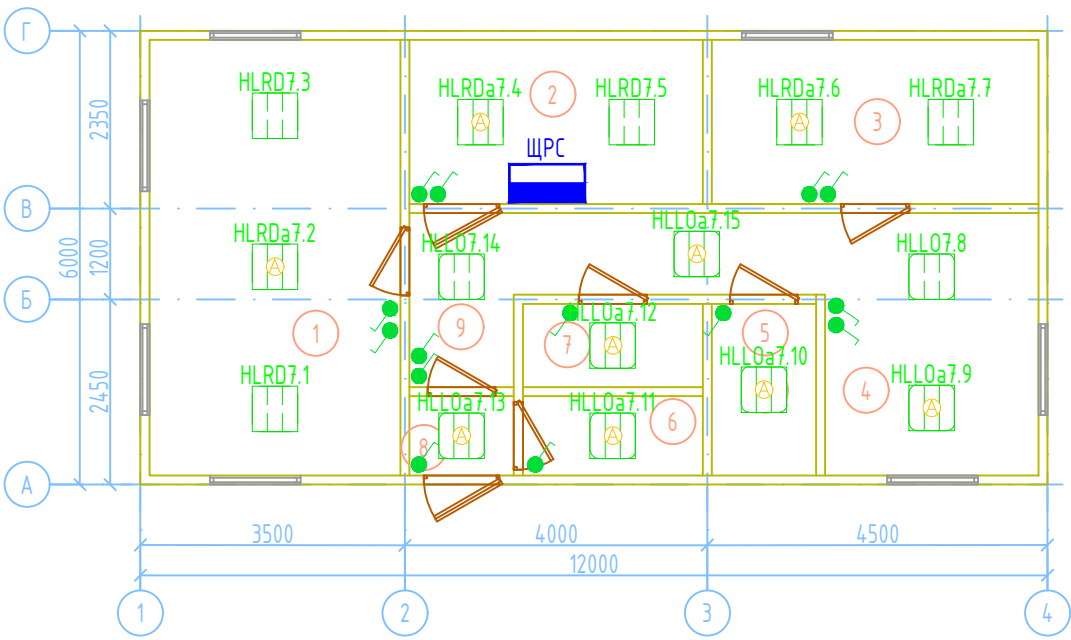






Экспликация помещения ПУ ОТБ

№ помещ.	Наименование	Площадь, м2	Кат. помещ.
1	Дежурное помещение (операторская)	19,12	
2	Аппаратная комната (кроссовая)	8,42	
3	Комната отдыха	9,37	
4	Комната приема пищи	9,79	
5	Помещение хранения изъятых предметов и веществ	3,13	
6	Вспомогательное помещение	2,50	
7	Санузел	2,62	
8	Тамбур	1,45	
9	Коридор	7,62	

Условные обозначения

-
- светильник потолочный накладной LED с призматическим рассеивателем;
-
-
- светильник потолочный аварийный накладной LED с призматическим рассеивателем;
-
-
- светильник потолочный накладной LED с опаловым рассеивателем;
-
-
- светильник потолочный аварийный накладной LED с опаловым рассеивателем;
-
-
- выключатель однополюсный накладной IP4х;
-
-
- щит распределительный силовой;

- XSSa2.4
- условно-буквенное обозначение электроустановочного (ЭУ) изделия;
-
- L - порядковый номер ЭУ в группе;
-
- L - порядковый номер группы в ЩРС;
-
- тип ЭУ: см. условные обозначения
-
- HLRD - светильник потолочный с призматическим рассеивателем, HLRDa - то же аварийный;
-
- HLLO - светильник потолочный с опаловым рассеивателем, HLLOa - то же аварийный.

						НИИОПБ-04/2025-ТБ-РД-ПУ1			
						Выполнение работ по разработке проектно-сметной документации на оснащение объектов транспортной инфраструктуры техническими средствами обеспечения транспортной безопасности, предусмотренных планами обеспечения транспортной безопасности объектов транспортной инфраструктуры			
Изм.	Кол.уч.	Лист	N док.	Подпись	Дата	Путепровод через а/дорога, ж/д дорога на км 33+643 автомобильной дороги Георгиевск - Новопавловск (в границах Ставропольского края)	Стадия	Лист	Листов
Разработал	Павлов				06.25		P	10	
Проверил	Белоусов				06.25				
						Пункт управления обеспечением транспортной безопасности. План размещение системы электроосвещения	 НАУЧНО-ИССЛЕДОВАТЕЛЬСКИЙ ИНСТИТУТ ПО ОБЕСПЕЧЕНИЮ ПОЖАРНОЙ БЕЗОПАСНОСТИ		
Н.контроль	Белоусов				06.25				
ГИП	Павлов				06.25				