


Согласовано

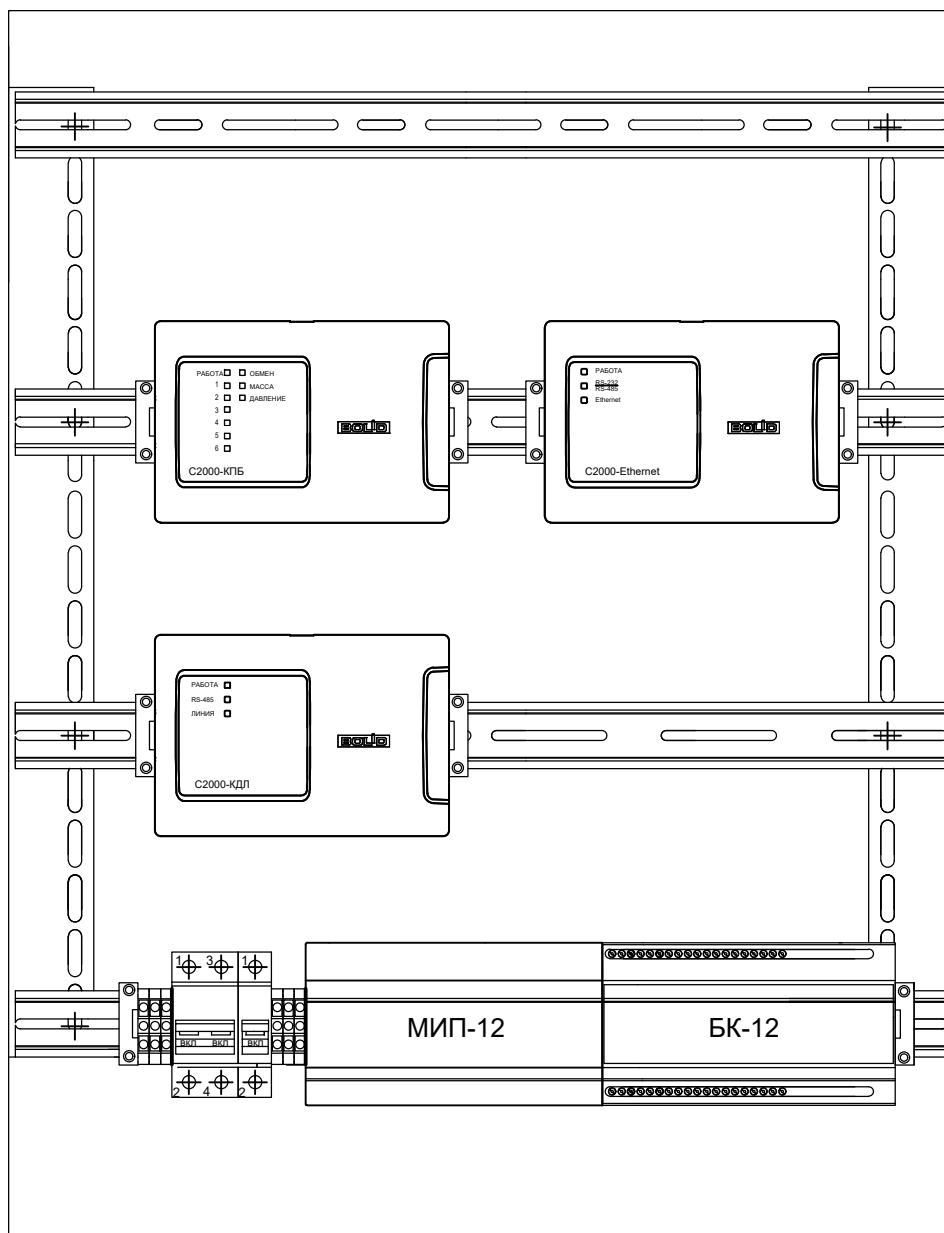

Взам. инв. N

Подпись и дата

Инв. N подл

| | | | | | | | | |
|------------|---------|----------|--------|---------|-------|--|--------|------|
| | | | | | | НИИОПБ-04/2025-ТБ-РД-СПС1 | | |
| | | | | | | Выполнение работ по разработке проектно-сметной документации на оснащение объектов транспортной инфраструктуры техническими средствами обеспечения транспортной безопасности, предусмотренных планами обеспечения транспортной безопасности объектов транспортной инфраструктуры | | |
| Изм. | Кол.уч. | Лист | N док. | Подпись | Дата | Путепровод через а/дорога, ж/д дорога на км 33+643 автомобильной дороги Георгиевск - Новопавловск (в границах Ставропольского края) | Стадия | Лист |
| Разработал | | Павлов | | | 06.25 | | Р | 5 |
| Проверил | | Белоусов | | | 06.25 | Схема размещения оборудования в шкафу пожарной сигнализации | | |
| Н.контроль | | Белоусов | | | 06.25 | | | |
| ГИП | | Павлов | | | 06.25 | | | |



НАУЧНО-ИССЛЕДОВАТЕЛЬСКИЙ
ИНСТИТУТ ПО ОБЕСПЕЧЕНИЮ
ПОЖАРНОЙ БЕЗОПАСНОСТИ